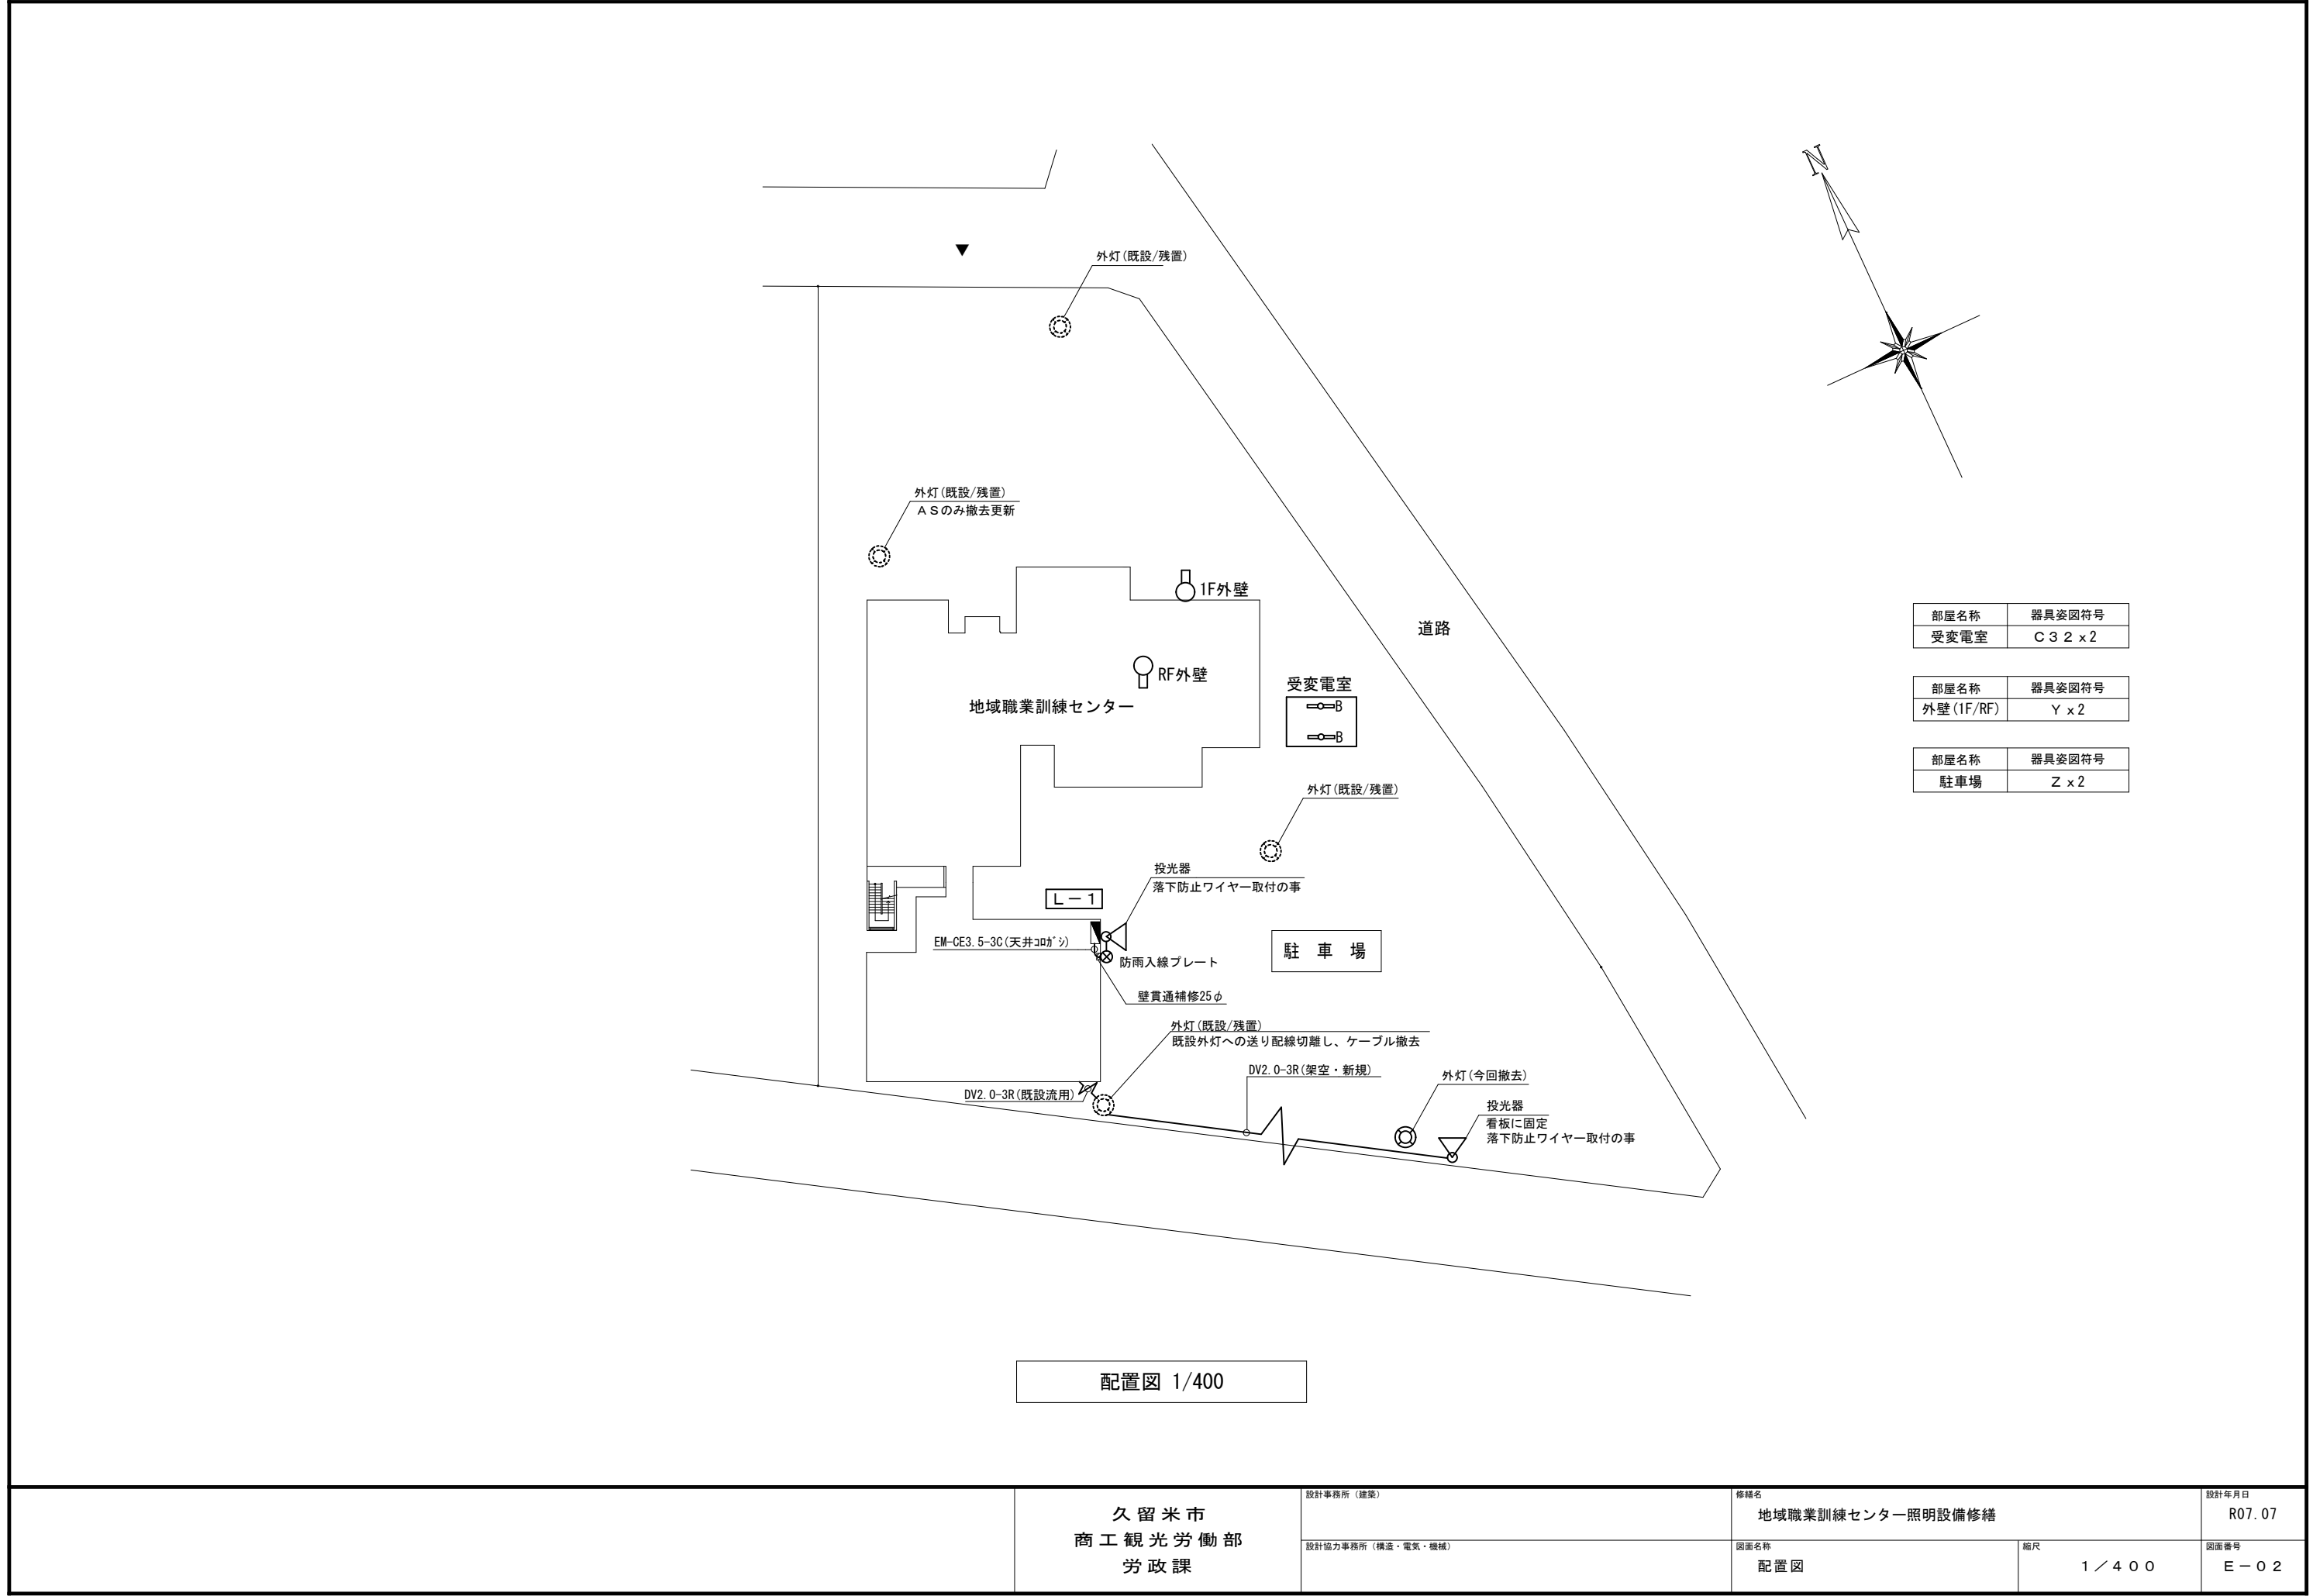


地域職業訓練センター照明設備修繕

図 面 リ ス ト		
図面番号	図 面 名 称	縮 尺
E－01	図面リスト	NO SCALE
E－02	配置図	S=1/400
E－03	照明器具参考姿図	NO SCALE
E－04	1 階平面図	S=1/150
E－05	2 階平面図	S=1/150
E－06	3 階平面図	S=1/150

	久留米市 商工観光労働部 労政課	設計事務所（建築）	修繕名 地域職業訓練センター照明設備修繕		設計年月日 R07. 07
		設計協力事務所（構造・電気・機械）	図面名称 図面リスト	縮尺 NO SCALE	図面番号 E－01


















部屋名称	器具姿図符号
受変電室	C 3 2 x 2

部屋名称	器具姿図符号
外壁 (1F/RF)	Y x 2

部屋名称	器具姿図符号
駐車場	Z x 2

	久留米市 商工観光労働部 労政課	設計事務所（建築）	修繕名 地域職業訓練センター照明設備修繕		設計年月日 R07. 07
		設計協力事務所（構造・電気・機械）	図面名称 配置図	縮尺 1 / 4 0 0	図面番号 E - 0 2

   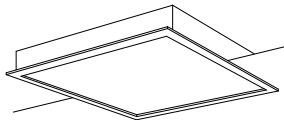          A 6 9 直付型 40 形 スリムベース   一般タイプ、6900lmタイプ 消費電力43.1W、定格出力型、電圧100～242V 本体：亜鉛銅板、反射板：銅板（高反射白色粉体塗装） ライトバー（カバー）：ポリカーボネート（乳白） 光束維持時間40000時間（光束維持率85%） 昼白色（5000K）、Ra83 電源装置はライトバー側に内蔵 公共施設型番：LSS6-4-65	A 3 2 直付型 40 形 スリムベース   一般タイプ、3200lmタイプ 消費電力20.3W、定格出力型、電圧100～242V 本体：亜鉛銅板、反射板：銅板（高反射白色粉体塗装） ライトバー（カバー）：ポリカーボネート（乳白） 光束維持時間40000時間（光束維持率85%） 昼白色（5000K）、Ra83 電源装置はライトバー側に内蔵 公共施設型番：LSS6-4-30	B 6 9 埋込型 40 形 下面開放型 W300   リニューアル用、一般タイプ、6900lmタイプ 消費電力43.1W、定格出力型、電圧100～242V 本体：亜鉛銅板、反射板：銅板（高反射白色粉体塗装） ライトバー（カバー）：ポリカーボネート（乳白） 光束維持時間40000時間（光束維持率85%） 昼白色（5000K）、Ra83 電源装置はライトバー側に内蔵 公共施設型番：LRS20-4-65	B 3 2 埋込型 40 形 下面開放型 W190   リニューアル用、一般タイプ、3200lmタイプ 消費電力20.3W、定格出力型、電圧100～242V 本体：亜鉛銅板、反射板：銅板（高反射白色粉体塗装） ライトバー（カバー）：ポリカーボネート（乳白） 光束維持時間40000時間（光束維持率85%） 昼白色（5000K）、Ra83 電源装置はライトバー側に内蔵 （参考型番）埋込XFx439RENLE9	C 6 9 直付型 40 形 W230   一般タイプ、6900lmタイプ 消費電力43.1W、定格出力型、電圧100～242V 本体：銅板（白色粉体塗装） ライトバー（カバー）：ポリカーボネート（乳白） 光束維持時間40000時間（光束維持率85%） 昼白色（5000K）、Ra83 電源装置はライトバー側に内蔵 公共施設型番：LSS10-4-65	C 3 2 直付型 40 形 W150   一般タイプ、3200lmタイプ 消費電力20.3W、定格出力型、電圧100～242V 本体：銅板（白色粉体塗装） ライトバー（カバー）：ポリカーボネート（乳白） 光束維持時間40000時間（光束維持率85%） 昼白色（5000K）、Ra83 電源装置はライトバー側に内蔵 公共施設型番：LSS9-4-30
D 直付型 40 形 黒板灯   集光プリズムタイプ・一般タイプ、3200lmタイプ 消費電力20.6W、定格出力型、電圧100～242V 本体：銅板（高反射白色粉体塗装） ライトバー（カバー）：ポリカーボネート（プリズム） 光束維持時間40000時間（光束維持率85%） 昼白色（5000K）、Ra83 電源装置はライトバー側に内蔵 公共施設型番：LSS13-4-29	E 3 2 直付型 20 形 W230   一般タイプ、3200lmタイプ 消費電力20.1W、定格出力型、電圧100～242V 本体：銅板（白色粉体塗装） ライトバー（カバー）：ポリカーボネート（乳白） 光束維持時間40000時間（光束維持率85%） 昼白色（5000K）、Ra83 電源装置はライトバー側に内蔵 公共施設型番：LSS10-2-30	E 1 6 直付型 20 形 W230   一般タイプ、1600lmタイプ 消費電力11.6W、定格出力型、電圧100～242V 本体：銅板（白色粉体塗装） ライトバー（カバー）：ポリカーボネート（乳白） 光束維持時間40000時間（光束維持率85%） 昼白色（5000K）、Ra83 電源装置はライトバー側に内蔵 公共施設型番：LSS10-2-15	F LED埋込型埋込下面開放タイプ FL20形×5灯相当タイプ   □640、4050lmタイプ 消費電力38W、定格出力型、電圧100～242V 本体：亜鉛鉄板 銅板（高反射白色粉体塗装） パネル：アクリル（乳白） 光束維持時間40000時間（光束維持率85%） 昼白色（5000K）、Ra83 （参考型番）NNF57500CLT9	G ダウンライト 100 形 □200 リニューアルプレート   LED内蔵クワンコア（ひと粒）タイプ>、電源ユニット内蔵、一般光色タイプ 5000K、Ra85、拡散タイプ 光源遮光角30度、光束維持時間40000時間（光束維持率85%） 器具光束：1005lm、消費電力：7W、電圧：100～242V 反射板（上部）：プラスチック（ホワイト） 反射板（下部）：アルミ（銀色鏡面仕上） 枠：銅板（ホワイトつや消し仕上）、埋込穴φ150 □200 リニューアルプレート共（特注品） （参考型番）ダウンライトXND1067SNLE9 + STE9S	Gwp 軒下用ダウンライト 60 形 □200 リニューアルプレート   LED内蔵クワンコア（ひと粒）タイプ>、電源ユニット内蔵、軒下用（防雨型） 3500K、Ra85、拡散タイプ、一般光色タイプ、光源遮光角15度 器具光束：560lm、消費電力：4.2W、電圧：100～242V 光束維持時間40000時間（光束維持率85%） 反射板（上部）：プラスチック（ホワイト） 枠：銅板（ホワイトつや消し仕上） パネル：アクリル（透明）、埋込穴：φ150 □200 リニューアルプレート共（特注品） （参考型番）ダウンライトXNW0663WVLE9 + STE9S
H 直付型 40 形   リニューアル用、一般タイプ、3200lmタイプ 消費電力20.3W、定格出力型、電圧100～242V 本体：銅板（白色粉体塗装） ライトバー（カバー）：ポリカーボネート（乳白） 光束維持時間40000時間（光束維持率85%） 電球色（3000K）、Ra83 電源装置はライトバー側に内蔵 （参考型番）直付XFx439NELLE9	I LED高演色ミラーライト W620   標準タイプ、3000K、高演色Ra93、高演色タイプ クラス2 器具光束1265lm、消費電力11.7W、電圧100V カバー：プラスチック（乳白） サイドカバー：プラスチック（ホワイトつや消し） 壁面（横向け）取付専用 幅620・高87・出しろ110 （参考型番）NNN13513LE1	J LED高演色ミラーライト W540   スリムタイプ、5000K、高演色Ra93、高演色タイプ クラス2 器具光束1420lm、消費電力11.2W、電圧100V カバー：プラスチック（乳白） 壁面（縦・横向き）・天井面取付専用 幅540・高38・出しろ76 （参考型番）NNN12010LE1	K ダウンライト 150 形   LED内蔵クワンコア（ひと粒）タイプ>、電源ユニット内蔵、一般光色タイプ 2700K、Ra85、拡散タイプ 光源遮光角15度、光束維持時間40000時間（光束維持率85%） 器具光束：1510lm、消費電力：11.6W、電圧：100～242V 反射板（上部）：プラスチック（ホワイト） 反射板（下部）：銅板（銀色鏡面仕上） 枠：銅板（ホワイトつや消し仕上）、埋込穴φ150 （参考型番）ダウンライトXND1569SYLE9	L LEDペンダント 60 形電球 1 灯器具相当   温白色（3500K）、Ra83 器具光束450lm、消費電力5W、電圧100V 吊下型、引掛シーリング方式、拡散タイプ コード収納型フランチ、コードハンガー付 セード：ガラス（透明） （参考型番）ペンダントXLGB1205CE1	M シーリングライト 40 形ツインバルックプレミアム蛍光灯 1 灯相当   LED内蔵、電源ユニット内蔵、拡散タイプ 昼白色（5000K）、Ra83、光源寿命40000時間（光束維持率70%） 器具光束2135lm、消費電力21.6W、電圧100V ソフトターン方式、カチットF 側面強化と紙張り、木製（白木）、下面パネル：アクリル（乳白つや消し） （参考型番）LGB53020LE1
N LED電球ブラケット   ランプ共（E17） 防雨型 本体：プラスチック（オフブラックつや消し） グローブ：アクリル（乳白つや消し） 壁直付型・振置取付型 幅100・高100・出しろ137 （参考型番）NNN12200B	O LEDブラケット 60 形電球 1 灯器具相当   LEDフラットランプφ70 クラス500 1灯（口金GX53-1） 電球色（2700K）、高演色Ra90 器具光束200lm、消費電力5W、電圧100V 拡散タイプ、ツマミネジ方式（ホワイト） W=110 H=110 出しろ75 （参考型番）ブラケットXLGB82807CE1	P 角型ダウンライト 60 形   LED内蔵クワンコア（ひと粒）タイプ>、電源ユニット内蔵、一般光色タイプ 5000K、Ra85、拡散タイプ 器具光束：600lm、消費電力：4.2W、電圧：100～242V 光束維持時間：40000時間（光束維持率85%） 反射板（上部）：プラスチック（ホワイト） 反射板：アルミダイカスト（シルバメタリックつや消し仕上） 枠：アルミダイカスト（ホワイトつや消し仕上）、埋込穴□150 （参考型番）ダウンライトXND0690SNLE9		Y LEDウォールライト 20 形   LED内蔵、電源ユニット内蔵 防湿型・防雨型 5000K、Ra83、光束維持時間40000時間（光束維持率85%） 器具光束1480lm、消費電力14.9W、電圧100～242V 本体：ステンレス、カバー：ポリカーボネート（乳白） 天井直付型・壁直付型、保護等級：IP23 公共施設型番：LBF3MP/RP-2-13	Z 投光器 水銀灯 250 形相当   LED内蔵、電源ユニット内蔵、防雨型・防噴流型・耐塵型、ワイド配光 光束9000lm、消費電力68.2W、電圧100～242V 昼白色、5000K、Ra70光束維持時間60000時間（光束維持率80%） 本体：アルミ（メディアムグレンメタリック） パネル：ポリカーボネート（透明つや消し） 保護等級IP65、耐風速60m/s （参考型番）NYS15271KLE9
ア 一体型階段灯 ワイドタイプ 40 形   ひとセンサON/OFF30分、Hf32形器具1灯相当 非常時本体組込LED点灯、非常灯評定番号：LAL E-015 本体：銅板（白色塗装）、レンズ：ガラス 常用光ユニット（カバー）：ポリカーボネート（乳白） 電圧：100～242V対応、蓄電池：ニッケル水素蓄電池 常用光ユニット：光束維持時間40000時間（光束維持率85%） 自己点検機能付、リモコン：FSK90910K（別売） （参考型番）NNCF43235JLE9	イ LED非常灯 20 形 W230   非常灯タイプ、1600lm（FL20形×2灯器具相当） 常時：ライトバー点灯、非常時：本体組込LED（一般出力型）点灯 電圧：100～242V対応、蓄電池：ニッケル水素電池 非常灯評定番号：LAL E-027 非常用LEDレンズ：ガラス、常用ライトバー：ポリカーボネート（乳白） 常用光源部：光束維持時間40000時間（光束維持率85%）、点検スイッチ付 自己点検スイッチ付、充電モニタ（緑）付、リモコン：FSK90910K（別売） （参考型番）直付XDL211DGNLE9	ウ LED非常灯専用型 リニューアル用   φ150低天井用（～3m）、30分間タイプ LED内蔵、非常時・非常灯用LED点灯／常時消灯 非常灯評定番号：LAL E-004 レンズ：ガラス、カバー：銅板（ケールホワイトつや消し仕上） 電圧：100～242V、蓄電池：ニッケル水素電池 点検スイッチ付、自己点検スイッチ付 充電モニタ（緑）付、リモコン：FSK90910K（別売） （参考型番）NNFB91615C	エ LED非常灯専用型 □200   φ100低天井用（～3m）、30分間タイプ LED内蔵、非常時・非常灯用LED点灯／常時消灯 非常灯評定番号：LAL E-004 レンズ：ガラス、カバー：銅板（ケールホワイトつや消し仕上） 電圧：100～242V、蓄電池：ニッケル水素電池 点検スイッチ付、自己点検スイッチ付 充電モニタ（緑）付、リモコン：FSK90910K（別売） リニューアルプレート □200共 （参考型番）NNFB91605C + FK80013	オ 階段通路誘導灯防雨型シーリング φ330   非常灯タイプ（階段通路誘導灯兼用）、30分間タイプ 常時LED点灯、非常時本体組込LED点灯 非常灯評定番号：LAL E-017 電圧100V、蓄電池：ニッケル水素蓄電池、保護等級：IP23 光束維持時間40000時間（光束維持率85%） 点検スイッチ付、自己点検スイッチ付 充電モニタ（緑）付、リモコン：FSK90910K（別売） リニューアルプレート φ330共 （参考型番）NWCF16120LE1 + FK11100	

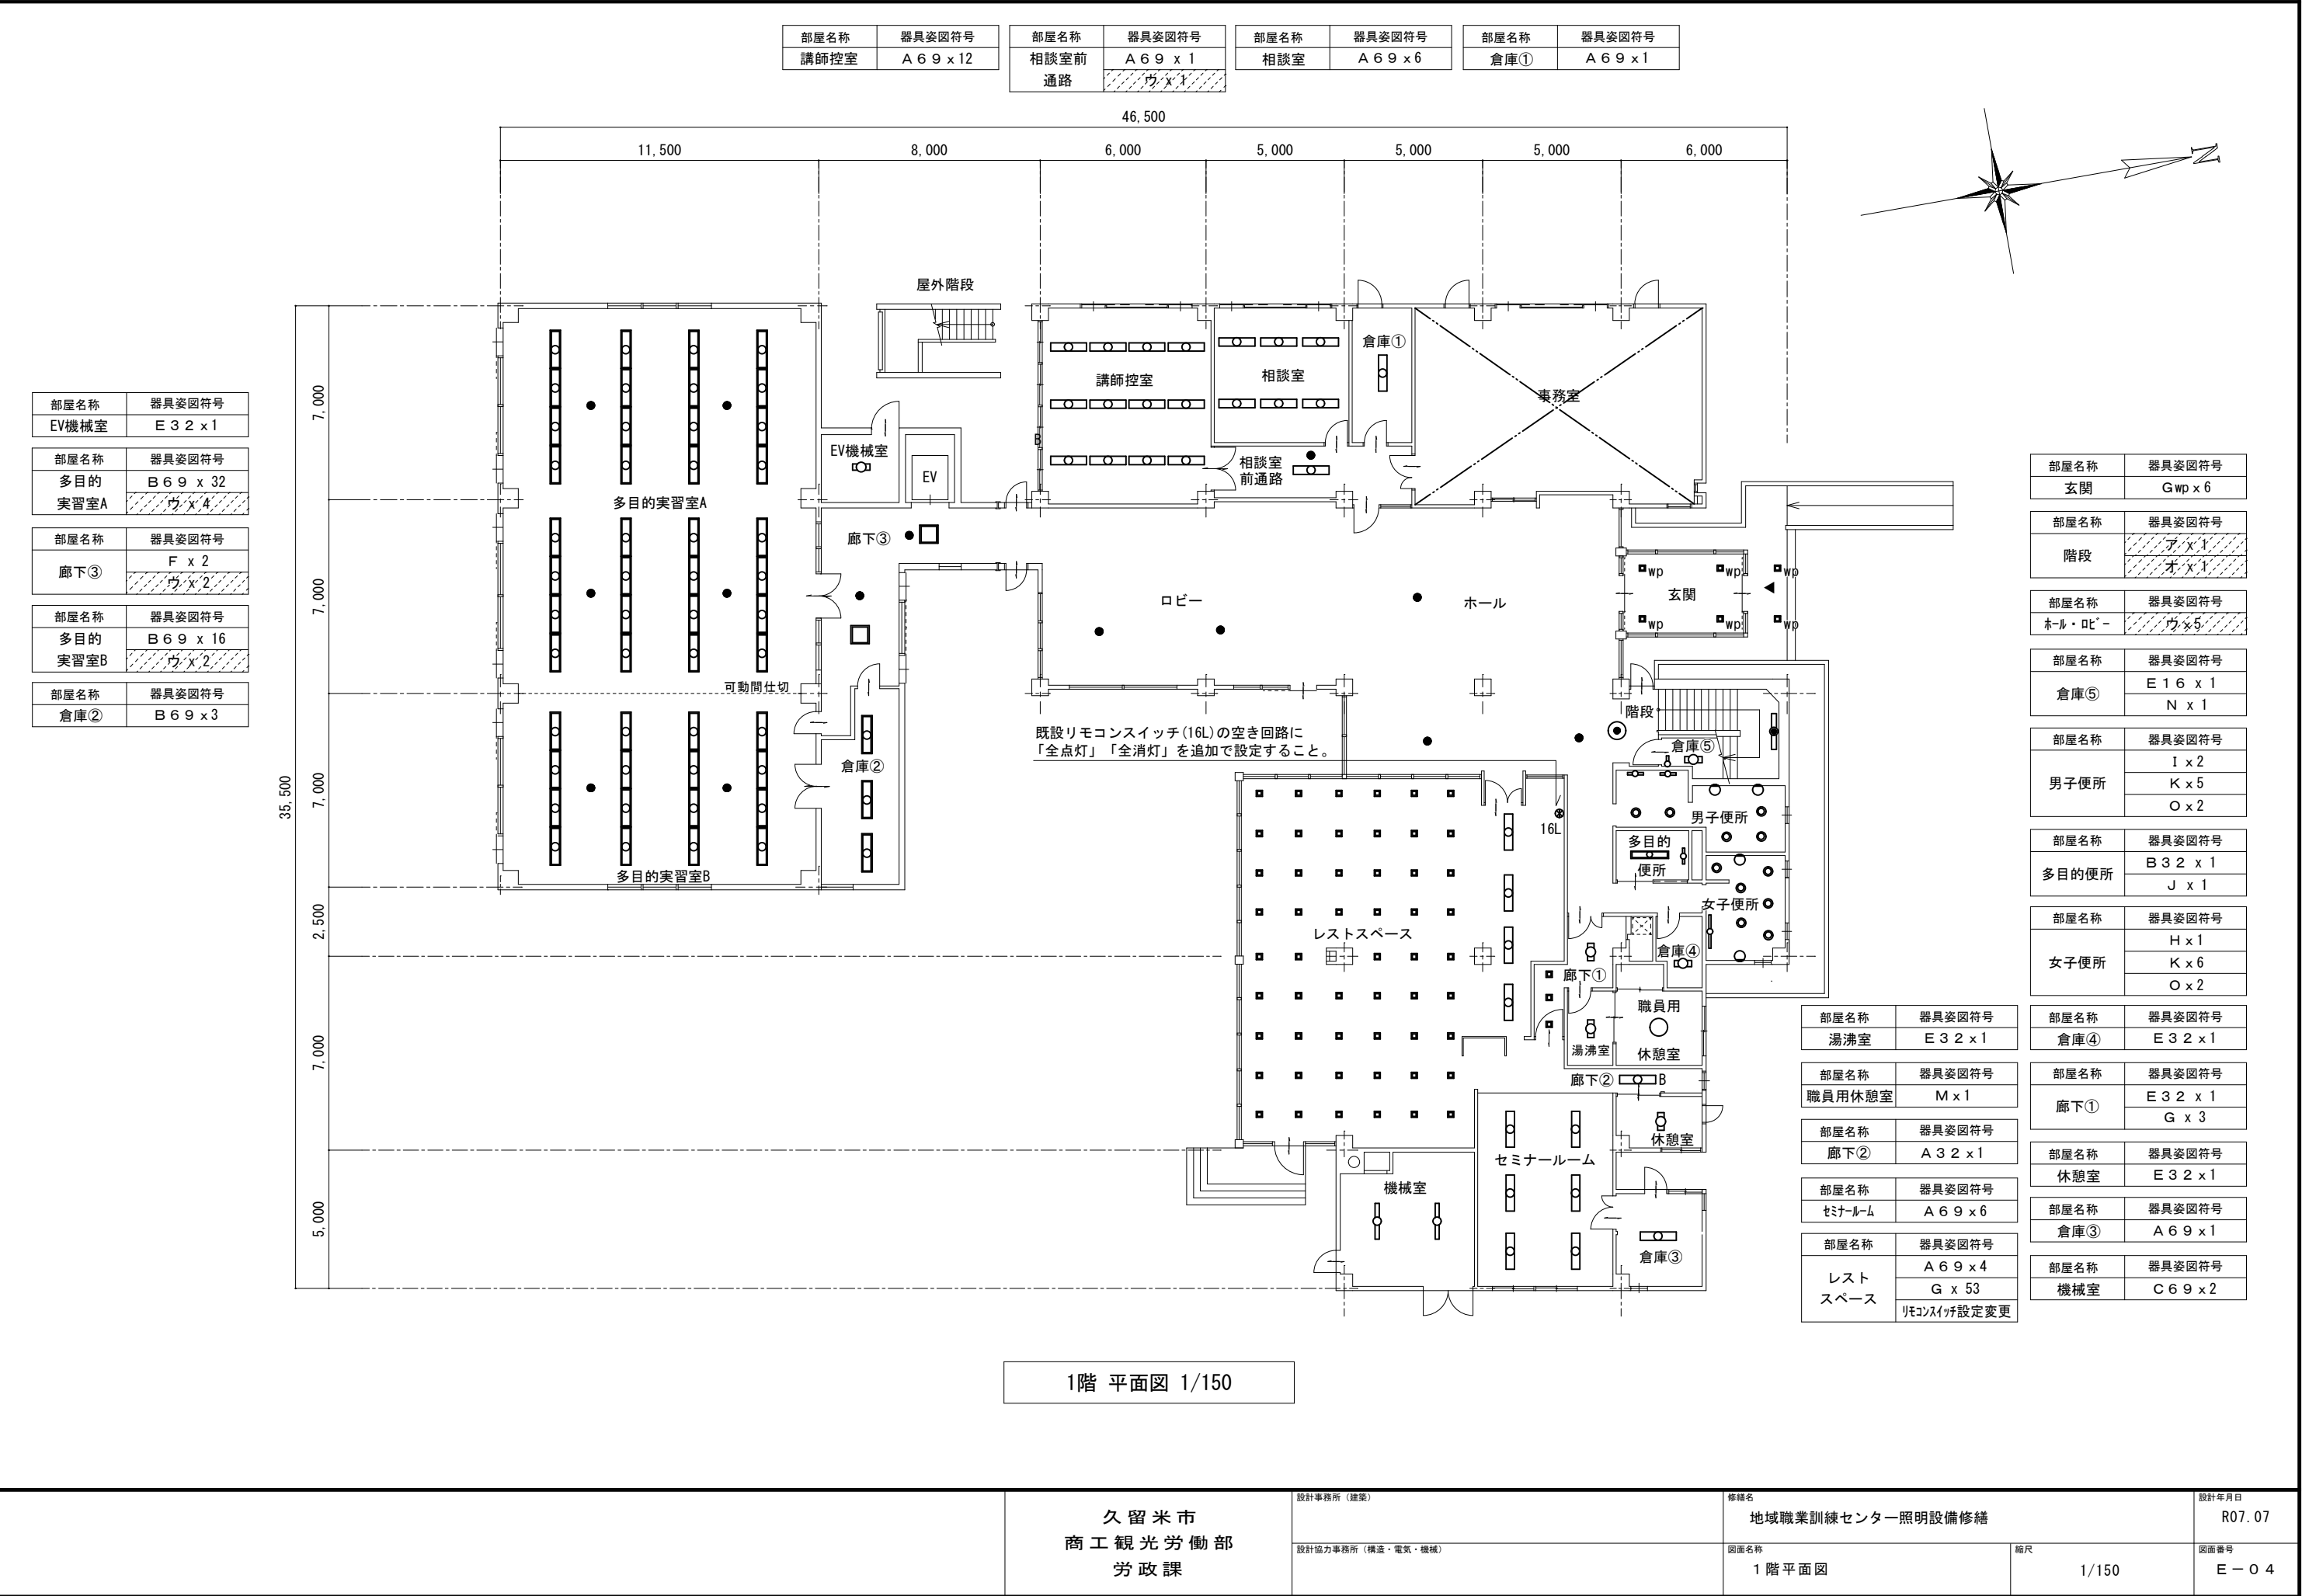

久留米市
商工観光労働部
労政課

設計事務所（建築）
設計協力事務所（構造・電気・機械）

修繕名
地域職業訓練センター照明設備修繕


図面名称
1階平面図

縮尺
1/150

設計年月日
R07.07

図面番号
E-04

部屋名称	器具姿図符号	部屋名称	器具姿図符号	部屋名称	器具姿図符号
第3ﾊﾞﾂﾝﾂﾝ室	エ×2	倉庫①	C 3 2 × 2	第2教室	エ×2

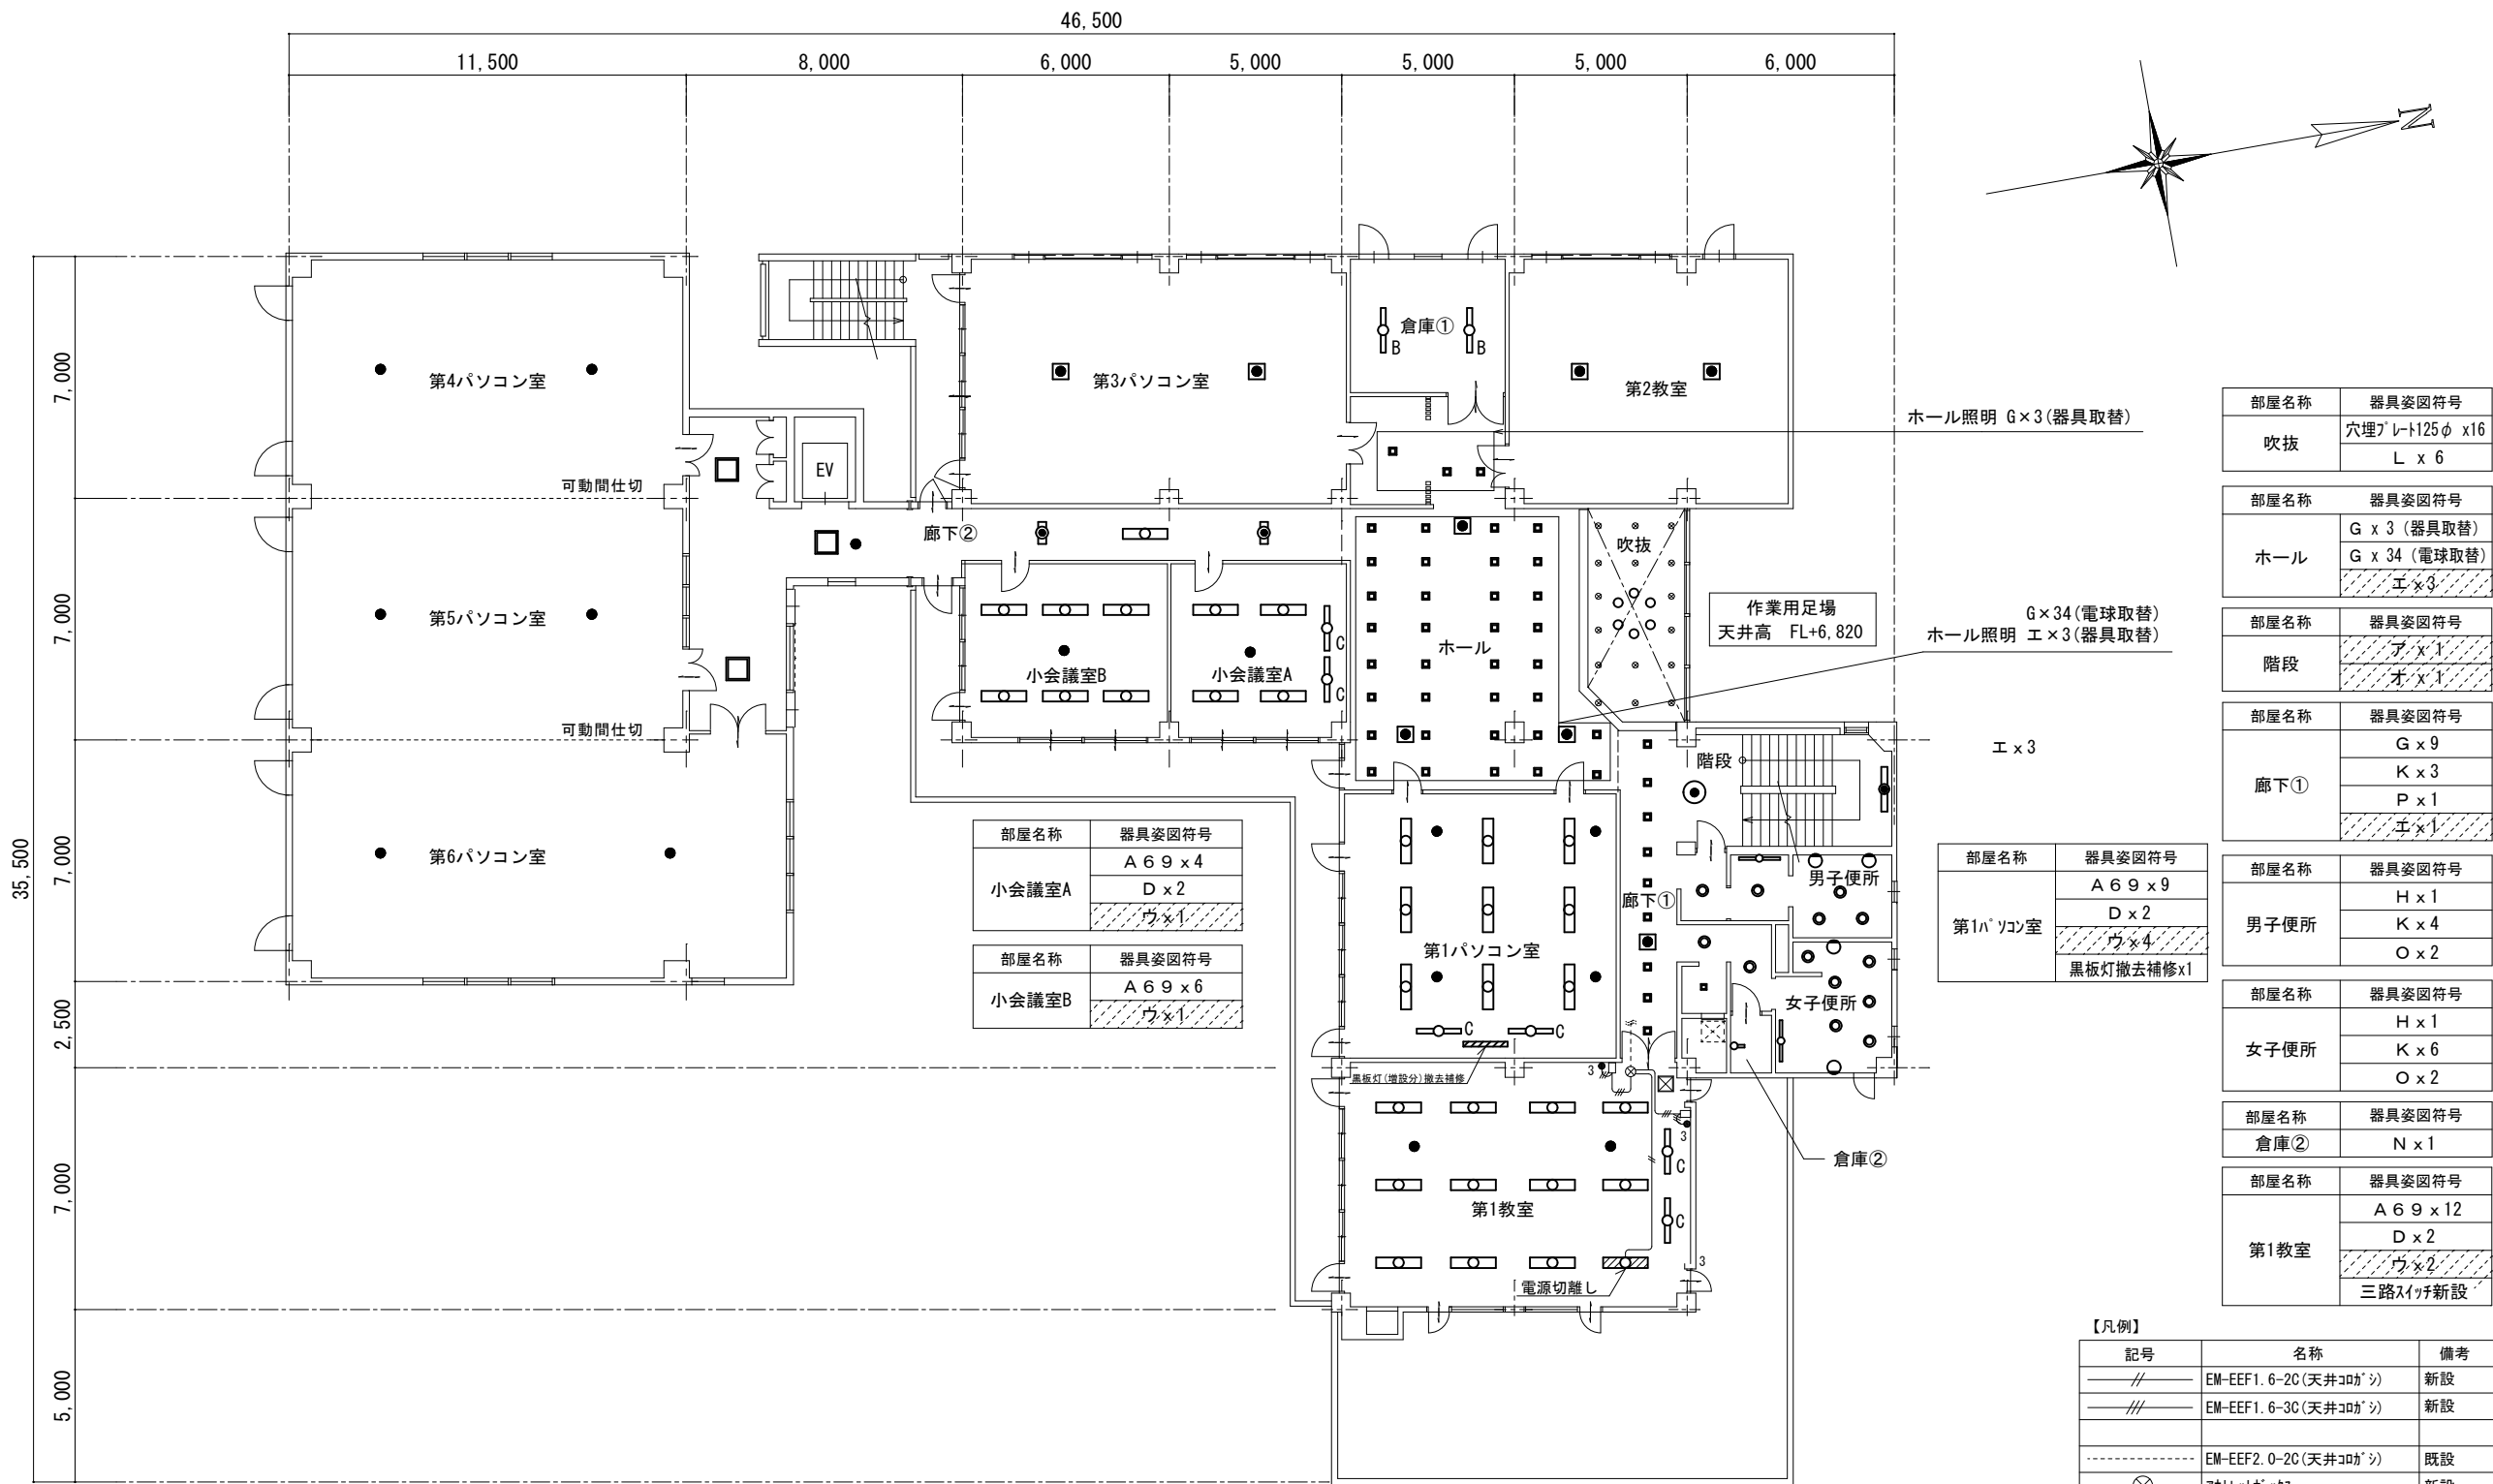

2階 平面図 1/150

部屋名称	器具姿図符号
吹抜	穴埋ﾌﾟﾚｰﾄ125φ x16 L x 6

部屋名称	器具姿図符号
ホール	G x 3 (器具取替) G x 34 (電球取替) エ×3

部屋名称	器具姿図符号
階段	ア×1 オ×1

部屋名称	器具姿図符号
廊下①	G x 9 K x 3 P x 1 エ×1

部屋名称	器具姿図符号
男子便所	H x 1 K x 4 O x 2

部屋名称	器具姿図符号
女子便所	H x 1 K x 6 O x 2

部屋名称	器具姿図符号
倉庫②	N x 1

部屋名称	器具姿図符号
第1教室	A 6 9 × 12 D x 2 ウ×2 三路ｽｲｯﾁ新設

部屋名称	器具姿図符号
第1ﾊﾞﾂﾝﾂﾝ室	A 6 9 × 9 D x 2 ウ×4 黒板灯撤去補修x1

部屋名称	器具姿図符号
廊下②	A 6 9 × 1 F x 3 イ×2 ウ×1

部屋名称	器具姿図符号
第4ﾊﾞﾂﾝﾂﾝ室	ウ×2


部屋名称	器具姿図符号
第5ﾊﾞﾂﾝﾂﾝ室	ウ×2

部屋名称	器具姿図符号
第6ﾊﾞﾂﾝﾂﾝ室	ウ×2

部屋名称	器具姿図符号
小会議室A	A 6 9 × 4 D x 2 ウ×1

部屋名称	器具姿図符号
小会議室B	A 6 9 × 6 ウ×1

【凡例】		
記号	名称	備考
—//—	EM-EEF1. 6-2C (天井ｺﾛｶﾞｼ)	新設
—///—	EM-EEF1. 6-3C (天井ｺﾛｶﾞｼ)	新設
—	EM-EEF2. 0-2C (天井ｺﾛｶﾞｼ)	既設
⊗	ﾌｵﾄﾚｯﾄｷﾞｯｽﾞ	新設
Ⓜ	ﾀﾞｲﾓｰﾙA型+ｺｰﾅｰｷﾞｯｽﾞ +1個用ｽｲｯﾁｷﾞｯｽﾞ+3W15Ax1	新設
⊠	点検口 (450口)	新設

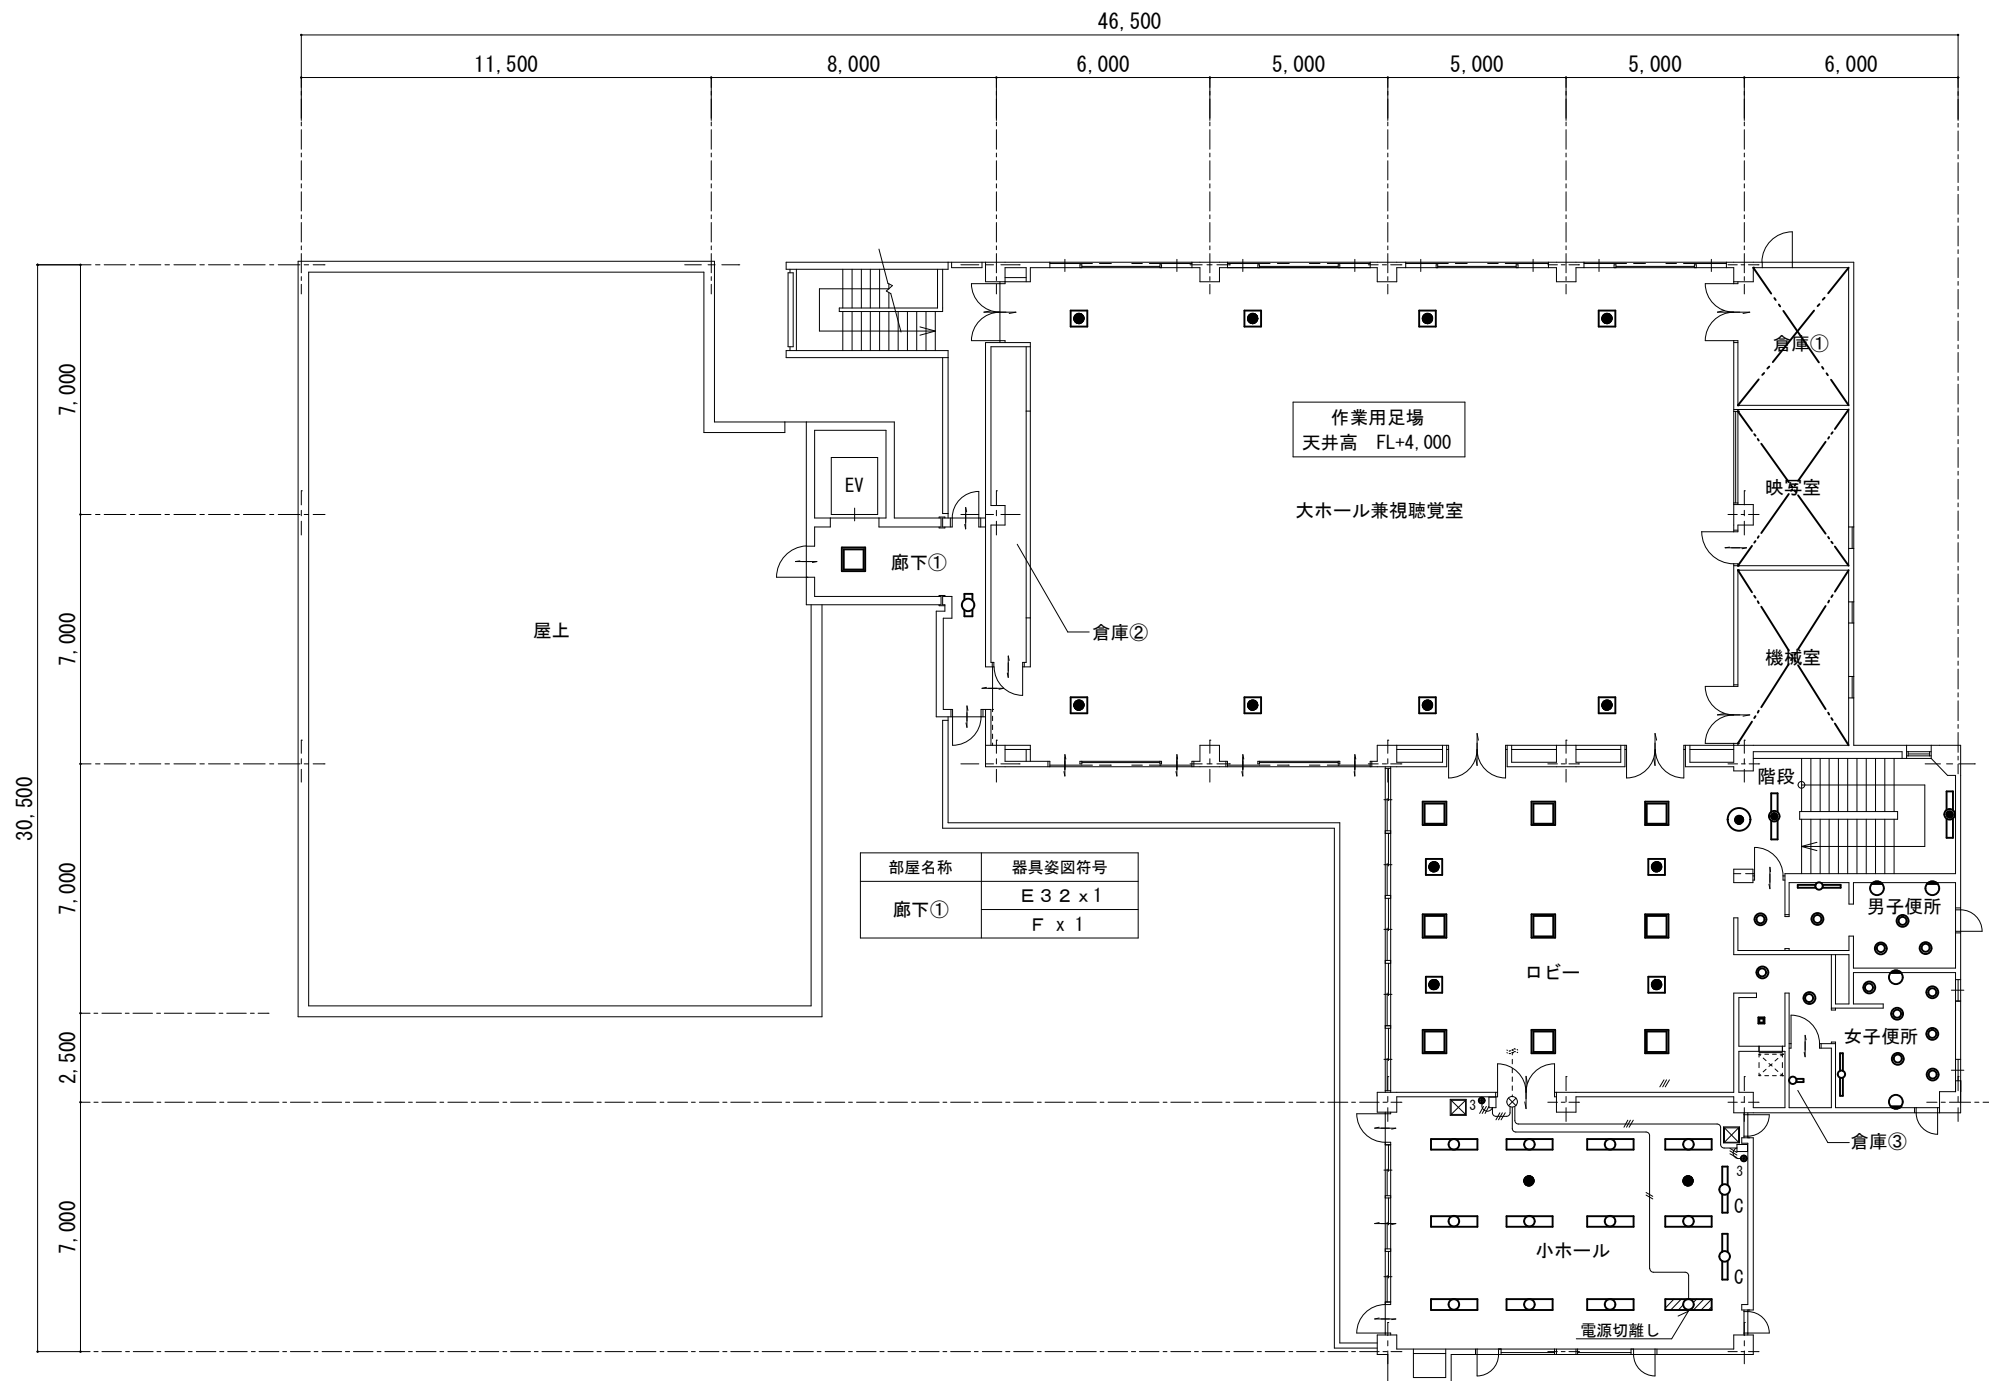

3階 平面図 1/150

部屋名称	器具姿図符号
大ホール	エ x 8
部屋名称	器具姿図符号
階段	ア x 2 オ x 1
部屋名称	器具姿図符号
ロビー	F x 9
	K x 3
	P x 1
	エ x 4
部屋名称	器具姿図符号
男子便所	H x 1
	K x 4
	O x 2
部屋名称	器具姿図符号
女子便所	H x 1
	K x 6
	O x 2
部屋名称	器具姿図符号
倉庫③	N x 1
部屋名称	器具姿図符号
小ホール	A 6 9 x 12
	D x 2
	ウ x 2
	三路スイッチ新設

【凡例】

記号	名称	備考
//	EM-EEF1. 6-2C (天井コタシ)	新設
///	EM-EEF1. 6-3C (天井コタシ)	新設
	EM-EEF2. 0-2C (天井コタシ)	既設
⊗	アクトレイトボックス	新設
☐ 3	マルチモジュール型+コーナーボックス +1個用スイッチボックス+3W15Ax1	新設
⊗	点検口 (450口)	新設