



平面図 S=1:500

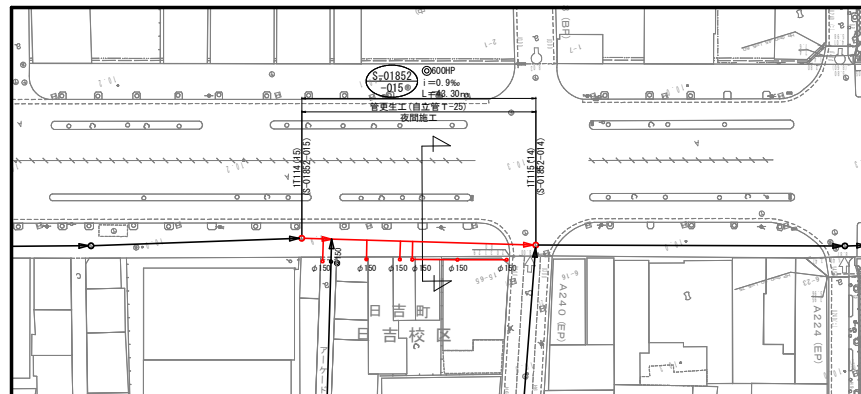


縦断面図 V=1:100
H=1:500

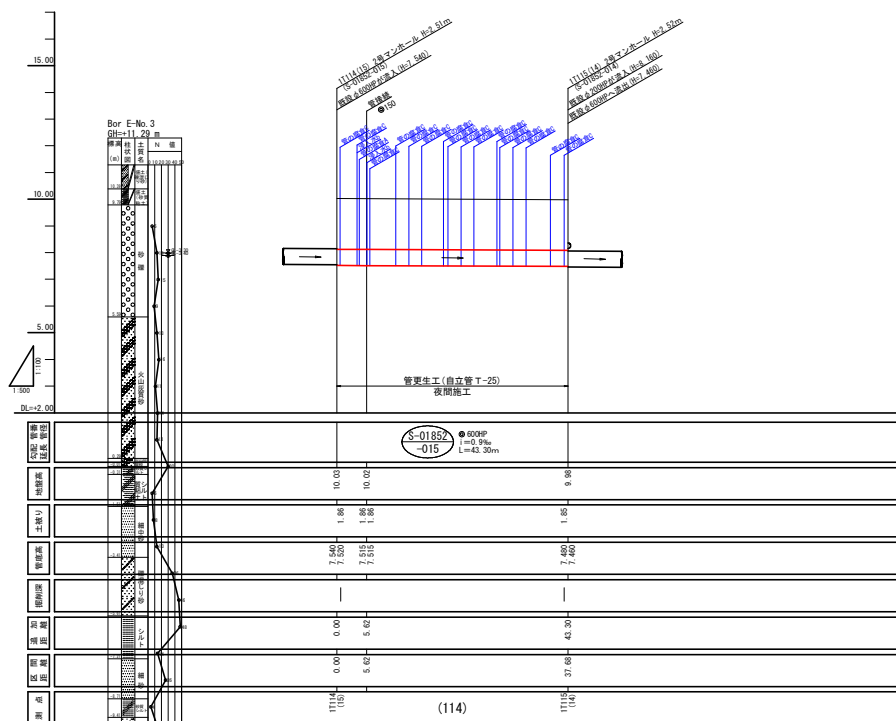


図面-1

横断面図 S=1:100

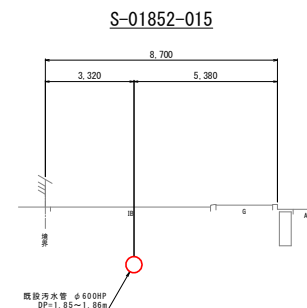


【自立管】
インシチュフォーム工法
FFT-S工法

位置図 S=1:2500

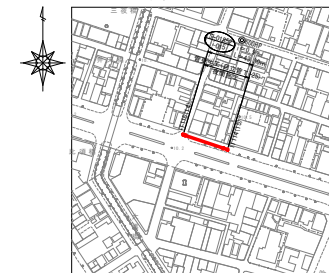

管径φ600 S=1:10

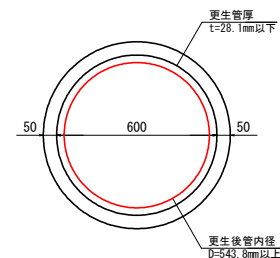

中部(1)処理分区

久留米市公共下水道			
工事名称		図面番号	
図面名	平面図・縦断面図	縮尺	図示
久留米市企業局 上下水道部 下水道整備課			

[illegible]


The drawing illustrates a cross-section of a bridge structure supported by multiple piles. The left side features a vertical axis labeled '測点' (Measurement Point) with elevations from 0.00 to 15.00. A soil profile is shown along this axis, with various layers identified by patterns and labels like '砂質土' (Sandy Soil), '粘土層' (Clay Layer), and '礫層' (Gravel Layer). A specific point is noted as 'Bor E-No. 3 GL=+11.29 m'. The right side shows the bridge deck and piles, with labels indicating pile types such as 'T111(A) 鋼管コンクリート 80φ 60m' and '鋼管 600φ 長さ 67.50m'. A red horizontal line indicates the water level or ground surface. The bottom center contains a circular label 'S-01853 -001' and technical specifications for the piles: 'Φ 600P (t = 1.0%, L = 67.40m)'.

Figure 1: Schematic diagram of the sewage treatment system. The diagram shows a rectangular layout with dimensions 8,540 (total width) and 6,460 (width of the main tank). A vertical line divides the width into 2,080 and 4,380. A horizontal line at the bottom is labeled 'A1', 'B1', 'A2', and 'B2'. A vertical line on the left is labeled 'B1'. A red circle is at the bottom center, labeled '100-1 200-1 250-1'. Below it, text reads '脱氮污水管 φ600HP'.


【自立管】
インシチュフォーム工法
FFT-S工法
パルテムSZ工法

久留米市公 共 下 水 道			
工事名称		図面番号	
図 面 名	平面図・縦断面図	縮 尺	図 示
久留米市企業局 上下水道部 下水道整備課			


平面図 S=1:500

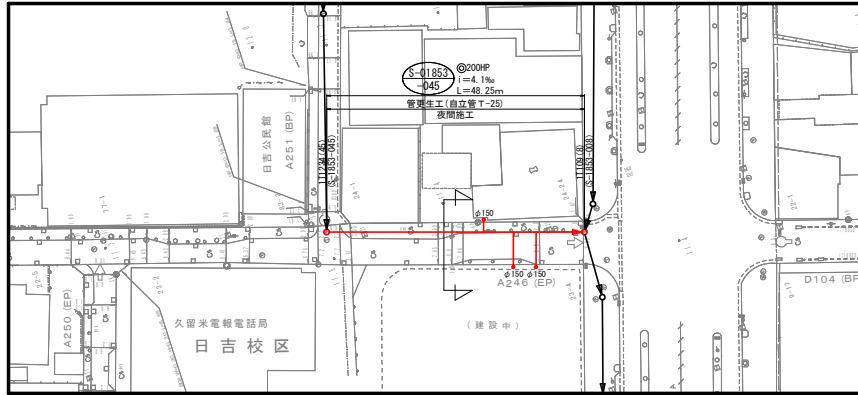

縦断面図 V=1:100
H=1:500

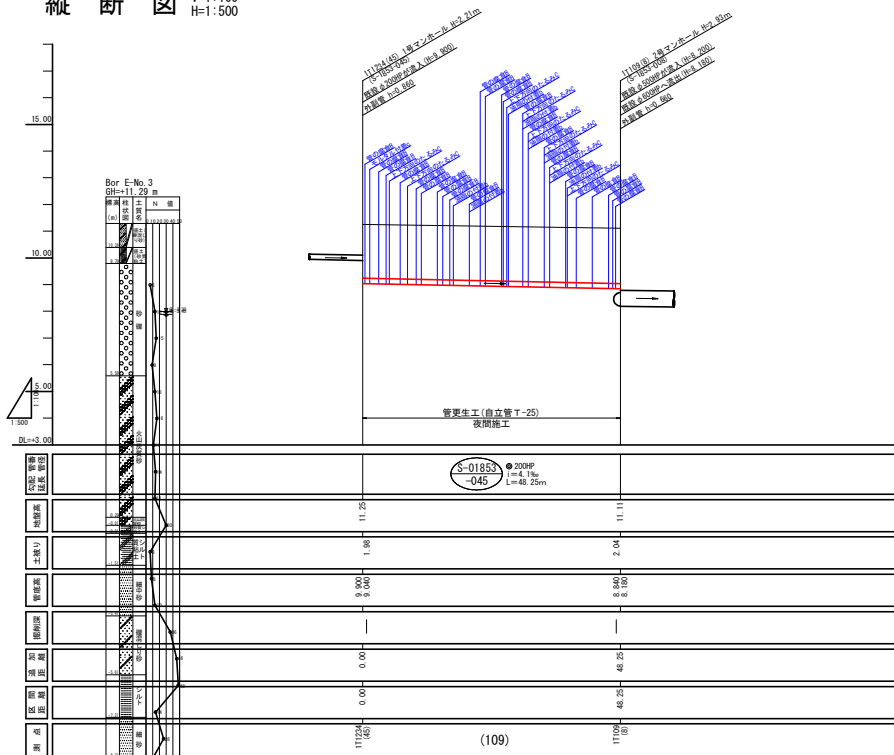


横断面図 S=1:100

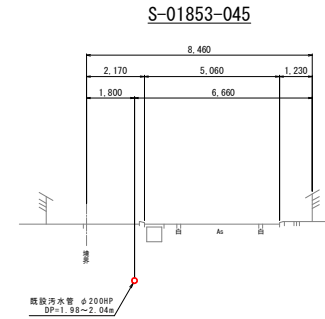


図面-3

【自立管】
SGICP-G工法
EX工法
パルテムSZ工法

管径φ200 S=1:10

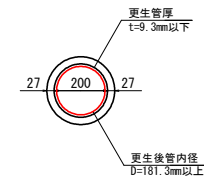


位置図 S=1:2500

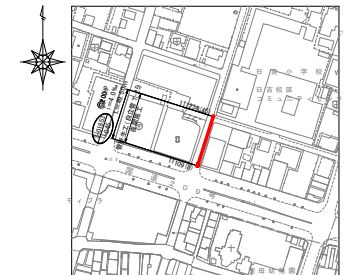


中部(1)処理分区

久留米市公共下水道			
工事名称		図面番号	
図面名	平面図・縦断面図	縮尺	図示
久留米市企業局 上下水道部 下水道整備課			

平面図 S=1:500

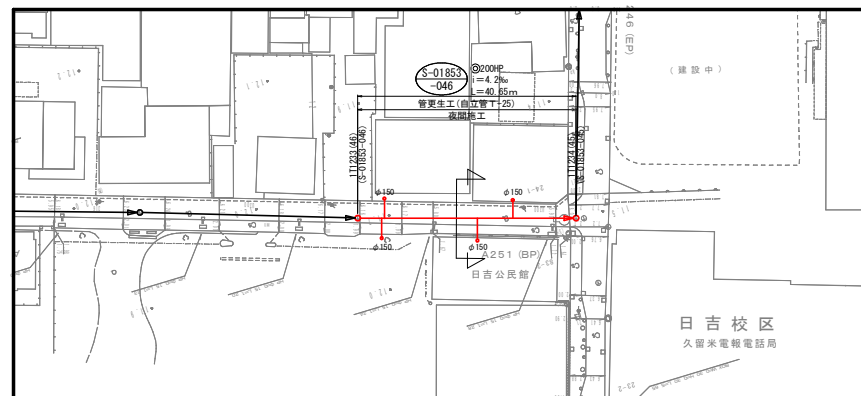


横断図 S=1:100

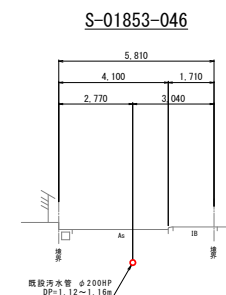


図面-4

【自立管】
SGICP-G工法
EX工法
パルテムSZ工法


縦断図 V=1:100
H=1:500

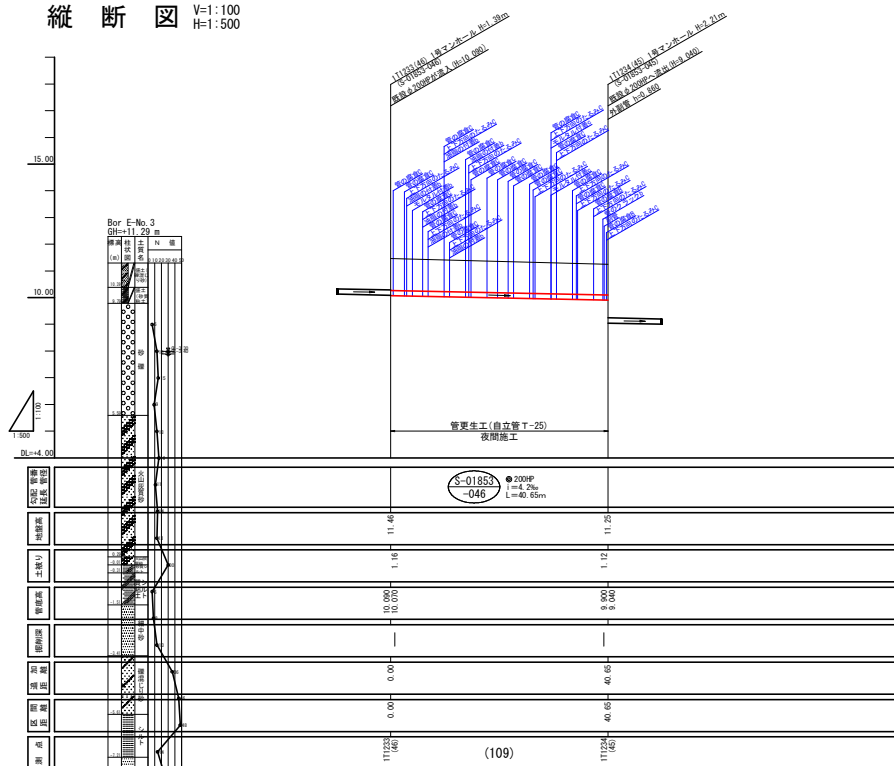

管径φ200 S=1:10

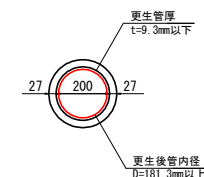


位置図 S=1:2500

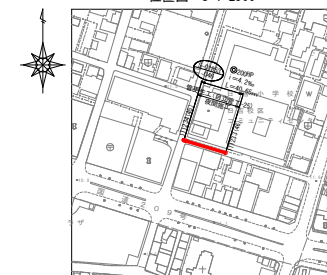


中部(1)処理分区

久留米市公共下水道			
工事名称	図面番号		
図面名	平面図・縦断図	縮尺	図示
久留米市企業局 上下水道部 下水道整備課			


平面図 S=1:500

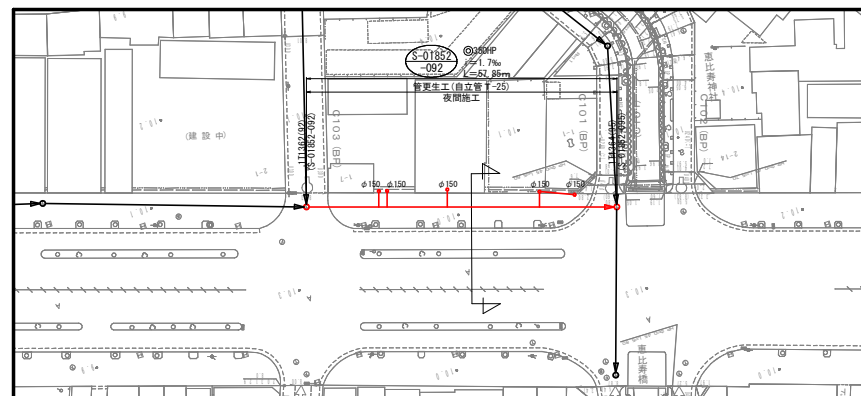

縦断面図 V=1:100
H=1:500

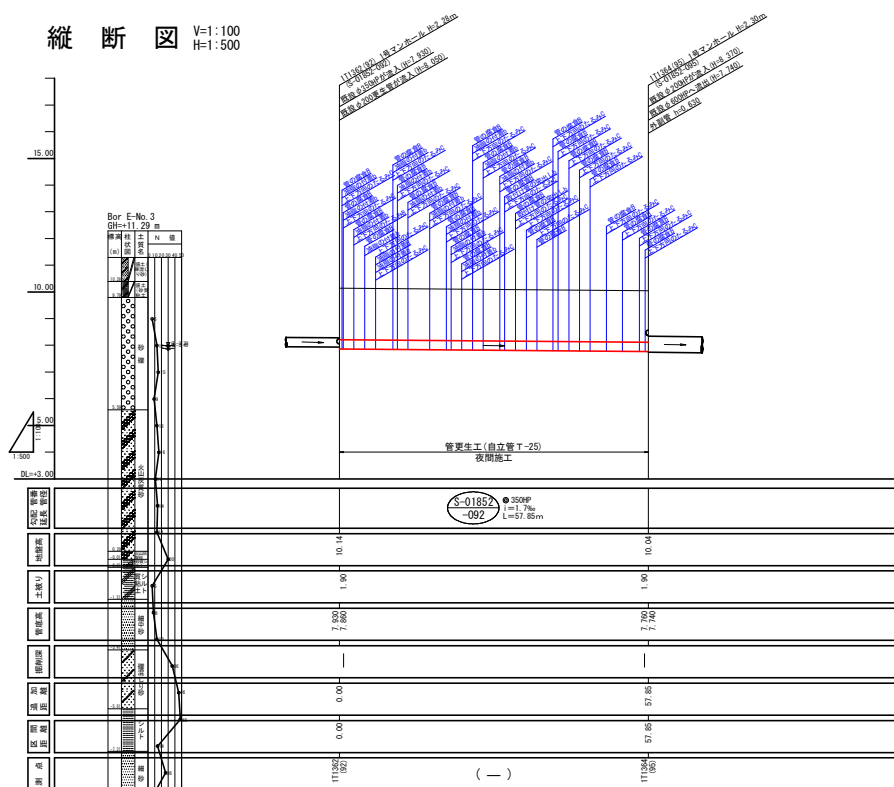


横断面図 S=1:100

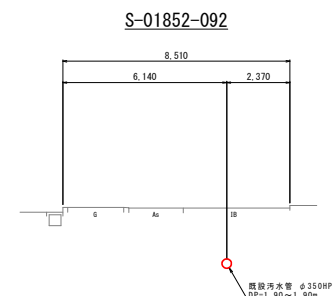


図面-5

【自立管】
SGICP-G工法
EX工法
オメガライナー工法

管径φ350 S=1:10

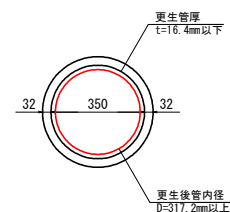


位置図 S=1:2500

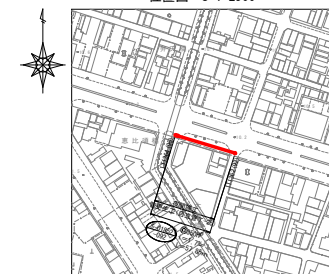


中部(1)処理分区

久留米市公共下水道			
工事名称		図面番号	
図面名	平面図・縦断面図	縮尺	図示
久留米市企業局 上下水道部 下水道整備課			


平面図 S=1:500

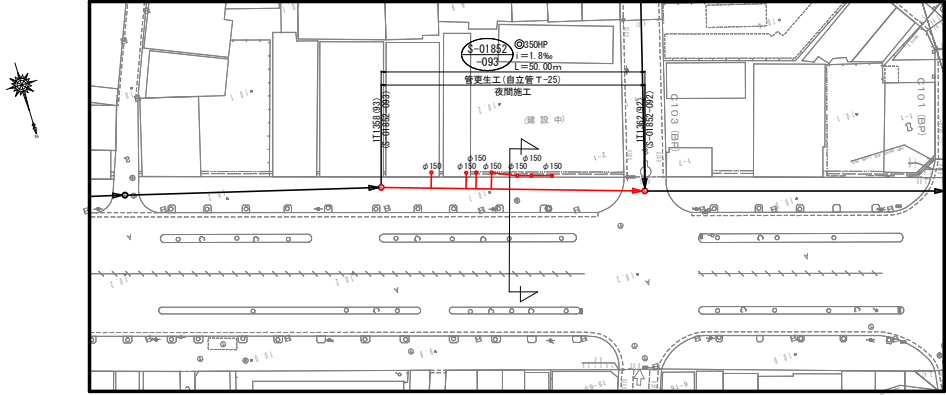

縦断面図 V=1:100
H=1:500

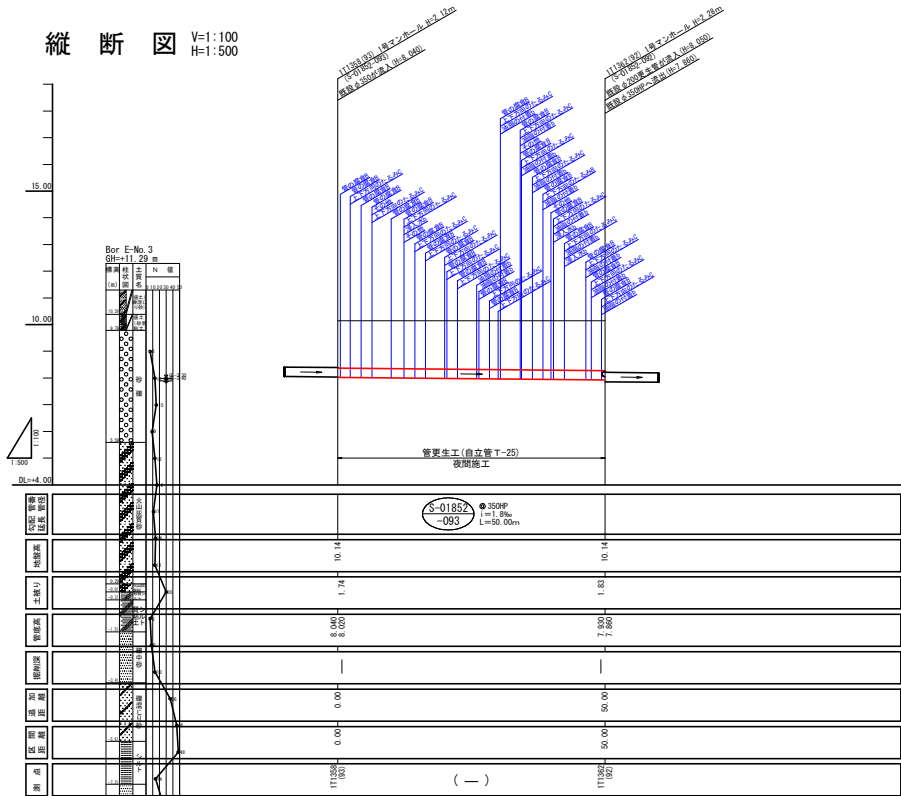


横断面図 S=1:100

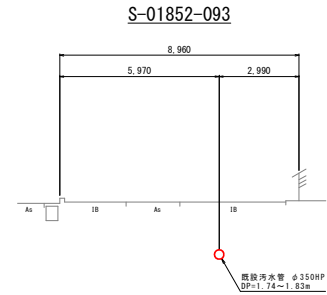


図面-6

【自立管】
SGICP-G工法
EX工法
オメガライナー工法

管径φ350 S=1:10

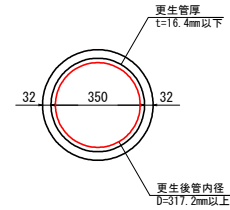

位置図 S=1:2500

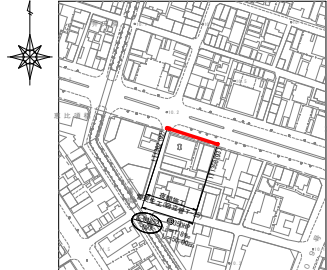

中部(1)処理分区			
久留米市公共下水道			
工事名称		図面番号	
図面名	平面図・縦断面図	縮尺	図示
久留米市企業局 上下水道部 下水道整備課			

S-01853-071

4,050
3,260 790

排水汚水管 φ100HP
071-1 47~1 57mm

タイラ

【自立管】
SGICP-G工法
EX工法
パルテムSZ工法


更生管厚
 $t=9.3\text{mm}$ 以下

27 200 27


更生後管內徑
 $D=181.3\text{mm}$ 以上

久留米市公共下水道			
工事名称		図面番号	
図面名	平面図・縦断面図	縮尺	図示
久留米市企業局 上下水道部 下水道整備課			

平面図 S=1:500

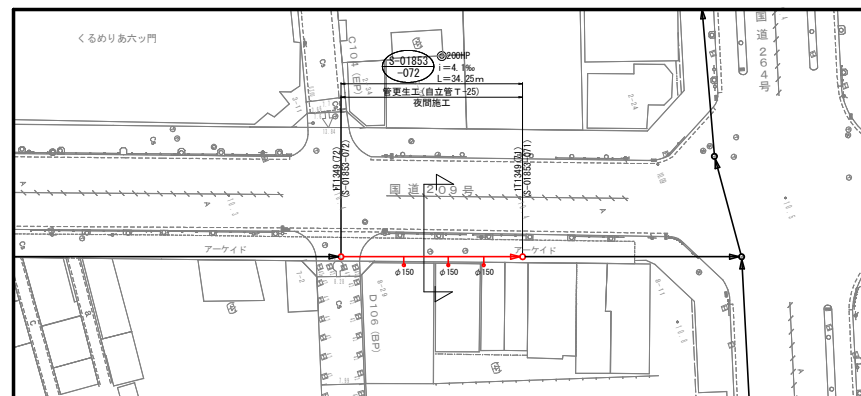


横断図 S=1:100

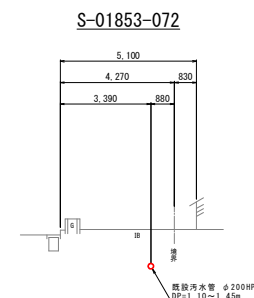


図面-8

【自立管】
SGICP-G工法
EX工法
パルテムSZ工法


縦断図 V=1:100
H=1:500

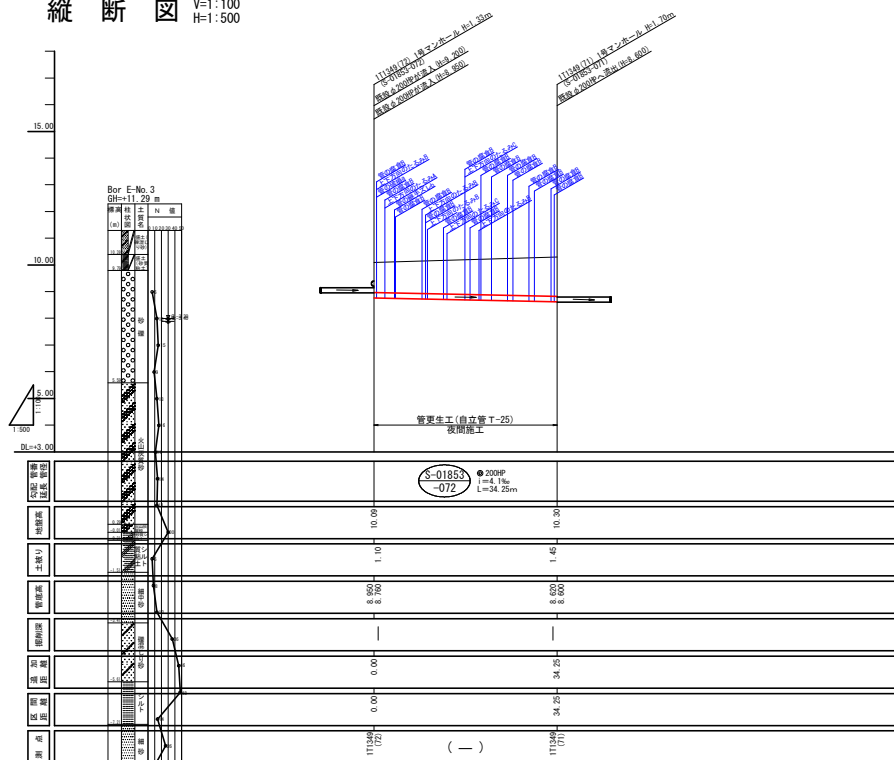

管径φ200 S=1:10

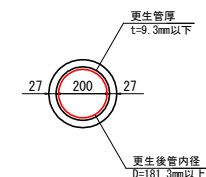


位置図 S=1:2500

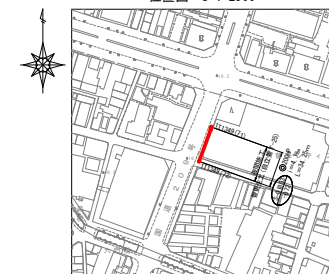


中部(1)処理分区

久留米市公共下水道		
工事名称	平面図・縦断図	図面番号
図面名	平面図・縦断図	縮尺 図示
久留米市企業局 上下水道部 下水道整備課		


平面図 S=1:500

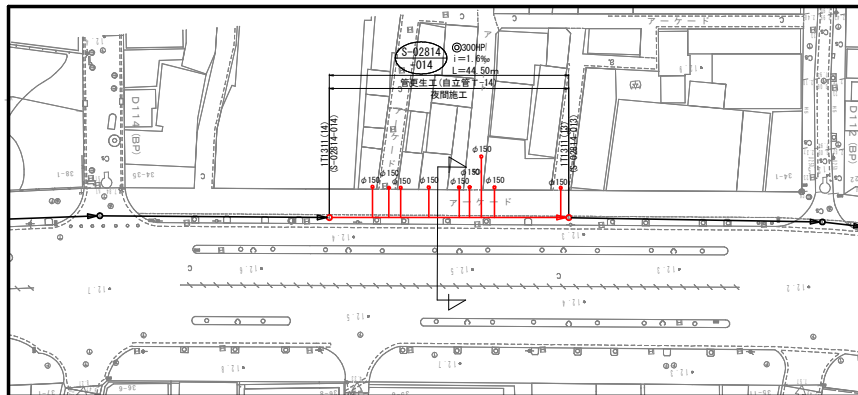

縦断面図 V=1:100
H=1:500

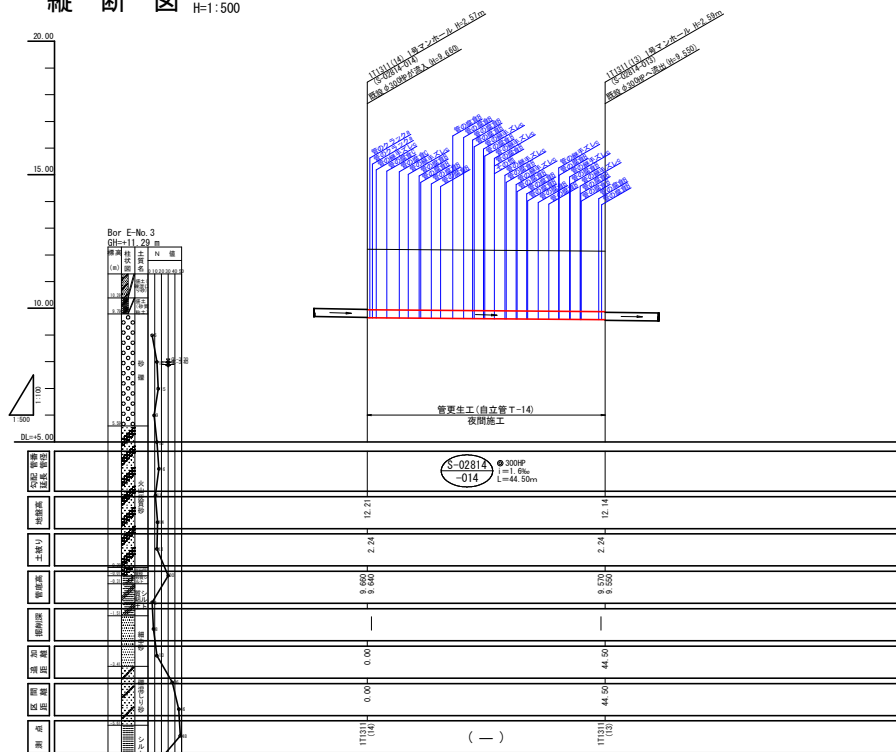


横断面図 S=1:100

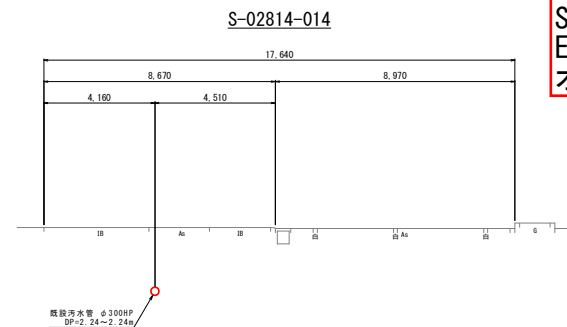


図面-9

【自立管】
SGICP-G工法
EX工法
オメガライナー工法

管径φ300 S=1:10

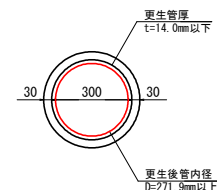


位置図 S=1:2500

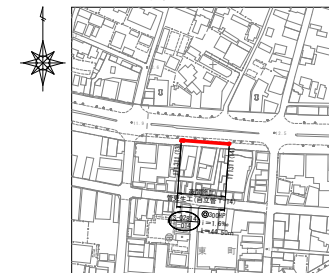


中部(1)処理分区

久留米市公共下水道			
工事名称		図面番号	
図面名	平面図・縦断面図	縮尺	図示
久留米市企業局 上下水道部 下水道整備課			

平面図 S=1:500

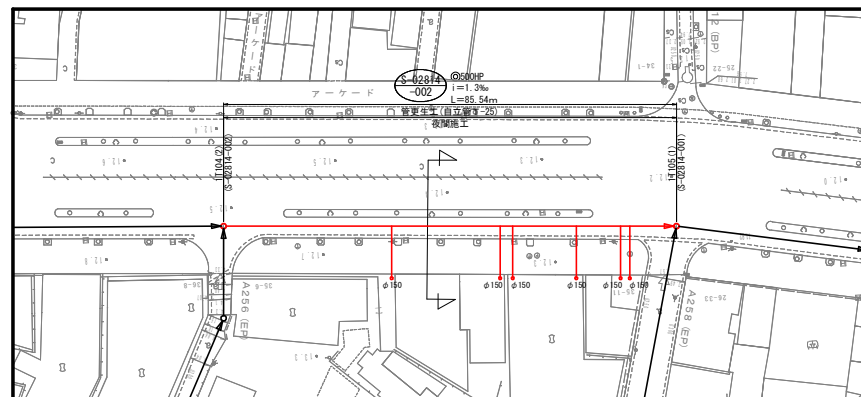


横断図 S=1:100

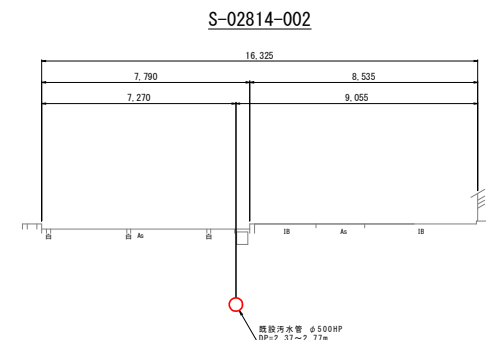


図面-10

【自立管】
SGICP-G工法
Two-way工法
パルテムSZ工法


縦断図 V=1:100
H=1:500

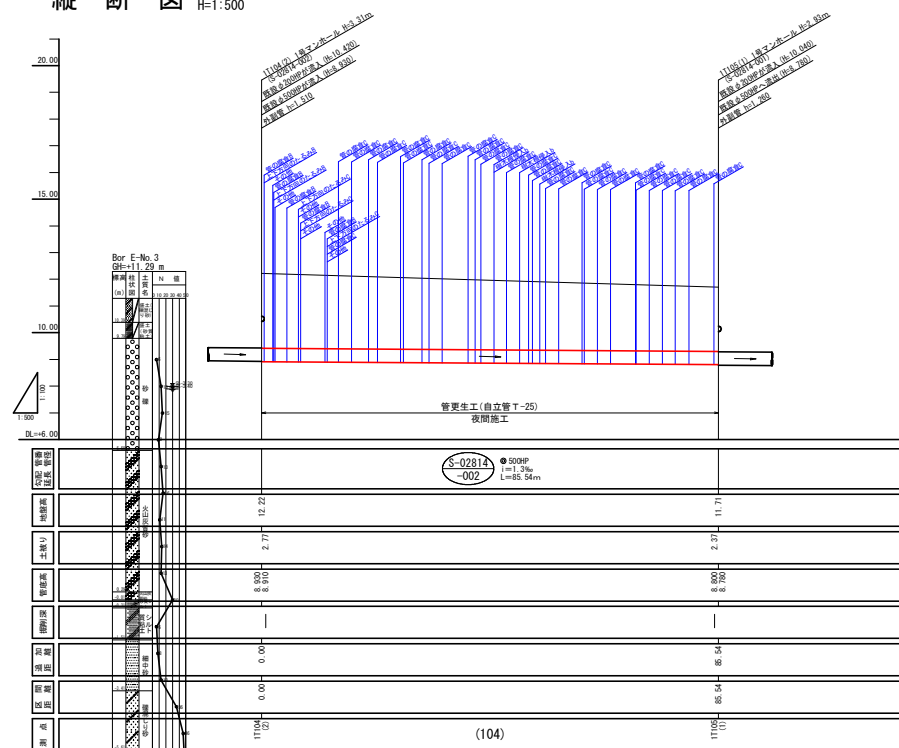

管径φ500 S=1:10

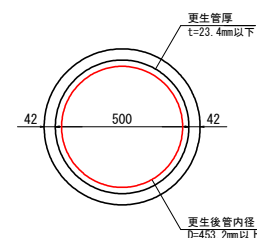

位置図 S=1:2500

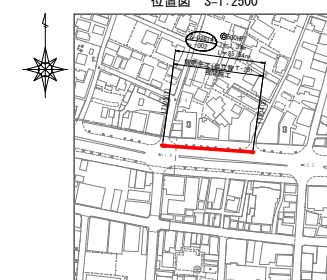

中部(1)処理分区


久留米市公共下水道

工事名称 図面番号

図面名 平面図・縦断図 縮尺 図示

久留米市企業局 上下水道部 下水道整備課

平面図 S=1:500


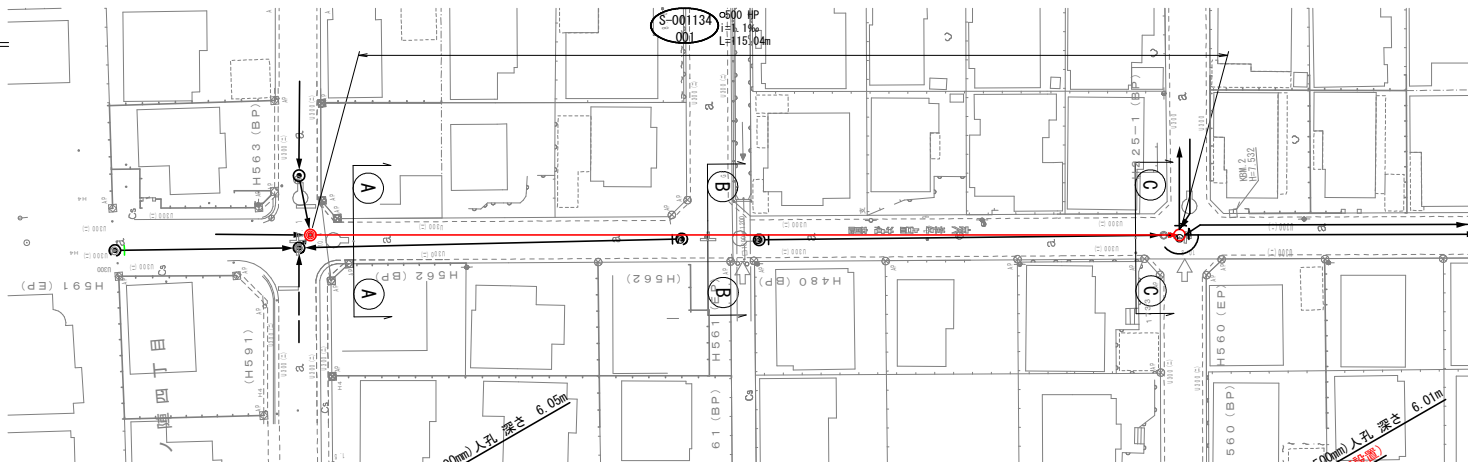


図面-11


【自立管】
SGICP-G工法
Two-way工法
K-2工法

縦断図 V=1:100
H=1:500

R3-No. 8
GL=8.27 (m)

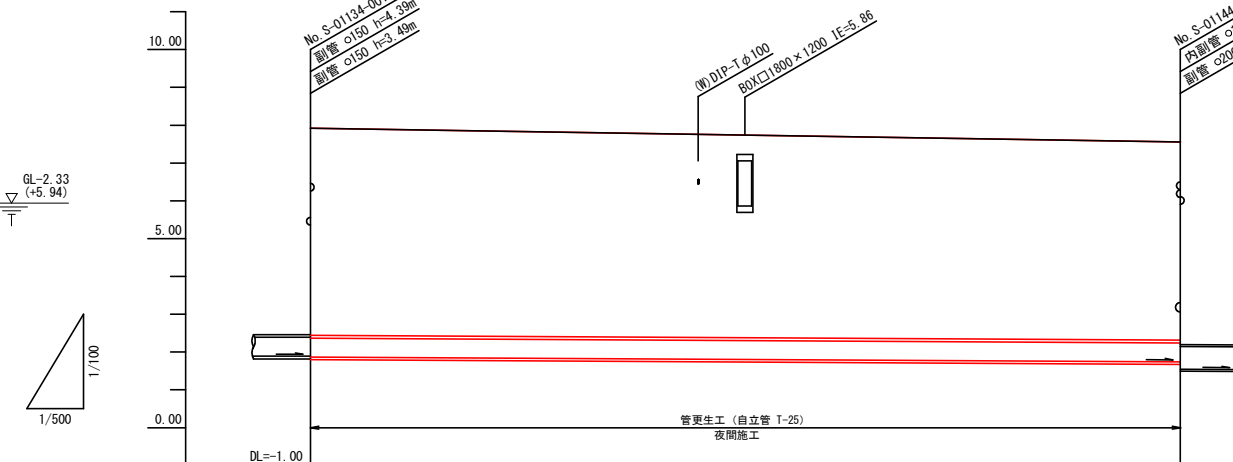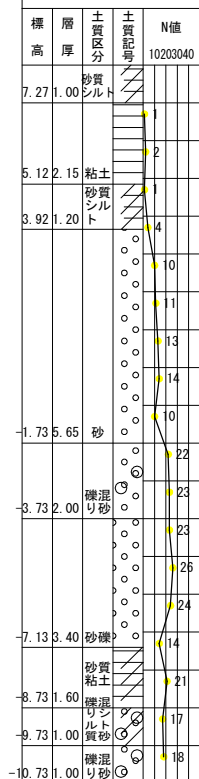

管断面図 S=1:20

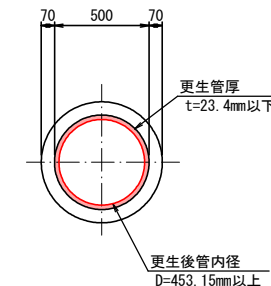


管渠番号	S-001134-001
管種・管径	HPφ500
勾配	1.1‰
延長	115.04m
地盤高	7.92
土被り	5.48
管底高	1.870
掘削深	6.12
追加距離	0.00
区間距離	0.00
測点	


工事年度	令和7年度
事業名	公共下水道事業
工事名	公共下水道管更生 工区工事
工事場所	久留米市宮ノ陣4丁目 地内
図面名称	平面図・縦断図
図面番号	2 / 4
縮尺	1:500
久留米市企業局 上下水道部 下水道整備課	

横断図 S=1:100


Ⓐ - Ⓐ

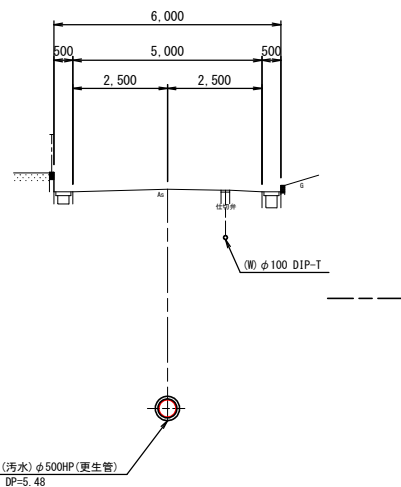

Ⓑ - Ⓑ

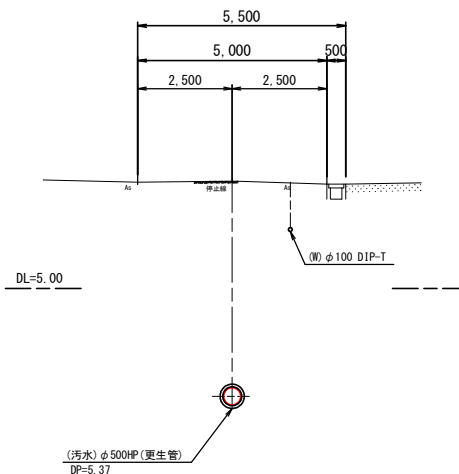

Ⓒ - Ⓒ

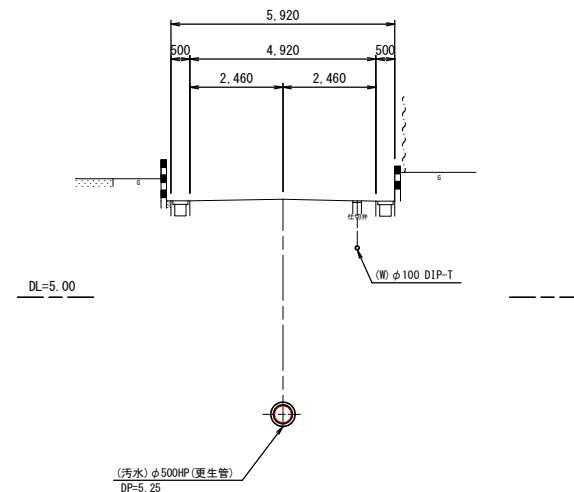

工事年度	令和7年度		
事業名	公共下水道事業		
工事名	公共下水道管更生 工区工事		
工事場所	久留米市宮ノ陣4丁目 地内		
図面名称	横断図		
図面番号	3 / 4	縮尺	S=1:100
久留米市企業局 上下水道部 下水道整備課			