


田主丸総合支所非常用放送設備更新業務

図 面 リ ス ト		
図面番号	図 面 名 称	縮 尺
E-01	図面リスト	NO SCALE
E-02	配置図	1/500
E-03	系統図・機器姿図	NO SCALE
E-04	1階平面図	1/150
E-05	2階平面図（参考）	1/150
E-06	R階平面図（参考）	1/150

	久留米市 田主丸総合支所 地域振興課	設計事務所（総括）	業務名 田主丸総合支所非常用放送設備更新業務		設計年月日 R06.07
		設計協力事務所（機油・電気・機械）	図面名称 図面リスト	縮尺 NO SCALE	図面番号 E-01

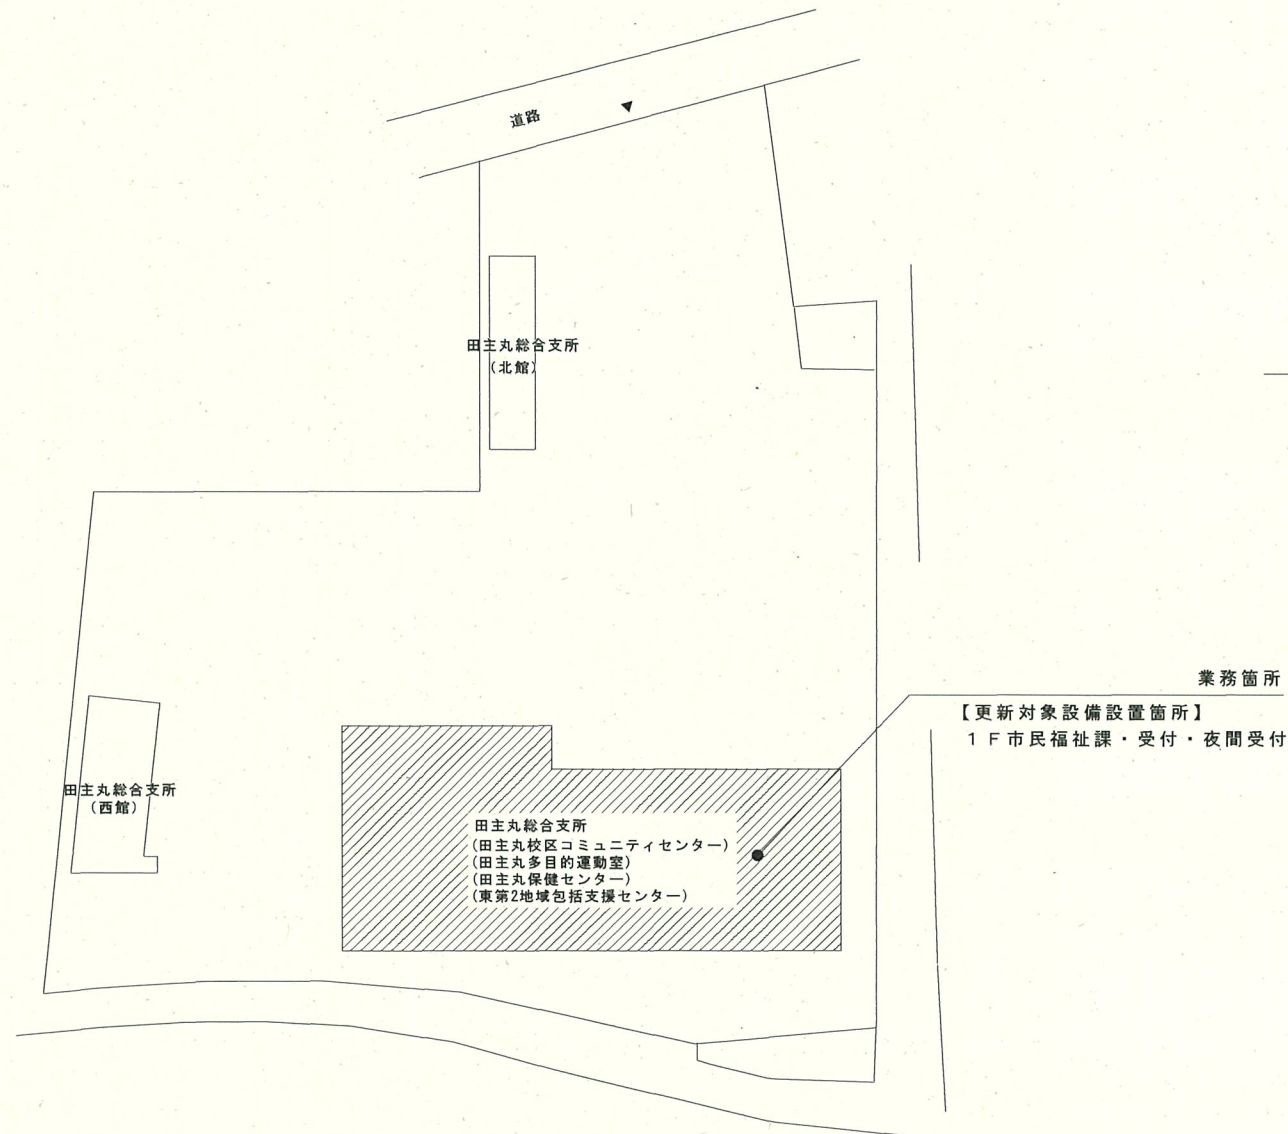

配置図 1/500

久留米市
田主丸総合支所
地域振興課

設計事務所 (機関)

設計協力事務所 (構造・電気・機械)

業務名

田主丸総合支所非常用放送設備更新業務

図面名称

配置図

縮尺

S=1/500

設計年月日

R06.07

図面番号

E-02

凡 例	
記 号	名 称
AMP	非常・業務用放送アンプ架
RM	非常リモコン
CS	天井埋込スピーカー
CS	天井スピーカー (ATT付)
CS	壁掛スピーカー (ATT付)
PN	アツチネータ

[illegible]


(参考)	
基本定格	
電圧	AC100V 50/60Hz
実用出力	300W(120W+120W+60W)
電源容量	20A
消費電力	200W
モーターユニット	
人数数	4名様
入力ケーブル/長さ	100Vライン 10kV・4股銅導体
120V回路用モーターユニット	
実用出力	120W
60Hz回路用モーターユニット	
消費電力	80W
非常用電源ユニット（非常用警報装置内蔵）	
非常時動作	異常、故障発生、一斉停止・強制停止、手動
過熱時動作	20分、温度超過×3、優先及び一括一時停止
警報入力	マイク、ミラー音、チャイム、ベル音各種
警報音発生	0.7時間(鳴り止み-40秒、止し、騒動時)
[任意] 追加の「目覚まし装置」	
仕様	0.7時間(鳴り止み-40秒、止し、騒動時) 警報発生後 ウェルティスリッパーの音、モニタ表示、継続動作
緊急放送スイッチ	2種：1.非常時放送及び緊急通報の目的 (マイクからの音声放送が可能なこと)

ローカルワークサット	東京近郊にローカルワークサット設置可能で、1台あたり
ユーザ能力	4人/ワークサット
オリジナルワークサット	6台/地区、1日 1台より、数台まで
ワークサット	本府管内、リモコンマイク等が設置可能
入力ワークサットユニット	
入力能力	4人/入力ワークサット
主幹サットユニット	
入力能力	マイク2台、ライン×5
ライン数	ライン数×1
その他	本府、パブリック・ユース・センター内設置
CD-ROM形式	
ファイル形式	8ビット
標準フォーマット	CD-ROM/MAT/CD-ROMフォーマット
データ形式/ローダー	
入力/出力	音声入力×2、音声出力×2 (音声、モニタ用)
制御/音声出力	制御×1、音声×2、データ×2/標準出力
内蔵装置	ハードディスク1台、フロッピーディスク2台、CD-ROMドライブ(2倍速)
標準ソフトウェア/機能	駅名、駅間、時刻表、時刻表検索、時刻表印刷
ソフトウェアコントロール	CD-ROMでプログラム編集/ユーザー一括編集 (1台/1日/1台)
形式	8ビットマイク
プログラム	標準×7、特設×1、6、平日×1
制御/入力	マイク×2、ライン×2
インターフェイス	ライン×2、データ×2 (標準出力)
インターフェイス	ライン×2、データ×2
その他	パソコンでプログラム編集/駅名入力可能
標準電源/標準ユニット (ニカダ電源を含む)	
電源	ニカダ電源 (トランス方式)
電源/標準ユニット	
電源	AC100V 3相 A (基本回路標準)
コントロール	標準×2、ACコントロール×8
コントロール	コントロール×2、AC 6A
入力ワークサットユニット	
入力	音声入力×2、リモコンマイク、外部制御×10
入力能力	マイク2台、ライン×5、CD-ROM、データ×2
ライン数	10 (標準×8、オプションコントロール×2)
標準電源/標準ユニット (2台/標準) (10標準)	
スピーク/端子	20 (10)
標準電源	200W/標準
標準電源/入力	20 (10)
標準電源/出力	4
標準電源/制御	4
標準電源/制御	2系統 (100W/24V出力/標準)

The technical drawing shows two views of the device. The top view indicates a width of 60mm and a height of 27mm. The side view indicates a depth of 18mm.


アッテネータ	
--------	--

更新		天井埋込スピーカー（ATT付）
----	---	-----------------

 

定電入力	6W (1.67kV), 2W (3.3kV), 1W (10kV)
入力インピーダンス	1.67kΩ, 3.3kΩ, 10kΩ
周波数特性	2.0Hz ~ 15kHz
出力電圧レベル	9.4dB (1m/1W)
使用スピーカ	1.2cm コーンスピーカ
重量測定	4.0g (ATT付のみ)
仕上げ	ネット: アルミバンネット 枠: ABS 樹脂製

 1. *Journal of the American Medical Association*, 1997; 277: 1039-1043.



実効入力	3W
入力インピーダンス	30Ω
周波数特性	120Hz~12kHz
出力音圧レベル	92dB (1m, 1W)
使用スピーカ	18cmコーンスピーカ
質量調度	4kg



【更新】
非常リモコン20局

【機器更新】
非常・業務兼用放送アンテナ
※更新機器はE-03参照

凡 例	記 号	名 称
	EM	非常・業務兼用放送アンテナ (機器更新)
	○	非常リモコン (既設流用)
	△	天井埋込スピーカー (既設流用)
	▽	天井スピーカー (A T T付) (既設流用)
	◇	壁掛スピーカー (A T T付) (既設流用)
	◇	アンテナ

特記なき配線は下記による。
—●— EM-HP1. 2-2C (PF16) (既設流用)
—●— EM-HP1. 2-3C (PF16) (既設流用)
—●— EM-HP1. 2-10P (PF22)
—●— EM-MEES0. 75-2C (既設流用)

【更新】
非常リモコン20局

1階平面図 S=1/150

防火区画を示す。
区画間通気管等
防火区画大気開放工法

久留米市
田主丸総合支所
地域振興課

設計事務所 (概略)

設計協力事務所 (構造・電気・機械)



業務名
田主丸総合支所非常用放送設備更新業務

図面名称
1階平面図

縮尺
S=1/150

設計年月日
R06.07

図面番号
E-04

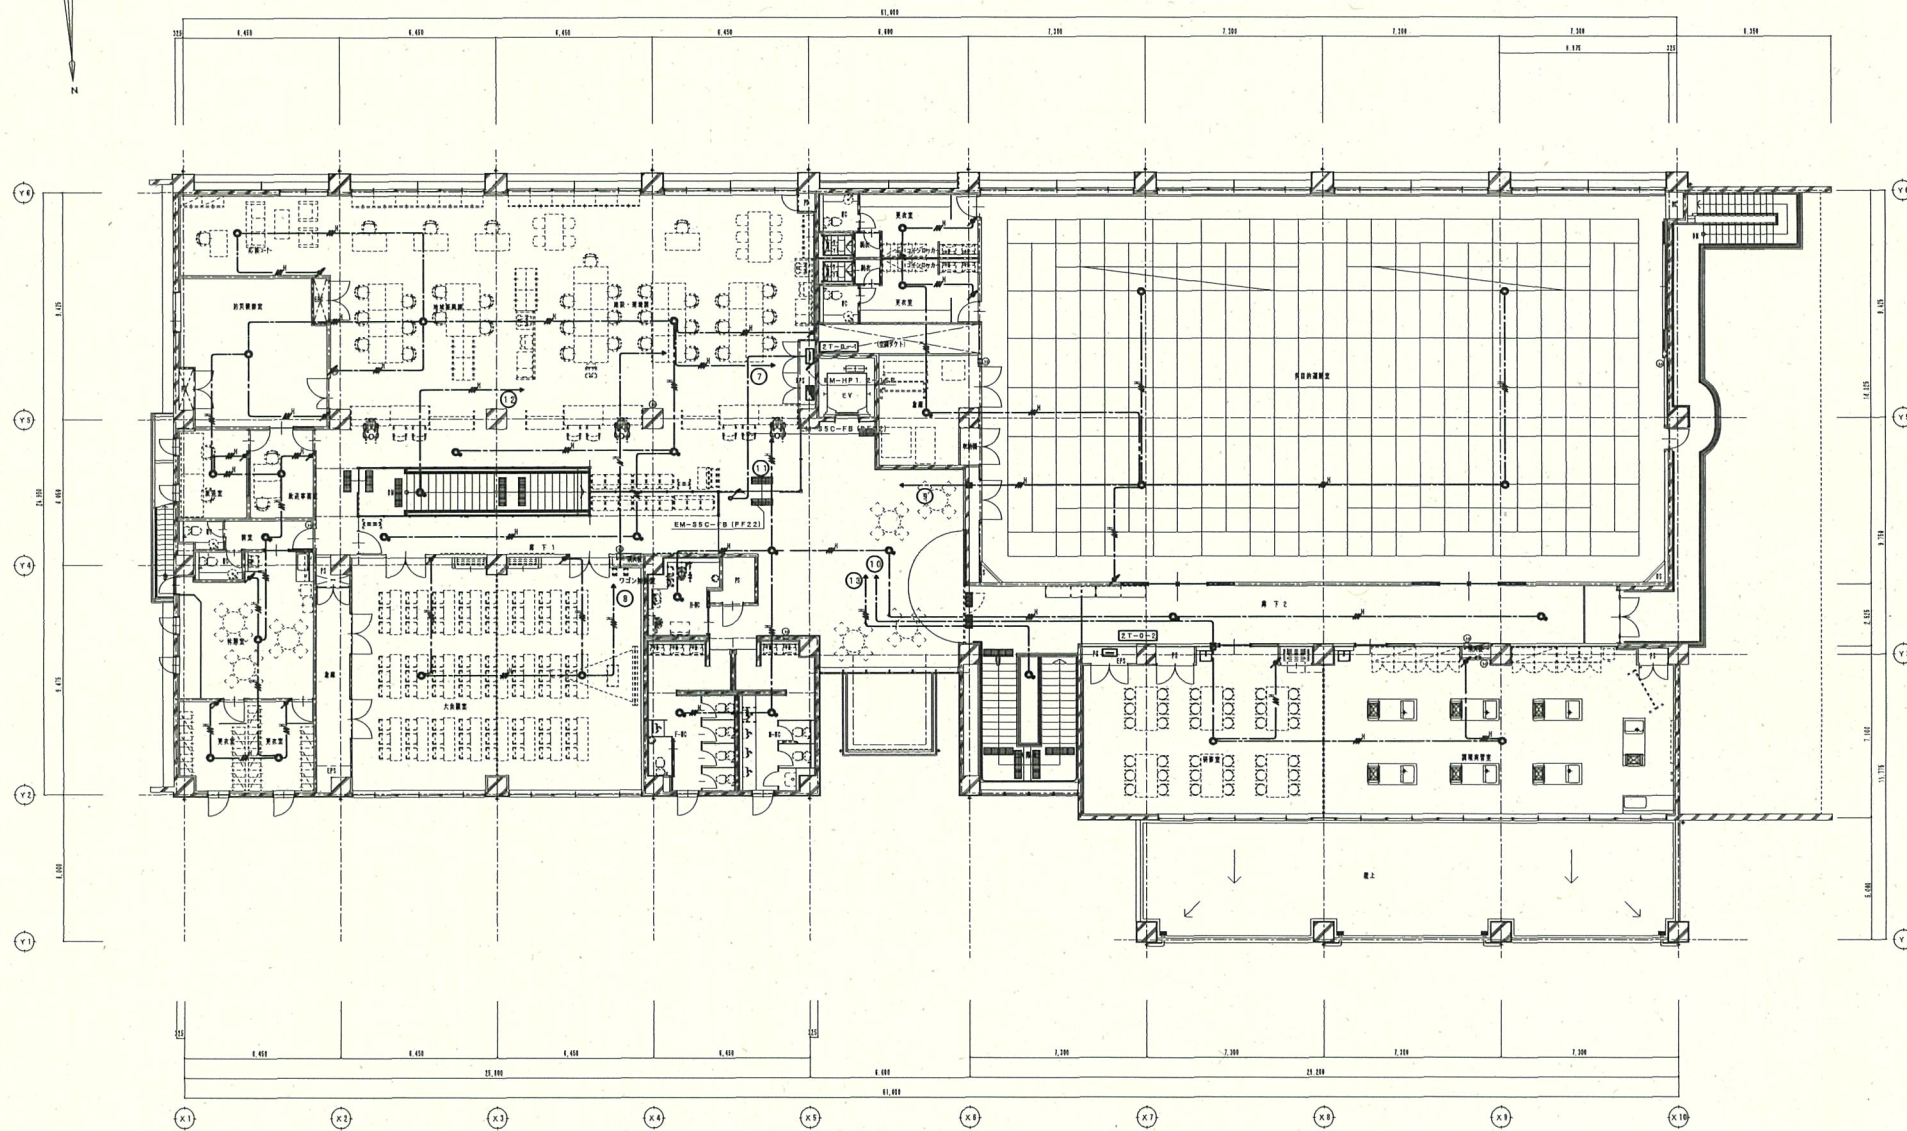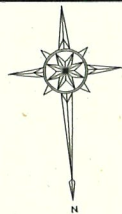

2階平面図 S=1/150

--- 防火区画を示す。
--- 設備区画を示す。
--- 構造大断面を示す。

久留米市
田主丸総合支所
地域振興課

設計事務所（建築）

設計協力事務所（電気・電気・機械）

業務名

田主丸総合支所非常用放送設備更新業務

図面名称

2階平面図（参考）

縮尺


S=1/150

設計年月日

R06.07

図面番号

E-05

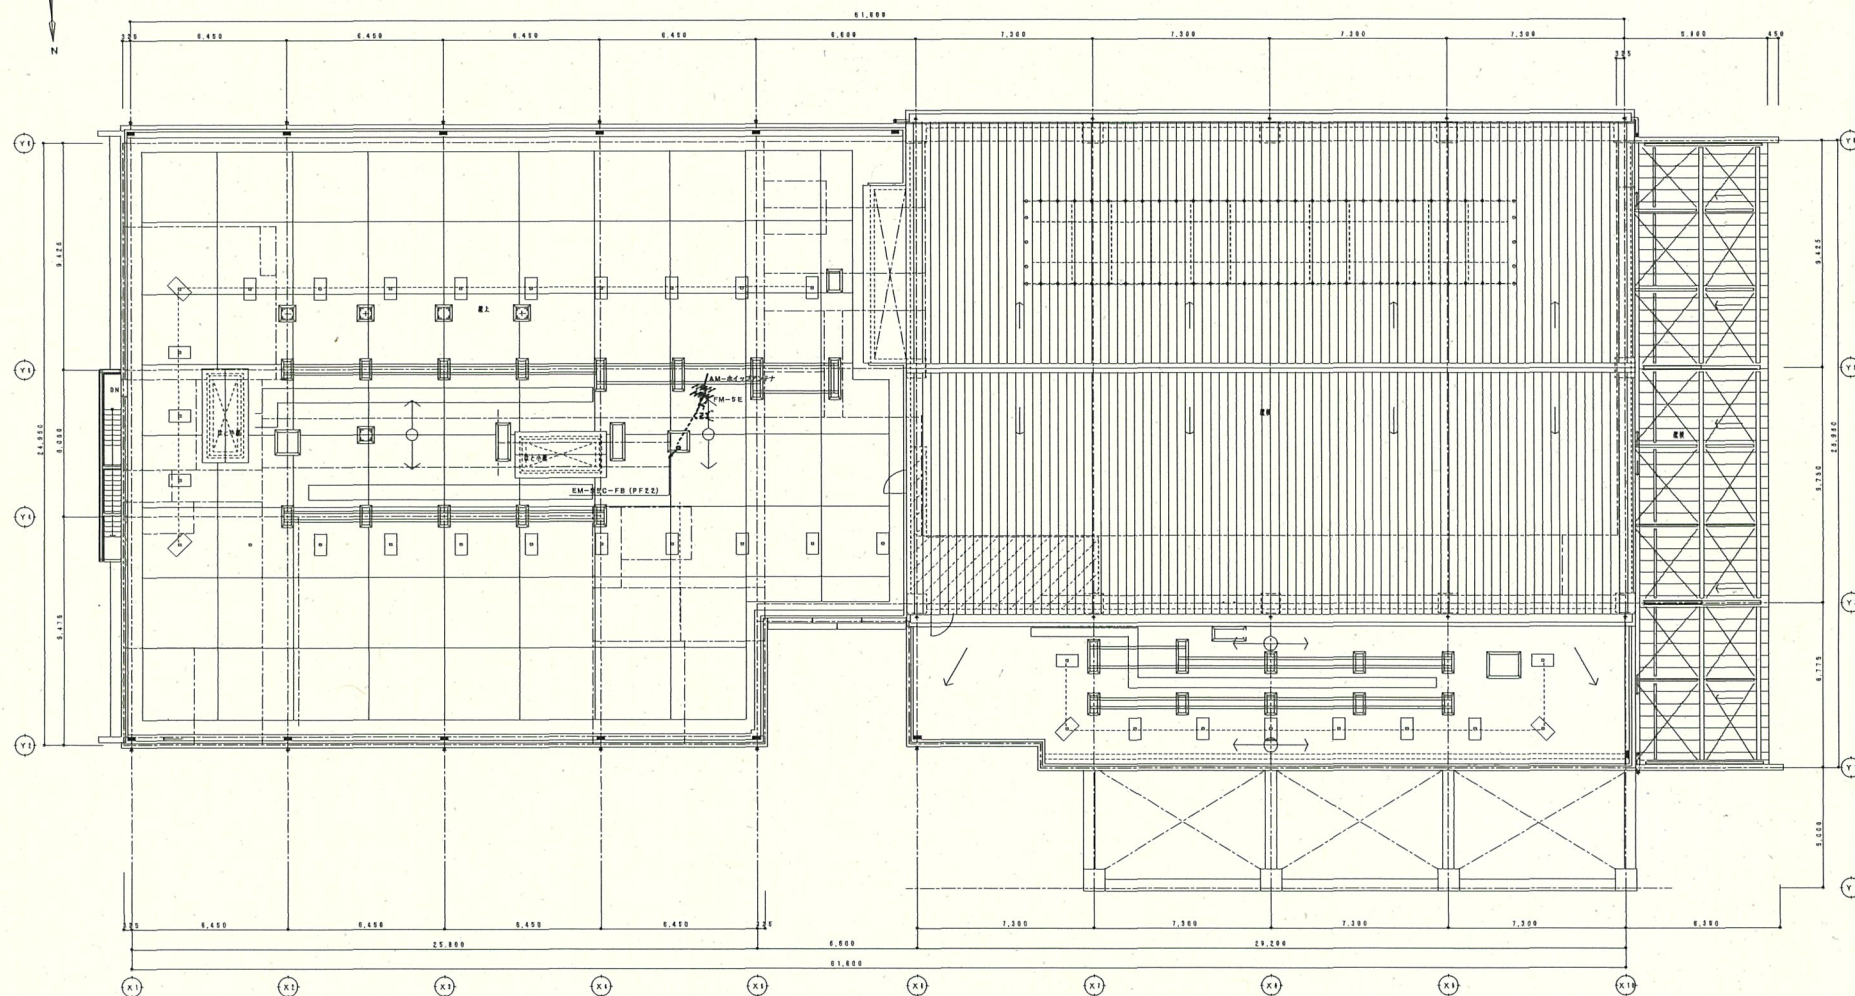

R階平面図 S=1/160

久留米市
田主丸総合支所
地域振興課

設計事務所 (建築)

設計協力事務所 (構造・電気・機械)

業務名

田主丸総合支所非常用放送設備更新業務

図面名称

R階平面図 (参考)

縮尺

S=1/150

設計年月日

R06.07

図面番号

E-06