


空調

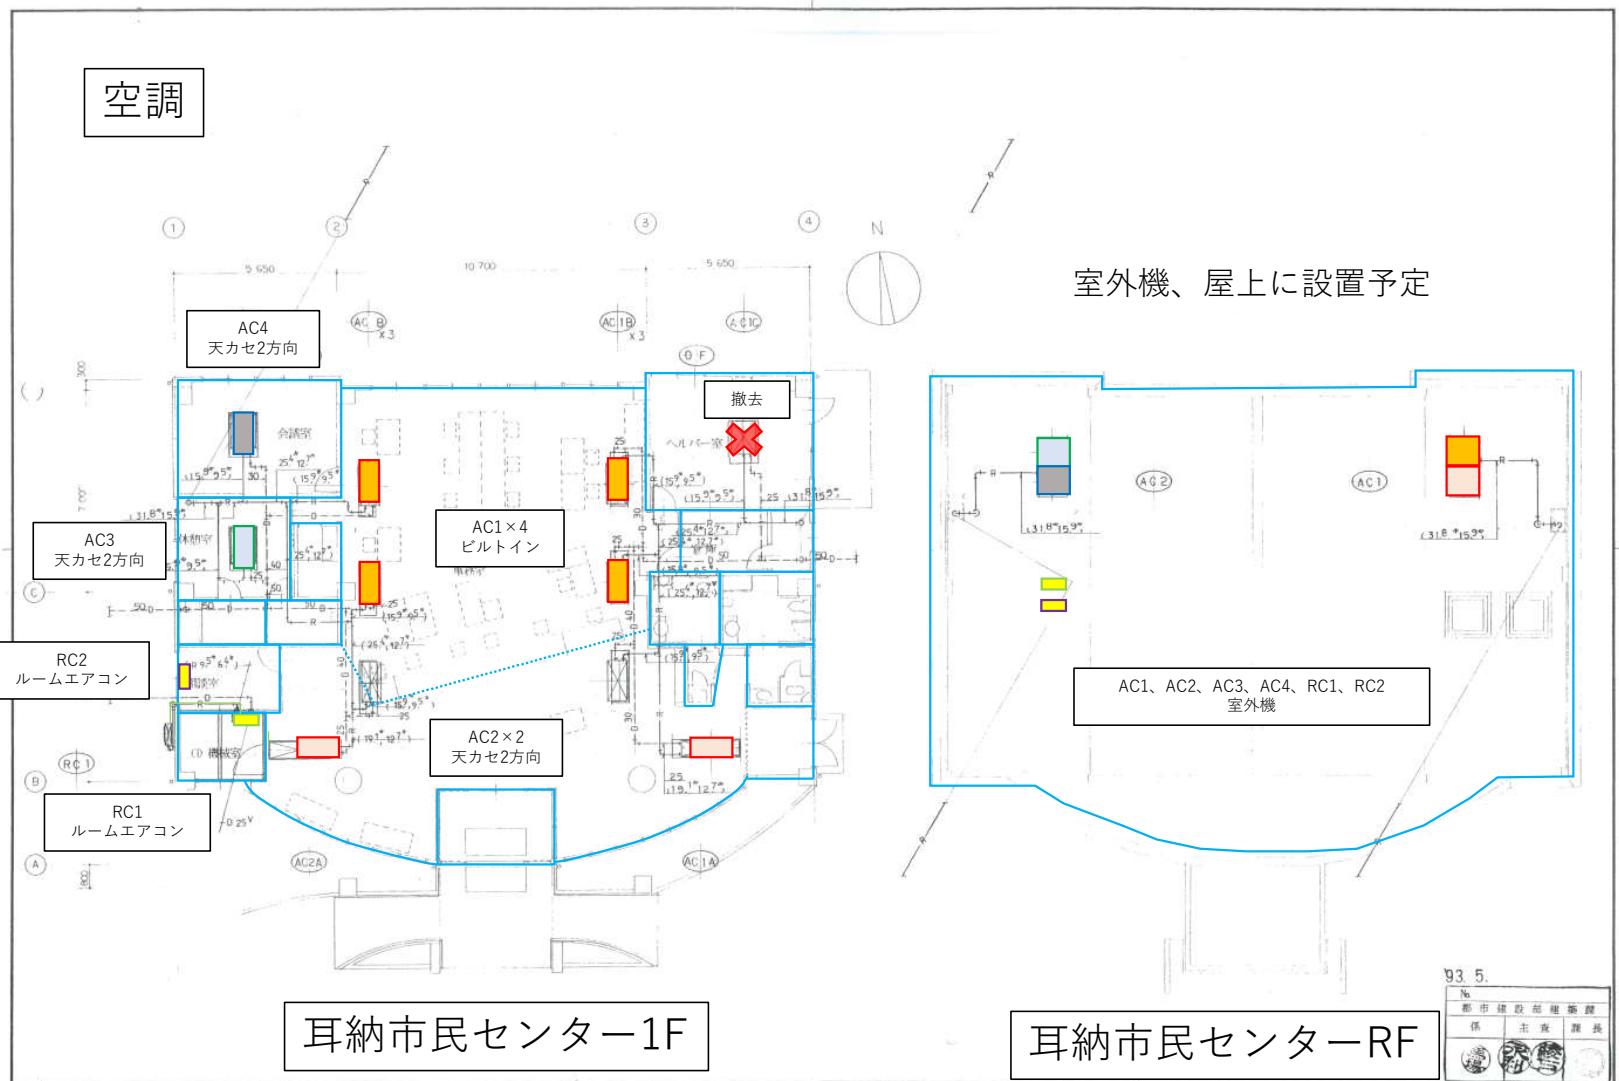

室外機、屋上に設置予定


耳納市民センター1F

耳納市民センターRF

記	月	日	事務所登録 福岡県知事登録 第1-24962号	設計年月日	設計	検図	承認印	工事名称	行政棟建設空調設備工事	設計番号
事	-	-	Σ1級建築士事務所	縮尺	1/100	製図	担当	耳納市民センター		
			1級建築士 第88237号 安松 充彦					図面名称	1 階 屋 上 平 面 図	図面番号
										M-5/6

換気

- 全熱交換換気扇
- 普通換気扇
- レンジフード
キッチンフード

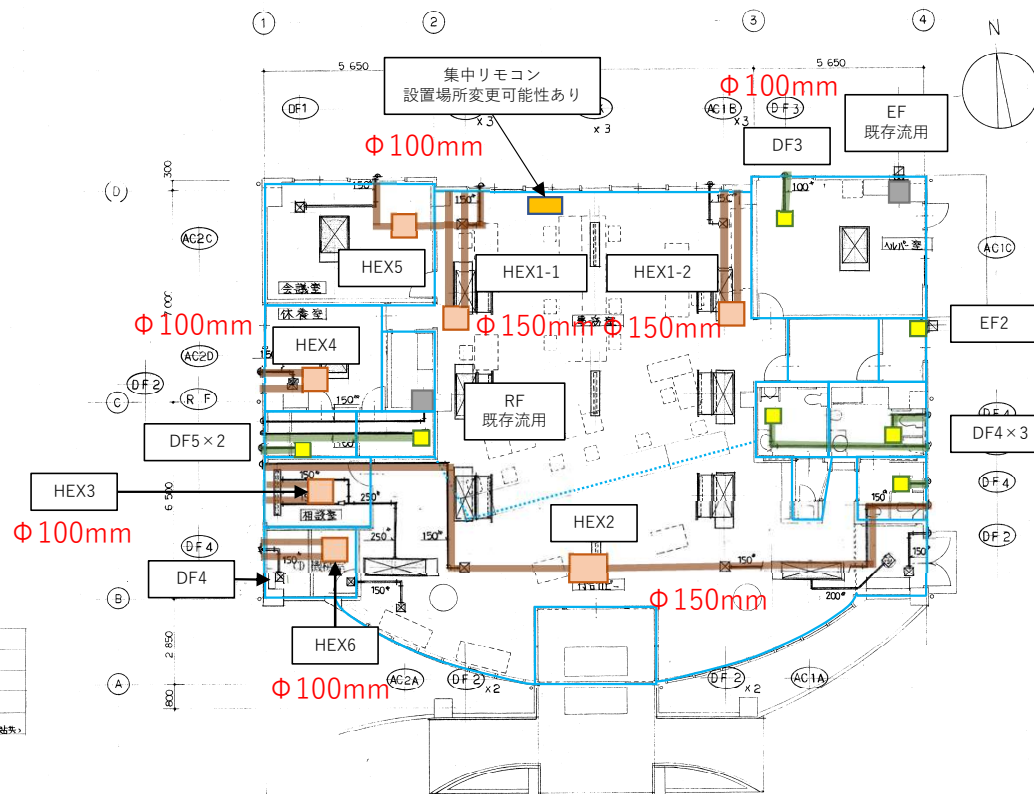

相談室
吹出口
FLT 1500 L
620 M ³ /H
BOX 1700 x 300 x 350 (6W25T内貼)

事務室
吹出口
VHS 770 x 170
840 M ³ /H

喫煙室
吹出口
C.P. 50 #20 (SED)
465 M ³ /H
BOX 400 x 400 x 300 (6W25T内貼)

C.D. 浅床室
HS 200 x 200
BOX 300 x 300 x 300 H

93.5
N
都市建設部建築課
係 主 査 課 長

耳納市民センター1F

記	月	日
事		

事務所登録 福岡県知事登録 第1-54962号
Σ1級建築士事務所
 1級建築士 第88237号 安松 充彦

設計年月日	設計	検閲	承認印
縮尺	製図	担当	承認年月日
S=1:100			