
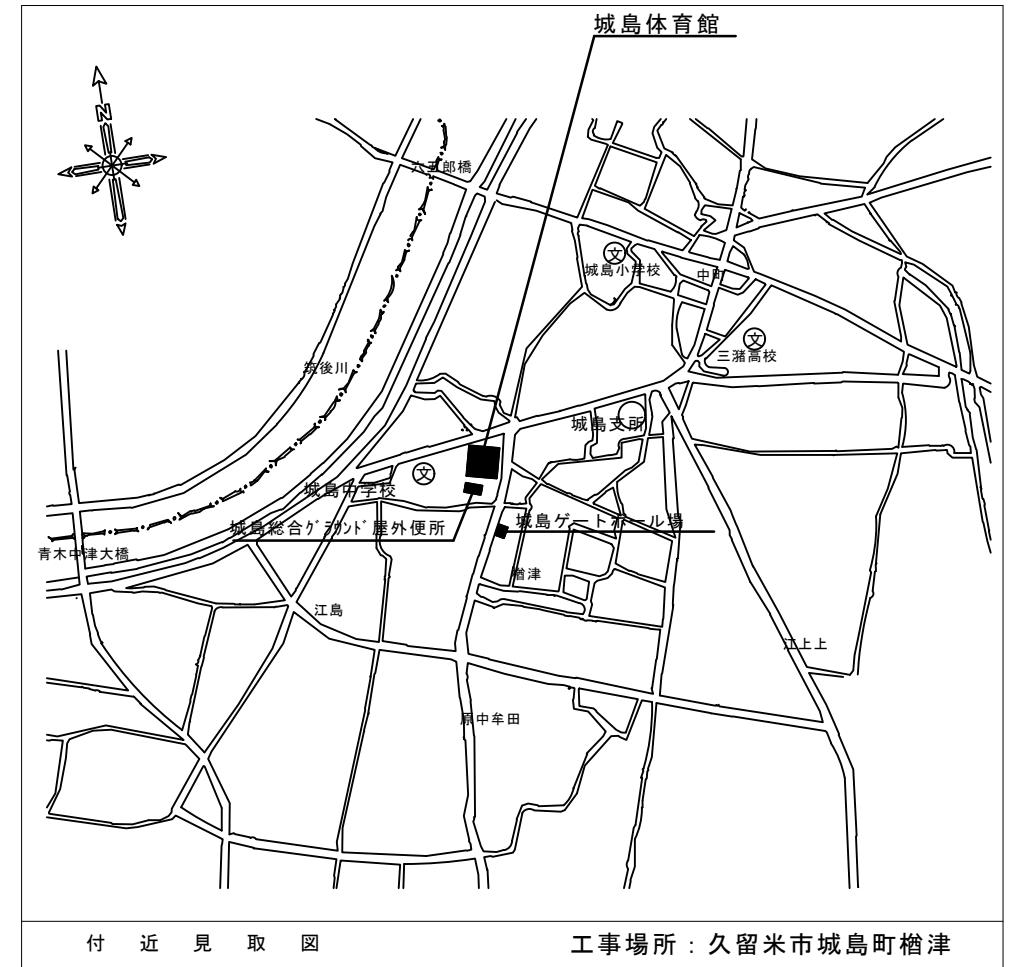


# 城島体育館高天井用照明器具取替修繕

図 面 リ ス ト		
図面番号	図 面 名 称	縮 尺
E-01	図面リスト	NO SCALE
E-02	配置図・付近見取図	NO SCALE
E-03	1階平面図	NO SCALE

	久留米市 市民文化部 体育スポーツ課	設計事務所（建築）	修繕名	設計年月日	
		設計協力事務所（構造・電気・機械）	城島体育館高天井用照明器具取替修繕	R04.07	
			図面名称	縮尺	図面番号
			図面リスト	NO SCALE	E-01

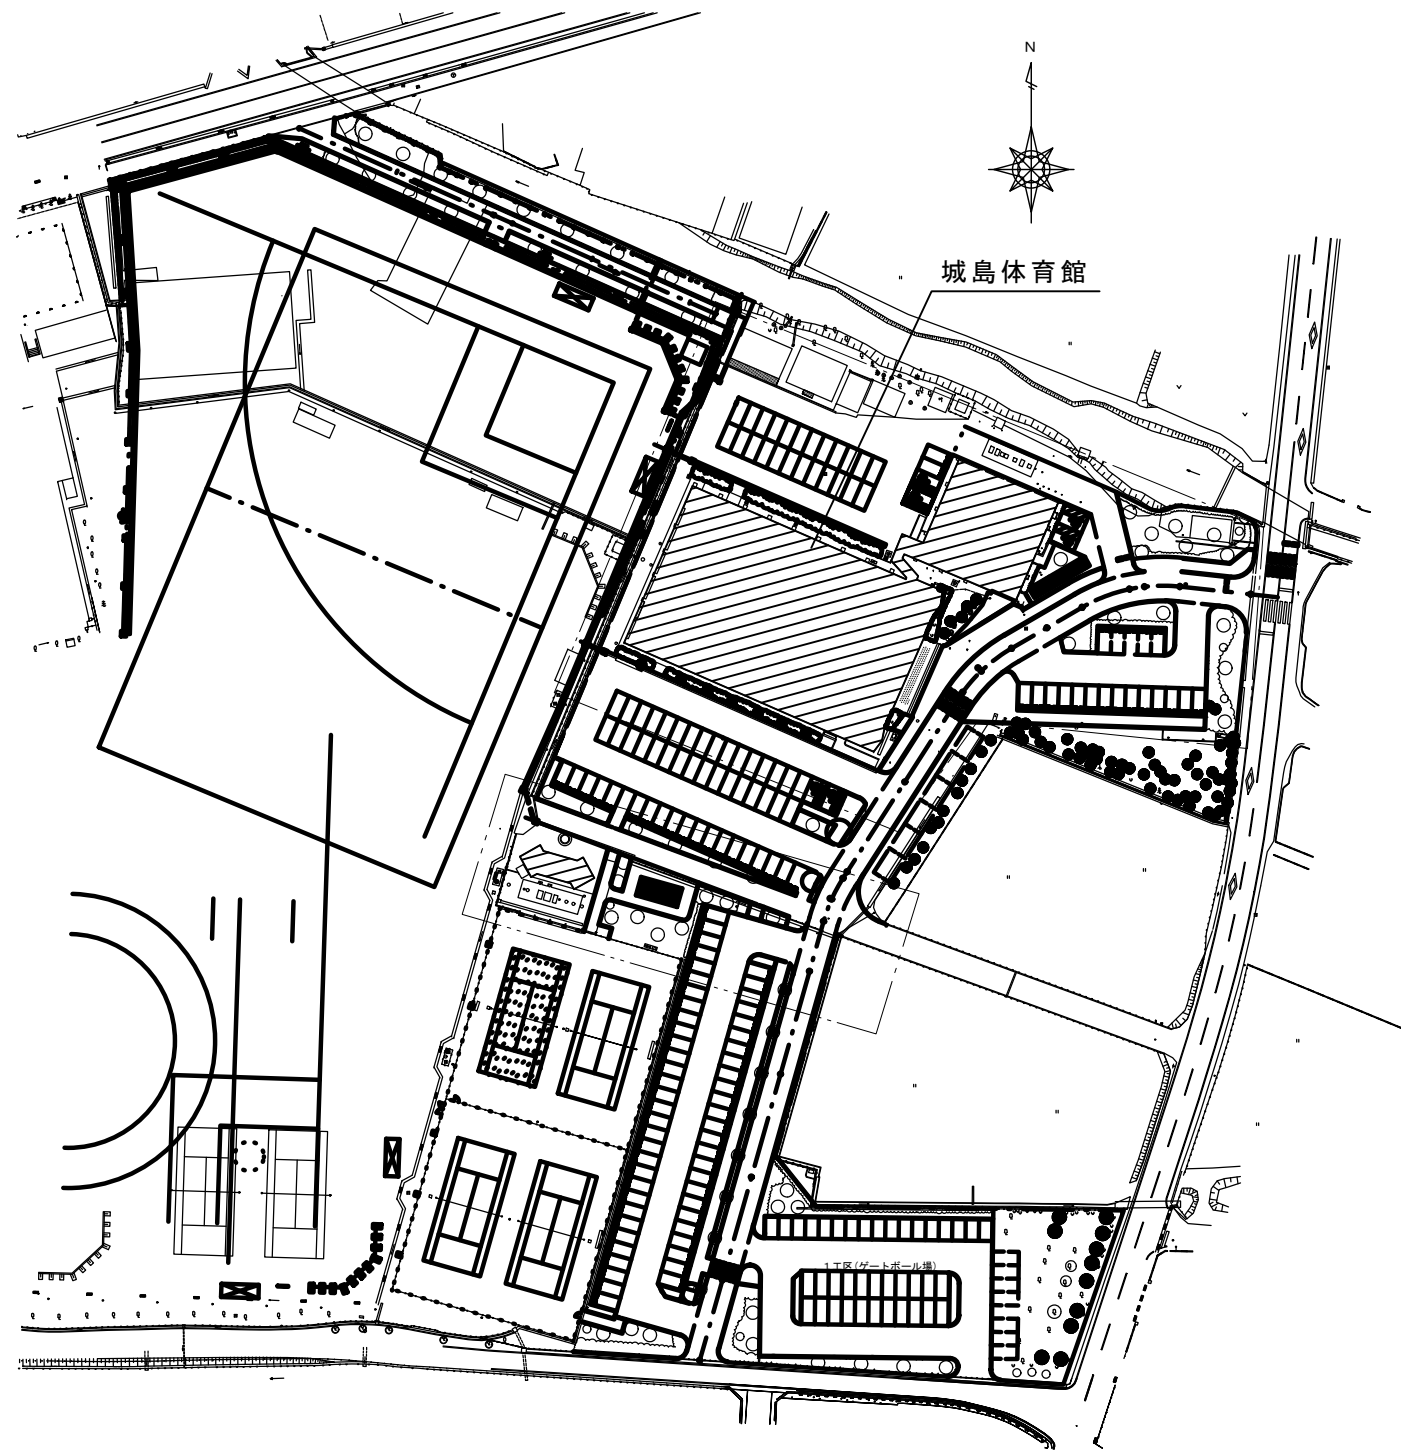

**特記事項**

1. 本設計書に記載なき事項は、国土交通省大臣官房官庁営繕部監修「公共建築工事標準仕様書」（電気設備工事編）平成31年度版及び営繕部設備・環境課監修「公共建築設備工事標準図電気設備標準図」平成31年版による他、関係法規、規定、規則に従い請負者の責任施工とする。
2. 本工事に使用する機材等は、メーカーリストの他同等品以上とし監督職員の承諾を受ける。
3. 本工事に必要な工事用電力、官公庁への諸申請手続きなどの費用は、すべて請負者の負担とする。
4. 工事の進行に必要な官公庁への手続きは、請負者で速やかに行う。
5. 本工事着工に先立ち施工図、納入仕様書等を提出し、監督職員の承諾後、着工する。
6. 工事完成書類は、監督職員の指示により提出する。
7. 工事写真は、国土交通省官庁営繕部監修「工事写真の撮り方建築設備編」改訂第3版による。
8. 本工事施工において既存施設に破損、汚損が生じた場合請負者の負担において速やかに原形復旧する。

特記事項  
 図面をA3サイズに縮小する場合の倍率は、下記のとおり読み替えて全ての図面に共通とする。  
 ○A1サイズの場合、1/2とする。  
 ・A2サイズの場合、7/10とする。

久留米市  
 市民文化部  
 体育スポーツ課

設計事務所

修繕名

城島体育館高天井用照明器具取替修繕

設計年月日

R4.07

図面名称


配置図・付近見取図

縮尺

NO SCALE

図面番号

E-02

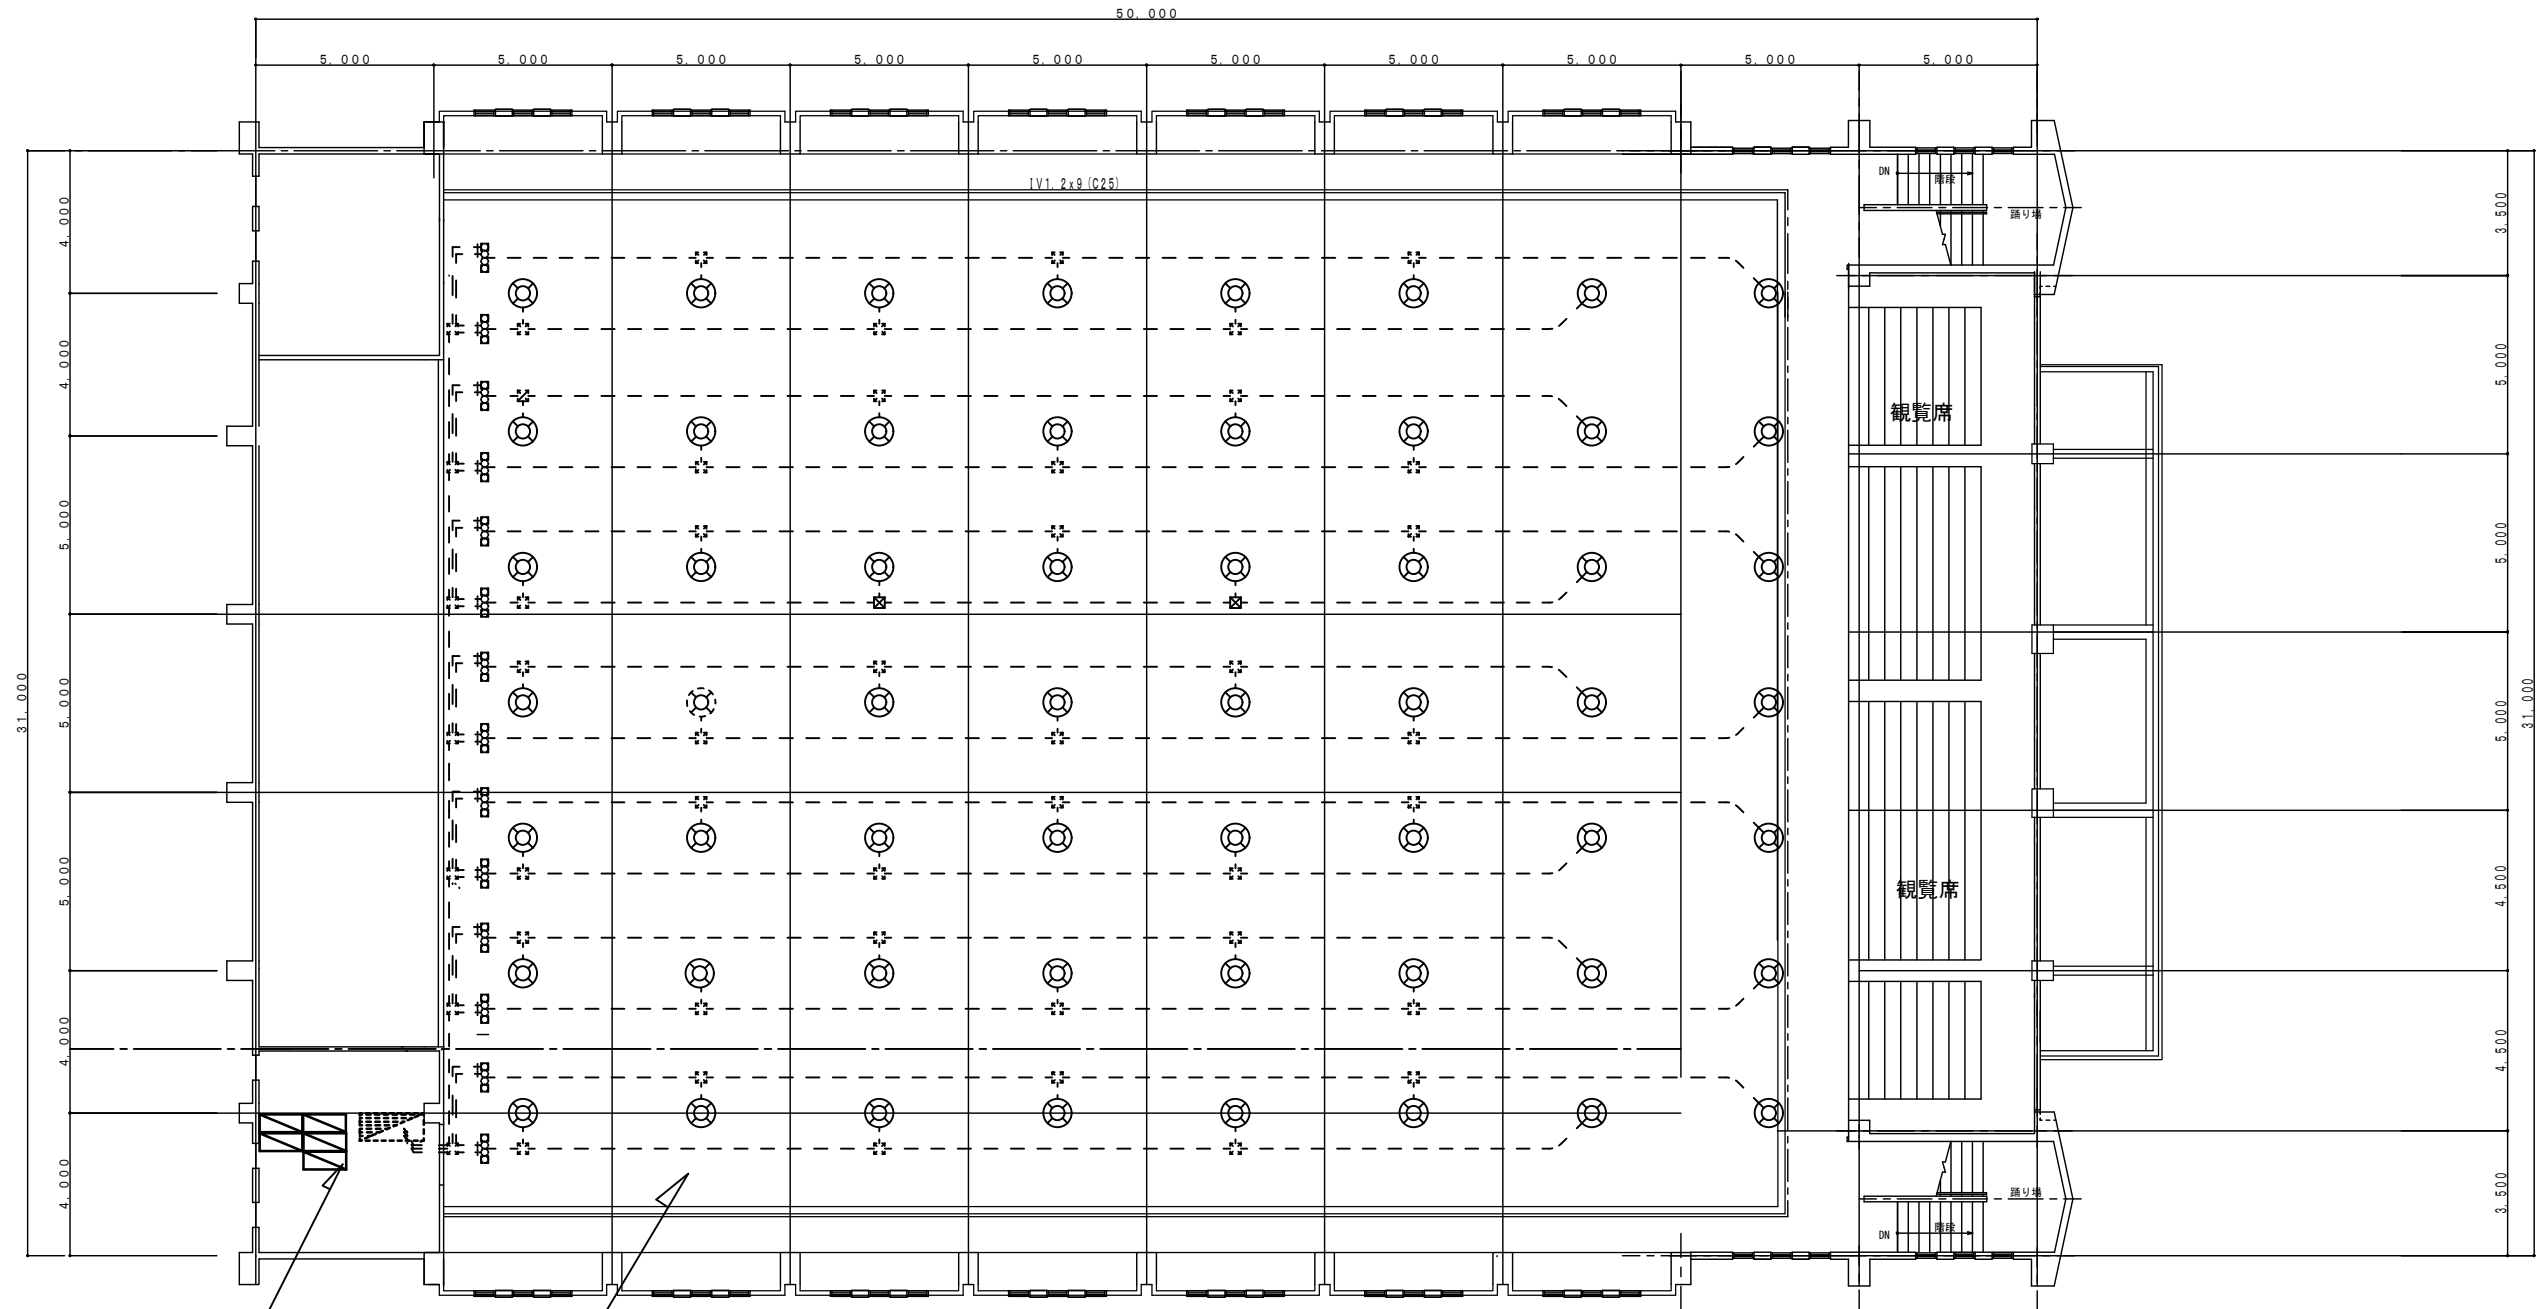

2階上部平面図

既設安定器盤5面  
安定器盤にて安定器撤去及び配線接続

- ・ 既存照明56台LED化
- ・ 仮設足場
- ・ 産業廃棄物処理

凡例

記号	名称	備考
⊙	マルチハロゲン400W (既存)	56台 撤去更新
▭	安定器収納盤	改修
▨	既設電灯分電盤	既設そのまま
- - -	既設配線	既設そのまま

【新設照明器具参考姿図】

高天井用照明器具 (LED)

● 器具光束：21,200 lm  
 ● 定格電圧：AC100V～242V  
 ● 消費電力：114.0W (AC200V時)  
 ● 固有エネルギー消費効率：185.9 lm/W (AC200V時)  
 ● 光源寿命：60,000時間 (光束維持率90%)  
 ● 相関色温度：5000K (昼白色) 平均演色評価数 (Ra) : 70  
 ● 質量：2.6kg 連続調光：約5～100%  
 ● アングル：SGC 下面カバー：ポリカーボネート樹脂  
 ● 落下防止ワイヤー同梱 400w形メタルハライドランプ相当

特記事項  
 図面をA3サイズに縮小する場合は、下記のとおり読み替えて全ての図面に共通とする。  
 ○ A1サイズの場合、1/2とする。  
 ・ A2サイズの場合、7/10とする。

久留米市  
 市民文化部  
 体育スポーツ課

設計事務所	修繕名	設計年月日
	城島体育館高天井用照明器具取替修繕	R4.07
図面名称	縮尺	図面番号
2階上部平面図	NO SCALE	E-03