

西田体育館高天井用照明器具取替修繕

図 面 リ ス ト		
図面番号	図 面 名 称	縮 尺
E-01	図面リスト	NO SCALE
E-02	付近見取図・1階上部平面図	NO SCALE


	久留米市 市民文化部 体育スポーツ課	設計事務所（建築）	修繕名 西田体育館高天井用照明器具取替修繕	設計年月日 R04.07
		設計協力事務所（構造・電気・機械）	図面名称 図面リスト	縮尺 NO SCALE
			図面番号 E-01	

特記事項


1. 本設計書に記載なき事項は、国土交通省大臣官庁官庁営繕部監修「公共建築工事標準仕様書」（電気設備工事編）平成31年度版及び営繕部設備・環境課監修「公共建築設備工事標準図電気設備標準図」平成31年版による他、関係法規、規定、規則に従い請負者の責任施工とする。
2. 本工事に使用する機材等は、メーカーリストの他同等品以上とし監督職員の承諾を受ける。
3. 本工事に必要な工事用電力、官公庁への諸申請手続きなどの費用は、すべて請負者の負担とする。
4. 工事の進行に必要な官公庁への手続きは、請負者で速やかに行う。
5. 本工事着工に先立ち施工図、納入仕様書等を提出し、監督職員の承諾後、着工する。
6. 工事完成書類は、監督職員の指示により提出する。
7. 工事写真は、国土交通省官庁営繕部監修「工事写真の撮り方建築設備編」改訂第3版による。
8. 本工事施工において既存施設に破損、汚損が生じた場合請負者の負担において速やかに原形復旧する。

凡例

記号	名称	規格
⊙	メタルハライドランプ700W(既存)	24台 撤去更新
□	安定器収納函	改修
■	既設電灯分電盤	既設流用
—	既設配線	既設流用

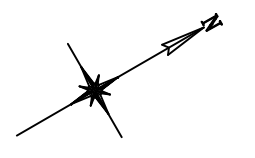


新設照明参考姿図

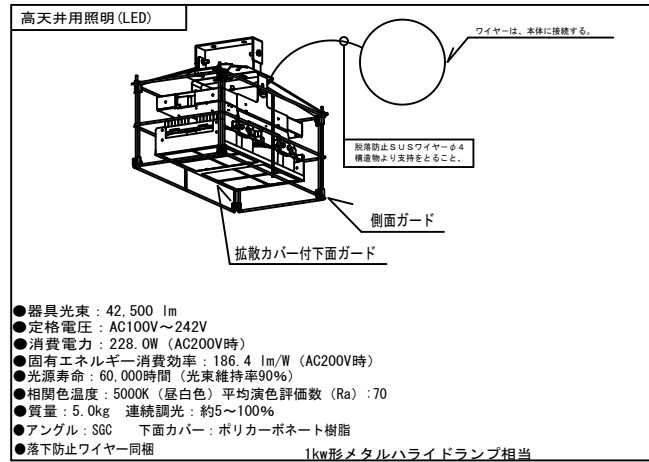


- ・ 既存照明24台LED化
- ・ 仮設足場
- ・ 産業廃棄物処理

- 安定器収納函
- 安定器撤去、配線接続

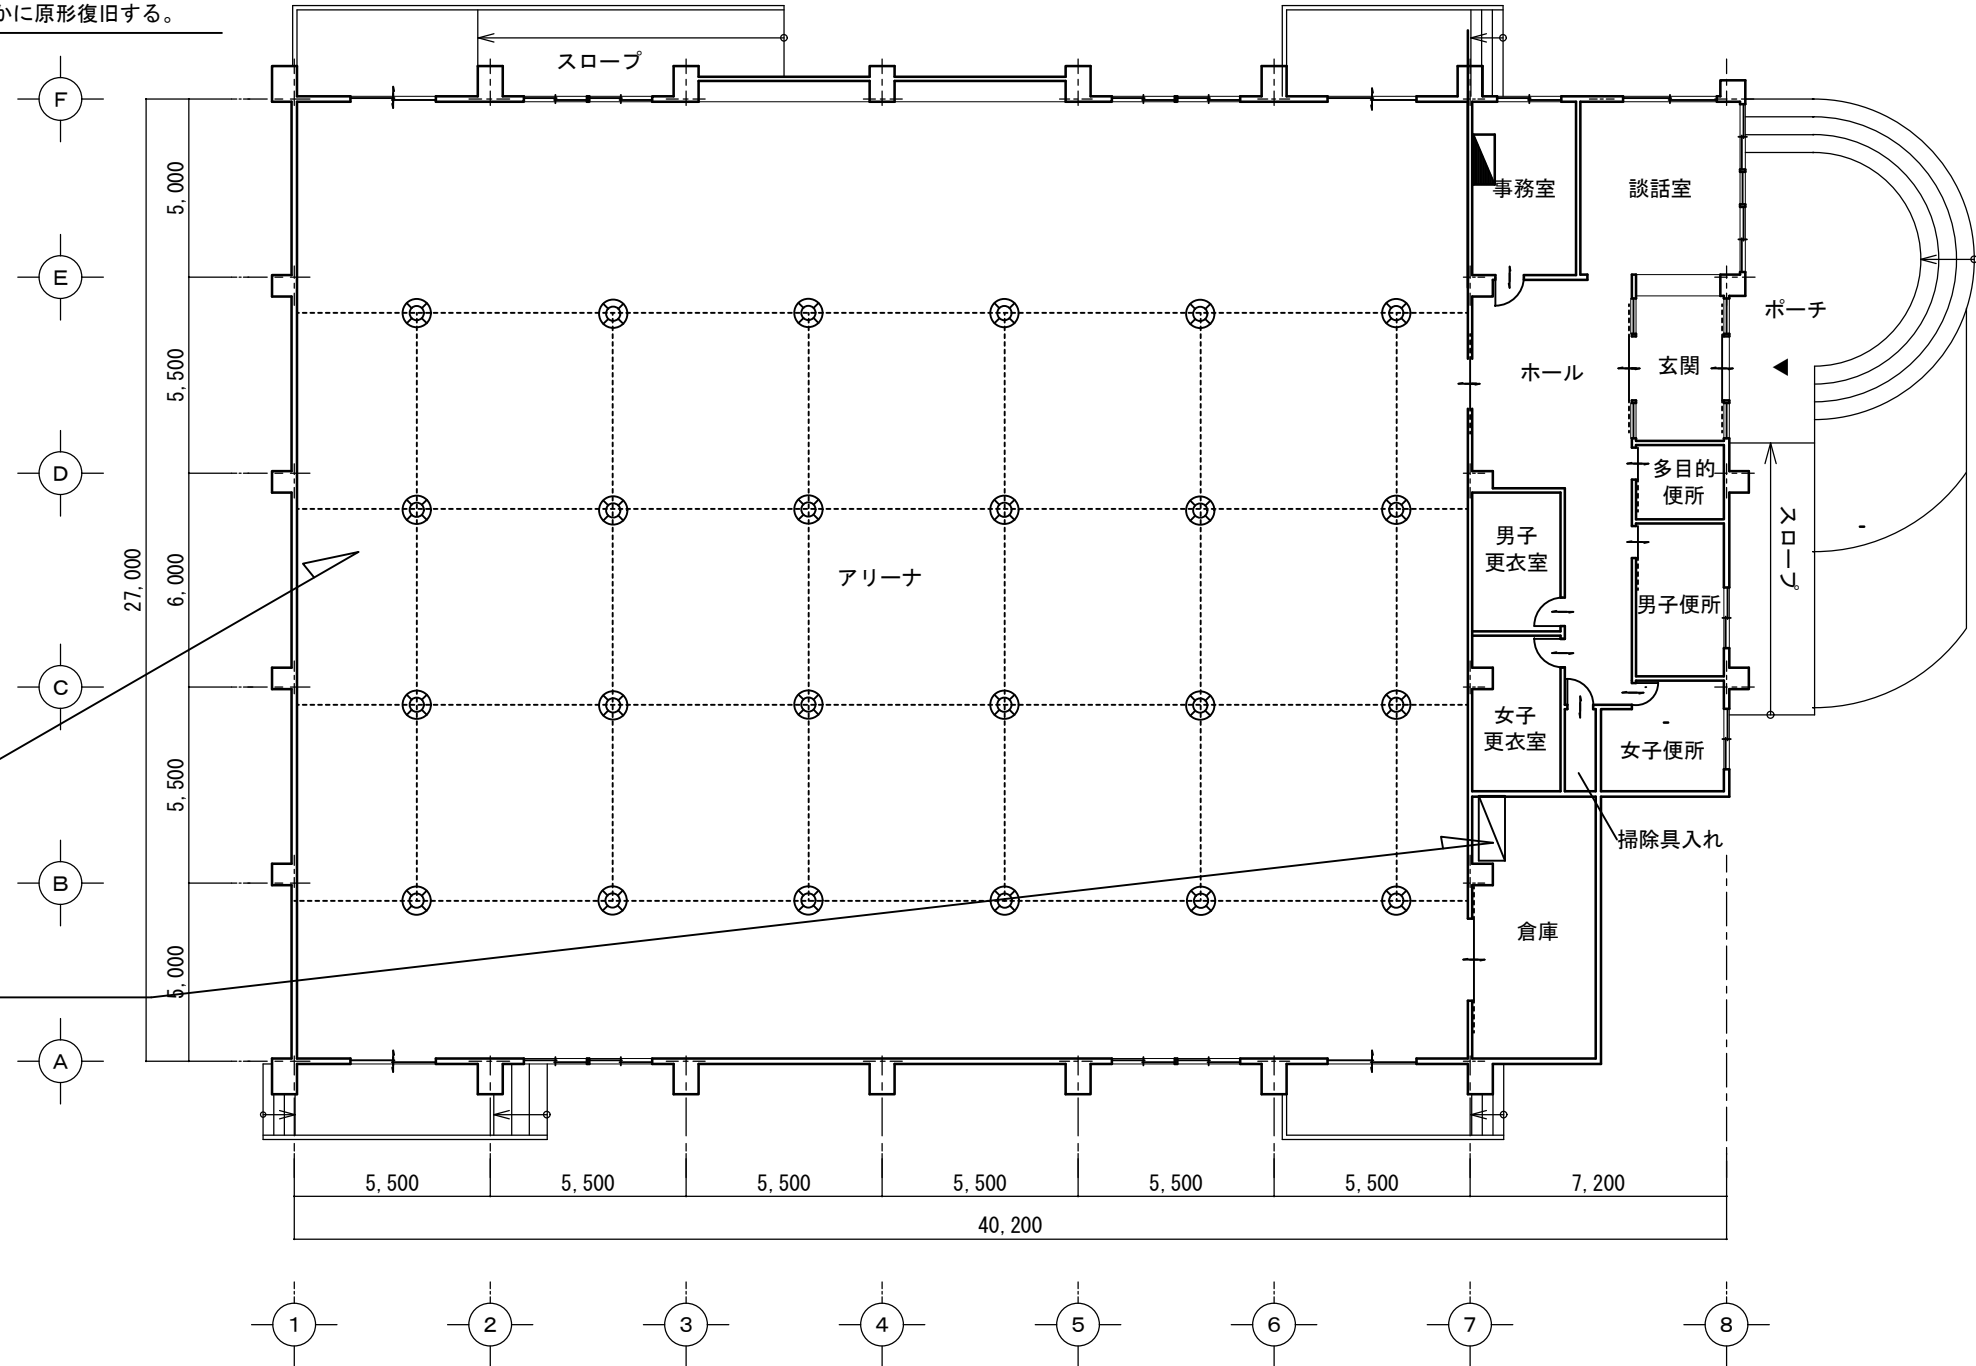

体育館天井上部

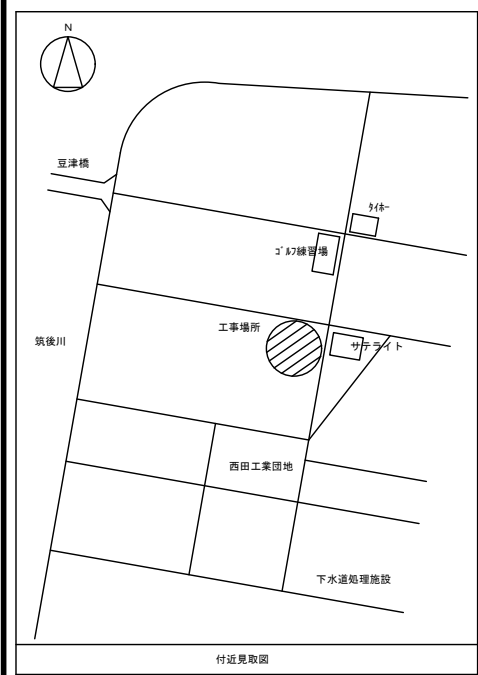

特記事項 図面をA3サイズに縮小する場合の倍率は、下記のとおり読み替えて全ての図面に共通とする。 ○A1サイズの場合、1/2とする。 ・A2サイズの場合、7/10とする。	久留米市 市民文化部 体育スポーツ課	設計事務所	修繕名	設計年月日
			西田体育館高天井用照明器具取替修繕	R4.07
		図面名称	縮尺	図面番号
		付近見取図・1階上部平面図	NO SCALE	E-02