


【遵守事項】1. 取付管のキャップは必ず管口を切断して取り外すこと。人力・機械では絶対に引き抜かないこと

2. 取付管に逆勾配等の不具合があれば下水道整備課 (TEL0942-30-9079) に連絡すること!

見本 久留米市

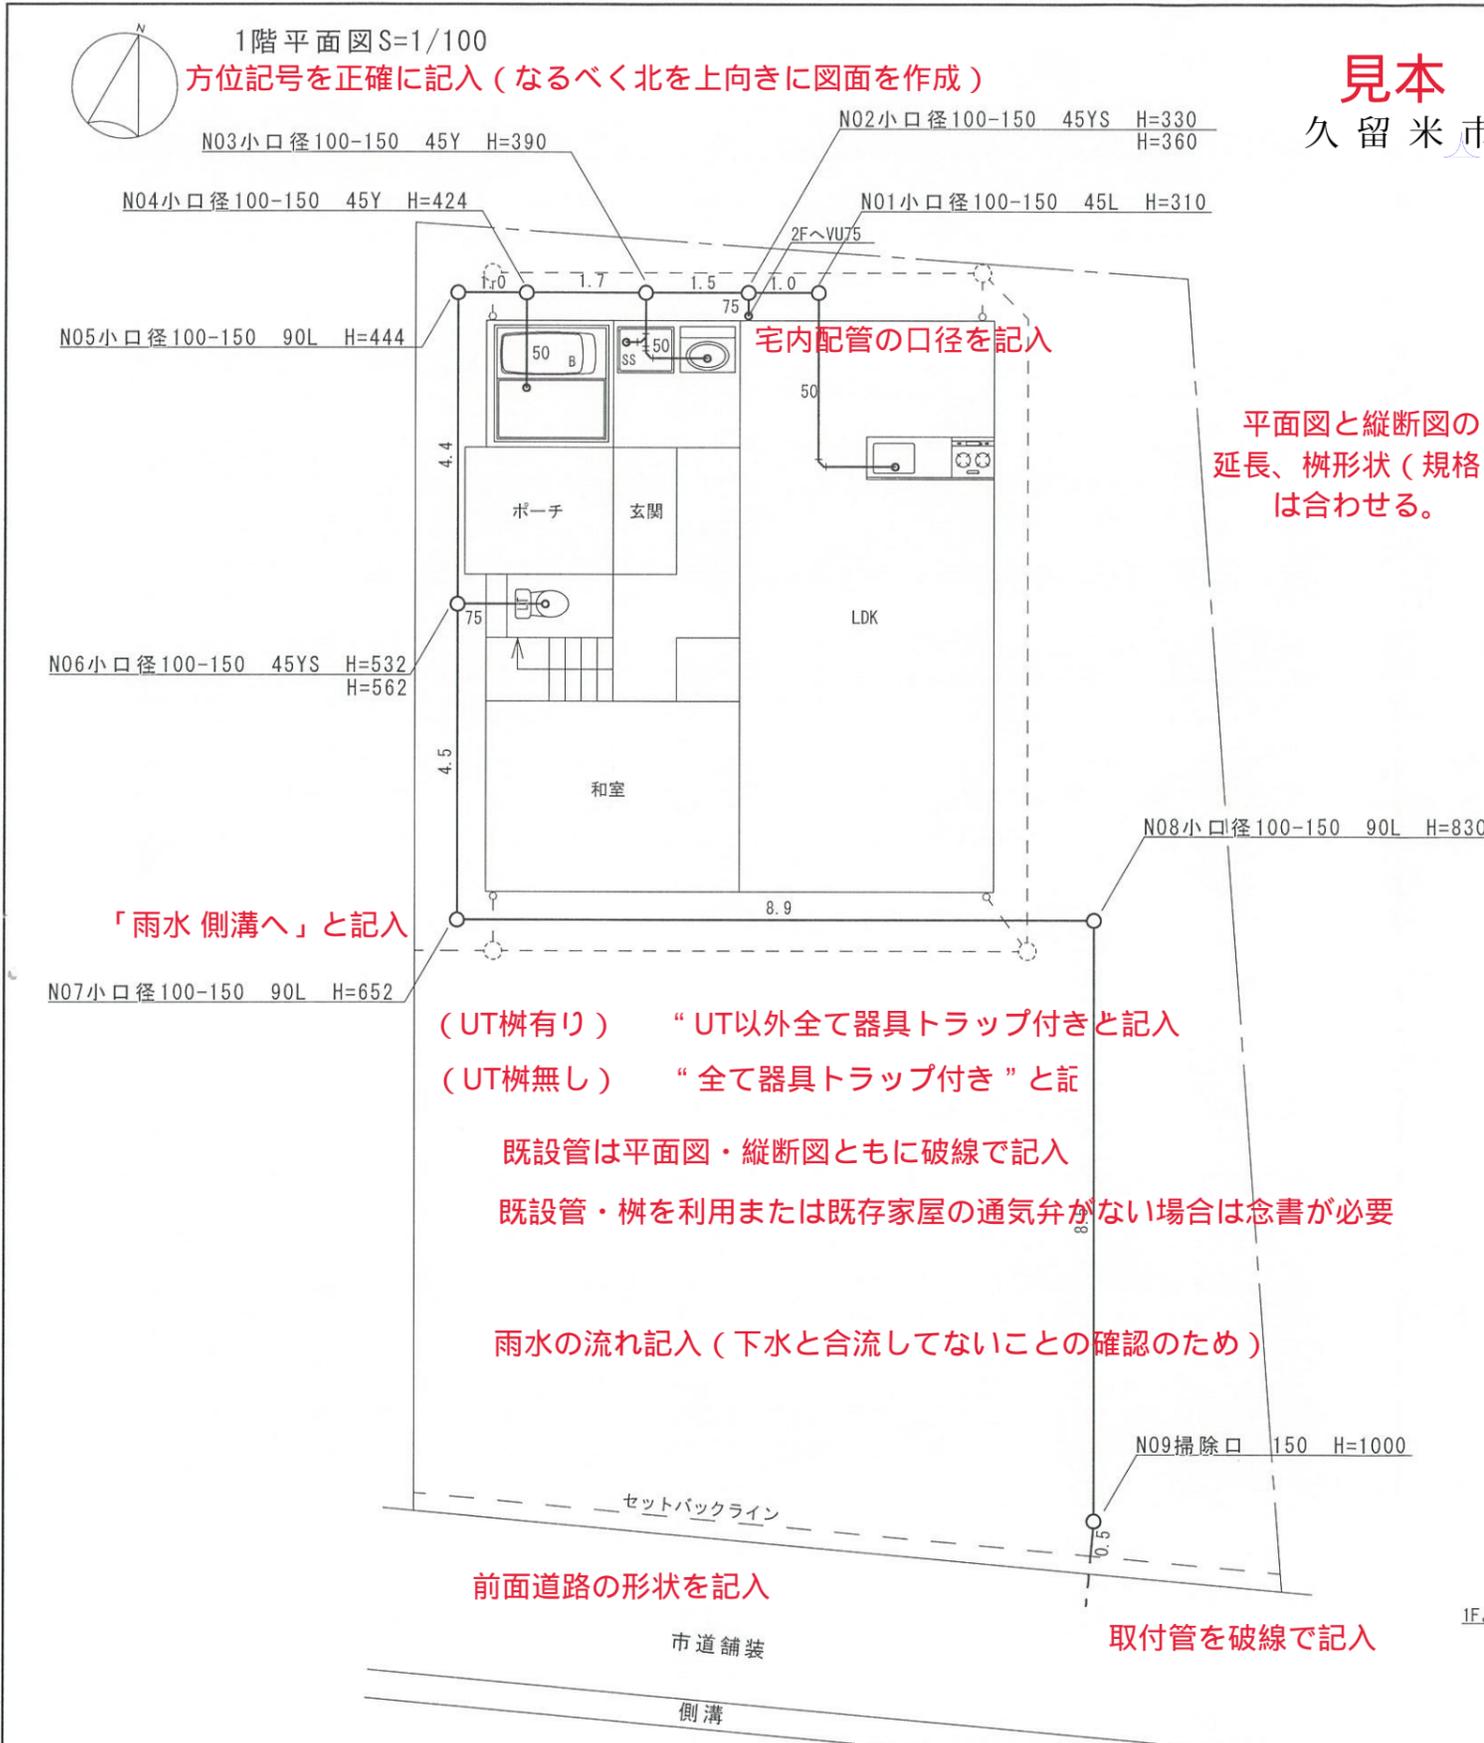


縦断図


管種・管径	VU100									VU150			
配管長さ	1.0	1.5	1.7	1.0	4.4	4.5	8.9	8.5	0.5	掃除口下流側 (取付管) の口径記入			
勾配	2/100									掃除口下流側の管底高記入			
管底高	9.790	9.770	9.740	9.710	9.676	9.656	9.568	9.538	9.448	9.270	9.100	9.100	9.090
土かぶり	0.200	0.220	0.250	0.280	0.314	0.334	0.422	0.452	0.542	0.720	0.890	0.840	0.750
地盤高	10.10	10.10	10.10	10.10	10.10	10.10	10.10	10.10	10.10	10.10	10.10	10.10	10.00
追加距離	0.0	1.0	2.5	4.2	5.2	9.6	14.1	23.0	31.5	32.0			

高さは小数点以下2位か3位まで

2階平面図 S=1/100

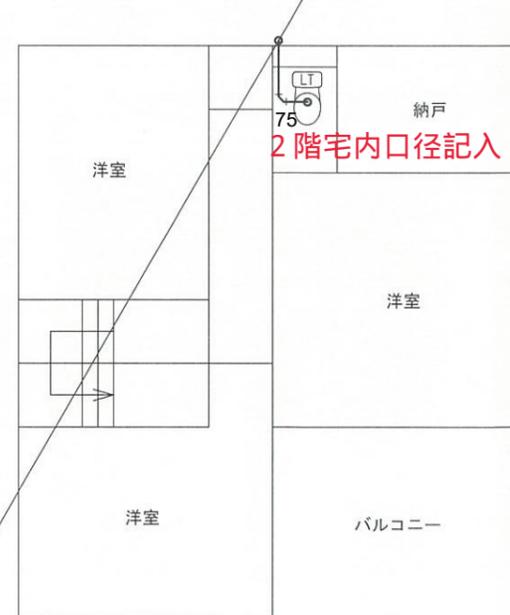

位置図の方位記入

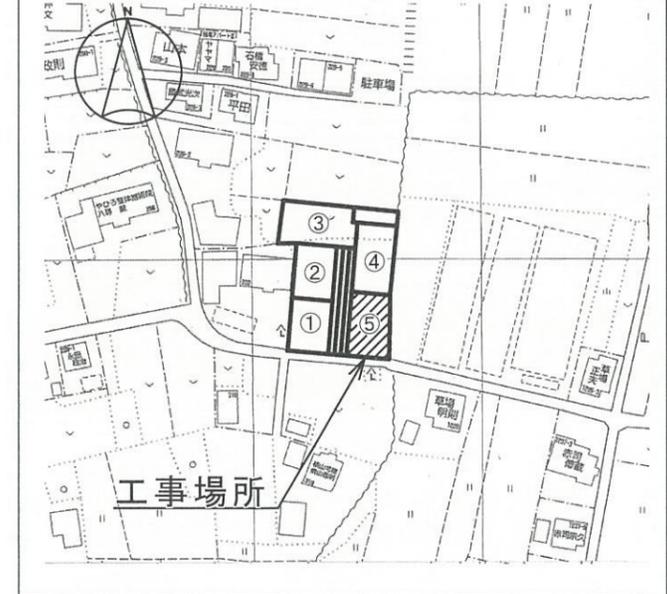

指定	(株)久留米排水工務店			統括者	製図者	水栓番号	設計	年月日	縮尺	S= 1/100	工事名	〇〇邸 新設	排水設備新設 (5号地) 工事
工事店	設計者	登録番号	24000	筑紫	筑紫	12345	完成		図番	1/1	工事場所	久留米市合川町	番地
	(主任技術者)氏名		筑紫 次郎			確認番号	使用開始						

配管ルートの変更や突発的な事項が発生した際は、給排水設備課 (TEL0942-30-8569) までご連絡ください。