


放光寺浄水場沈殿池清掃業務委託

図面リスト

図面番号	図面名称
M-01	図面リスト
M-02	放光寺浄水場平面図
M-03	1系沈殿池平面図
M-04	1系沈殿池断面図
M-05	2系沈殿池平面図
M-06	2系沈殿池断面図

発注部局	久留米市企業局上下水道部浄水管理センター		
図面名称	図面リスト		
業務名称	放光寺浄水場沈殿池清掃業務委託		
事業名	公共水道事業	事業年度	令和4年度
縮尺	————	図面番号	M-01

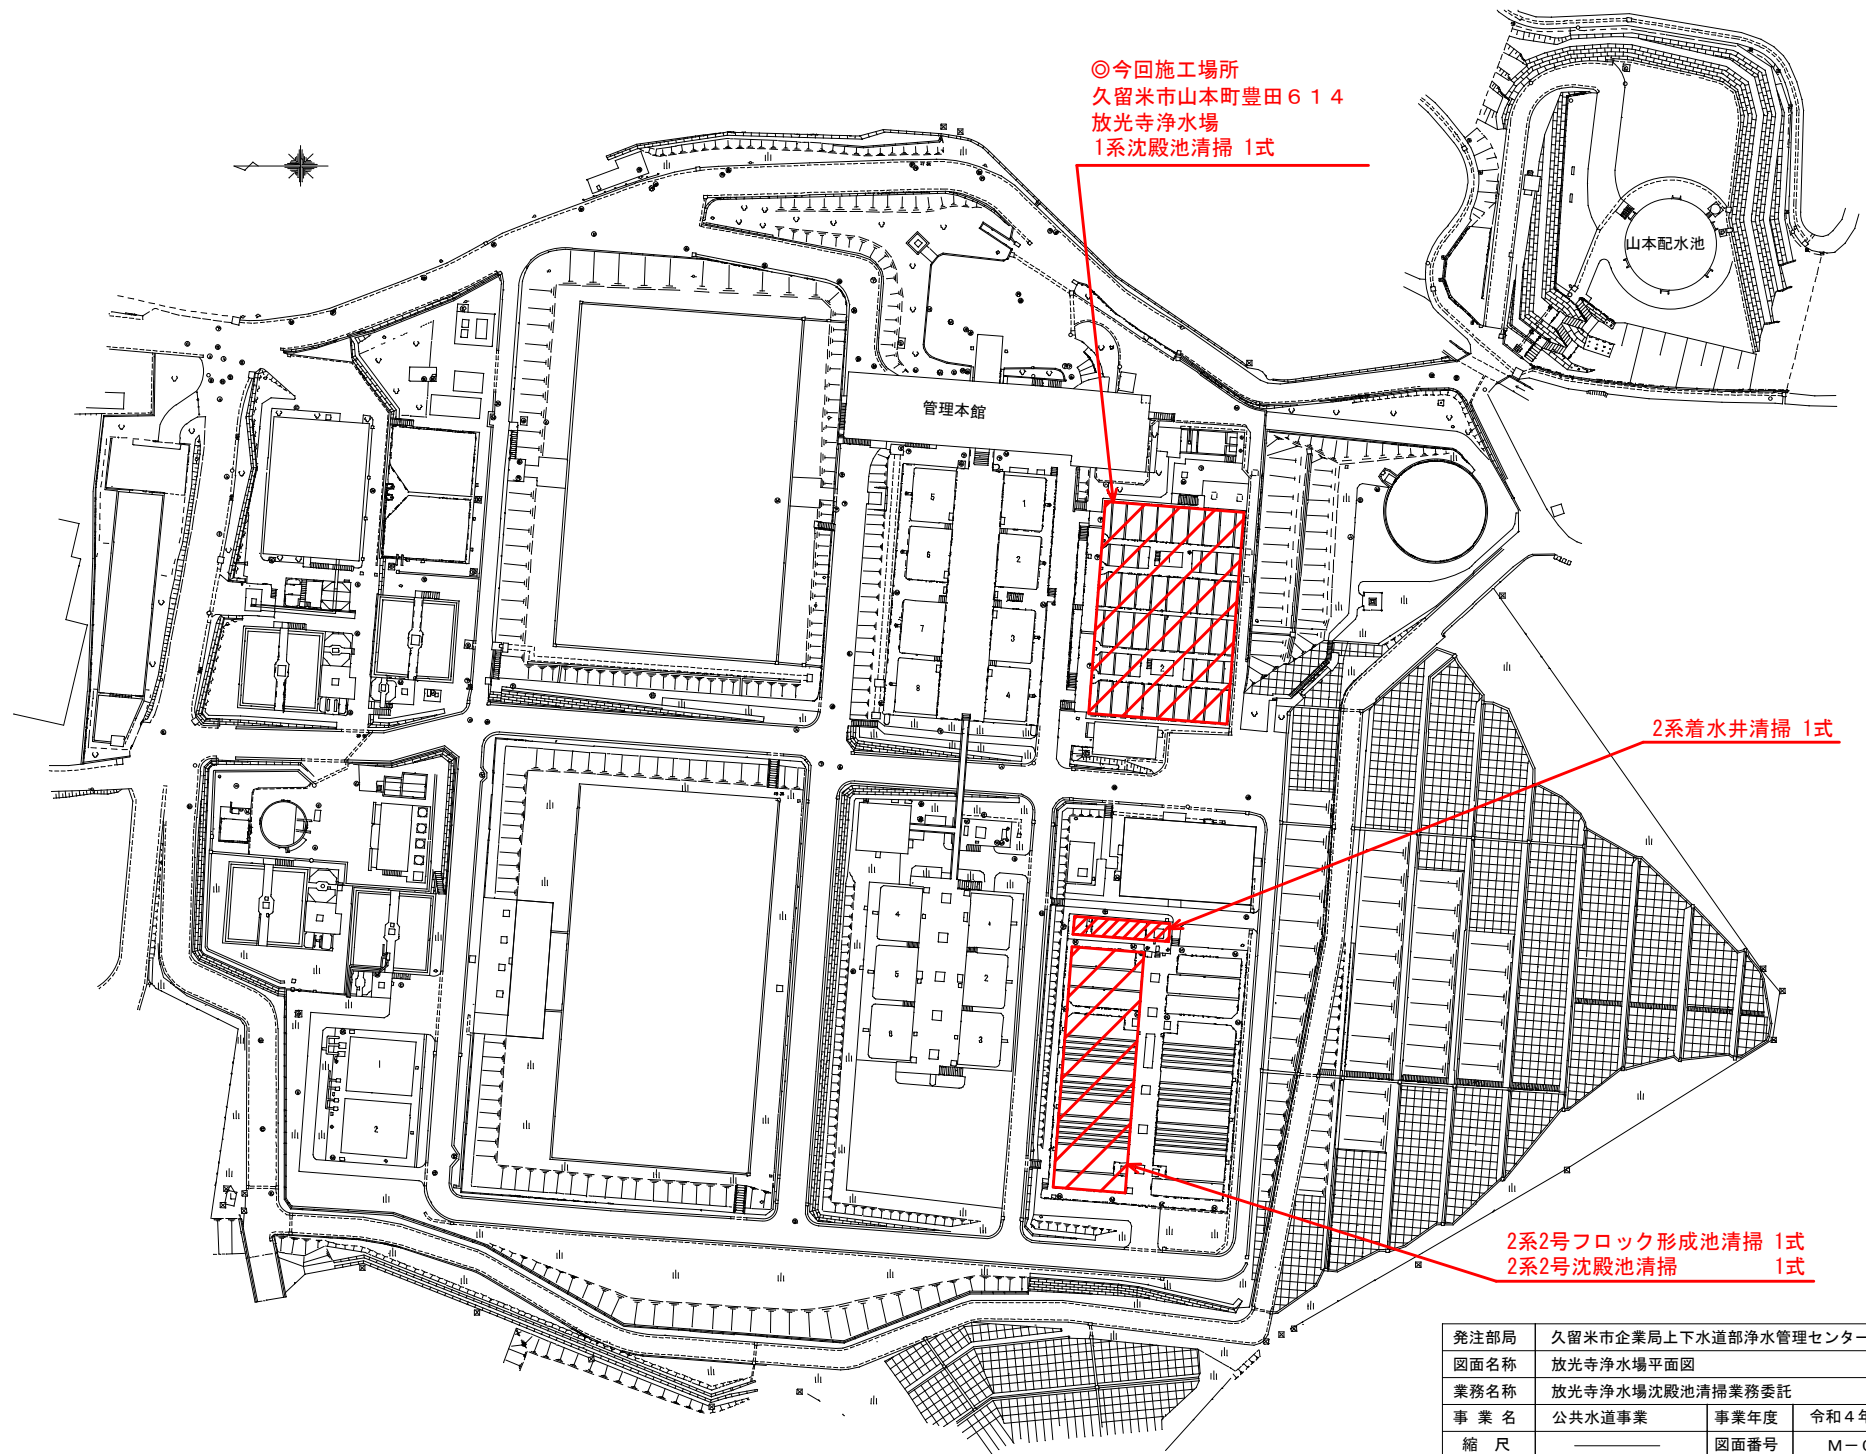


◎今回施工場所
 久留米市山本町豊田614
 放光寺浄水場
 1系沈殿池清掃 1式

2系着水井清掃 1式

2系2号フロック形成池清掃 1式
 2系2号沈殿池清掃 1式


発注部局	久留米市企業局上下水道部浄水管理センター		
図面名称	放光寺浄水場平面図		
業務名称	放光寺浄水場沈殿池清掃業務委託		
事業名	公共水道事業	事業年度	令和4年度
縮尺	—	図面番号	M-02

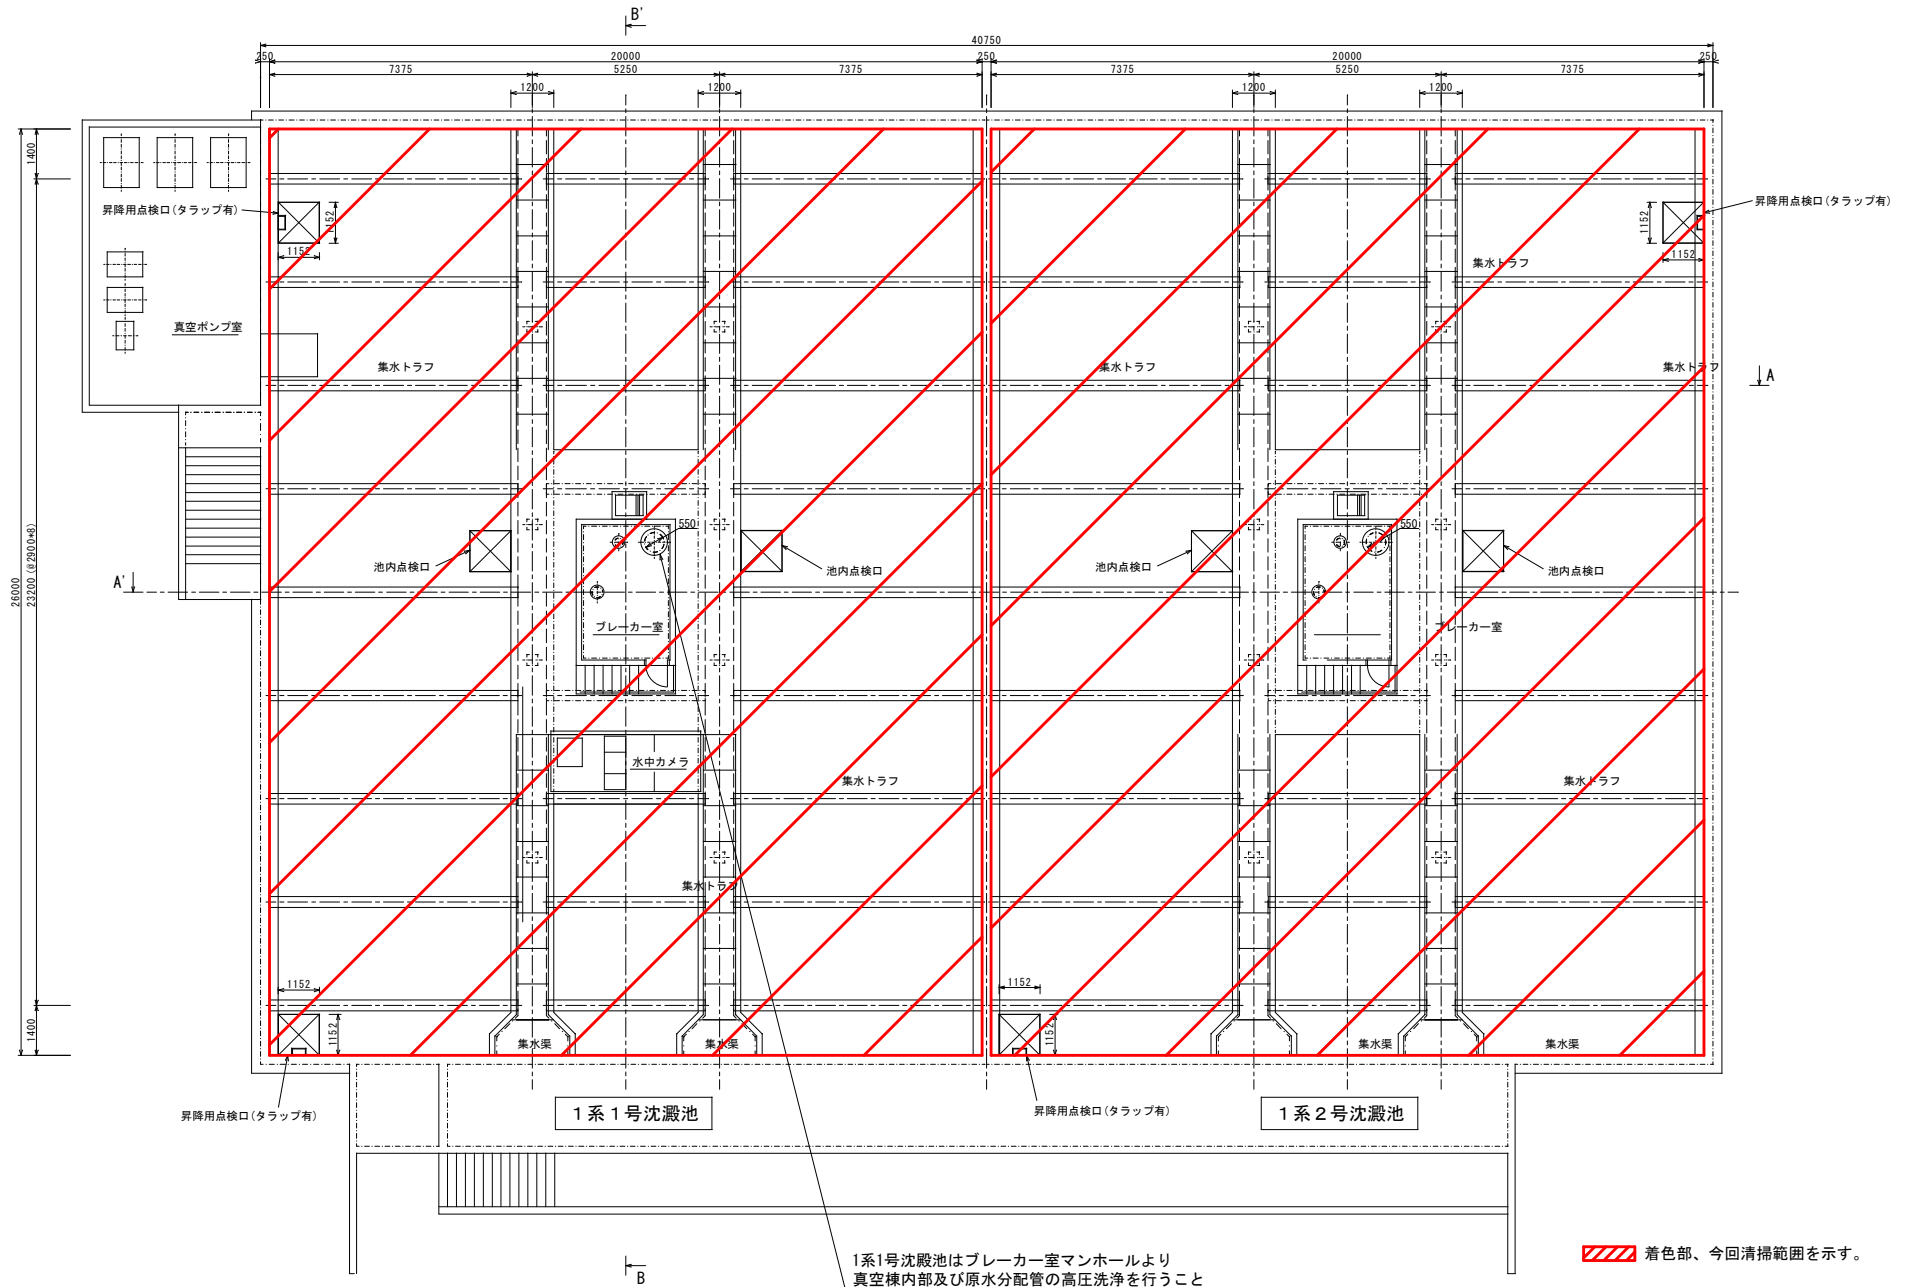

1系1号沈澱池はブレーカー室マンホールより真空棟内部及び原水分配管の高圧洗浄を行うこと

着色部、今回清掃範囲を示す。


発注部局	久留米市企業局上下水道部浄水管理センター		
図面名称	1系沈澱池平面図		
業務名称	放光寺浄水場沈澱池清掃業務委託		
事業名	公共水道事業	事業年度	令和4年度
縮尺	—	図面番号	M-03

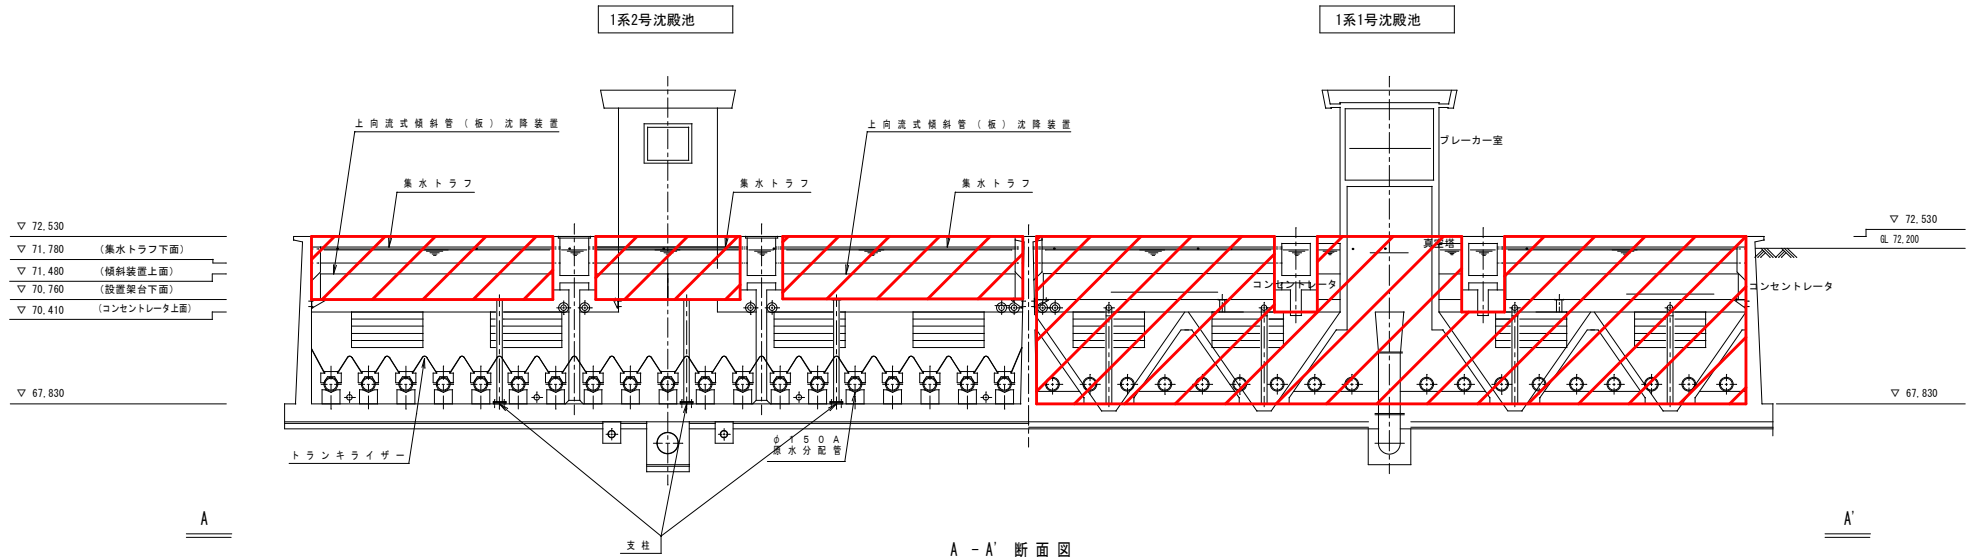

※1系2号沈殿池は傾斜管より上部のみ清掃するものとする
傾斜管は地上部から消防ホースによる洗浄を行う

※1系1号沈殿池は沈殿池内部及び真空棟内部も清掃するものとする
沈殿池内及び傾斜管は消防ホースによる洗浄を行う
真空棟内部及び原水分配管は高圧洗浄車による洗浄を行う


A - A' 断面図

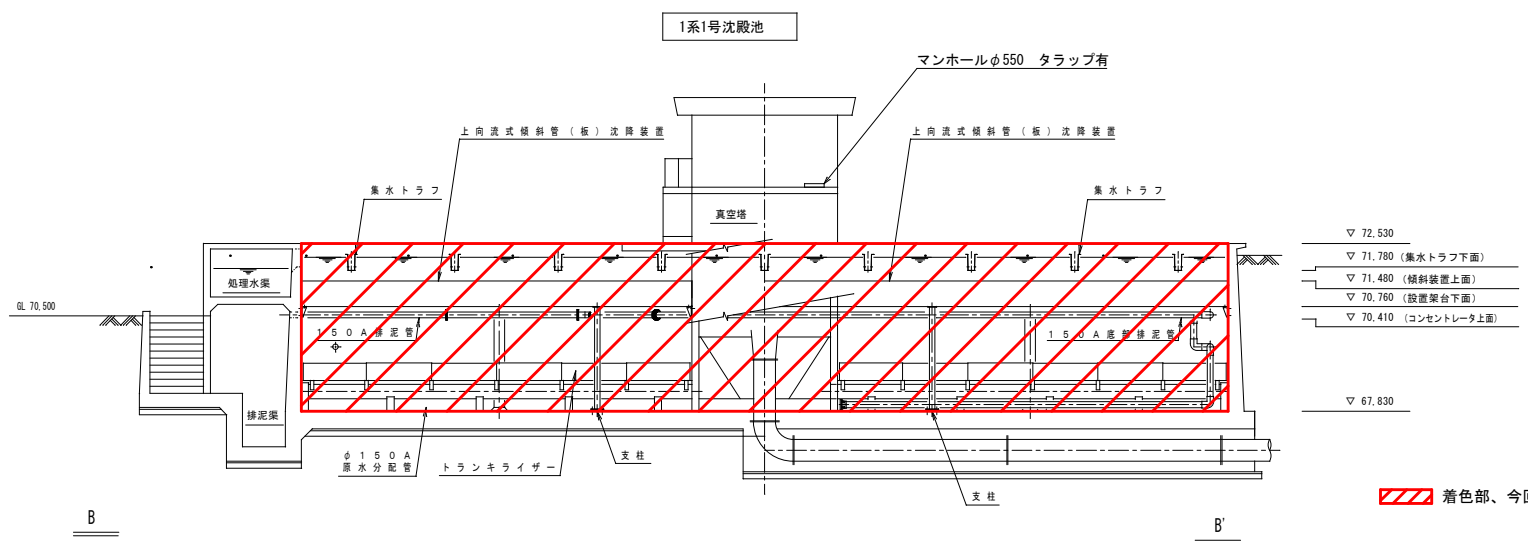


着色部、今回清掃範囲を示す。

B - B' 断面図


発注部局	久留米市企業局上下水道部浄水管理センター		
図面名称	1系沈殿池断面図		
業務名称	放光寺浄水場沈殿池清掃業務委託		
事業名	公共水道事業	事業年度	令和4年度
縮尺	—	図面番号	M-O 4

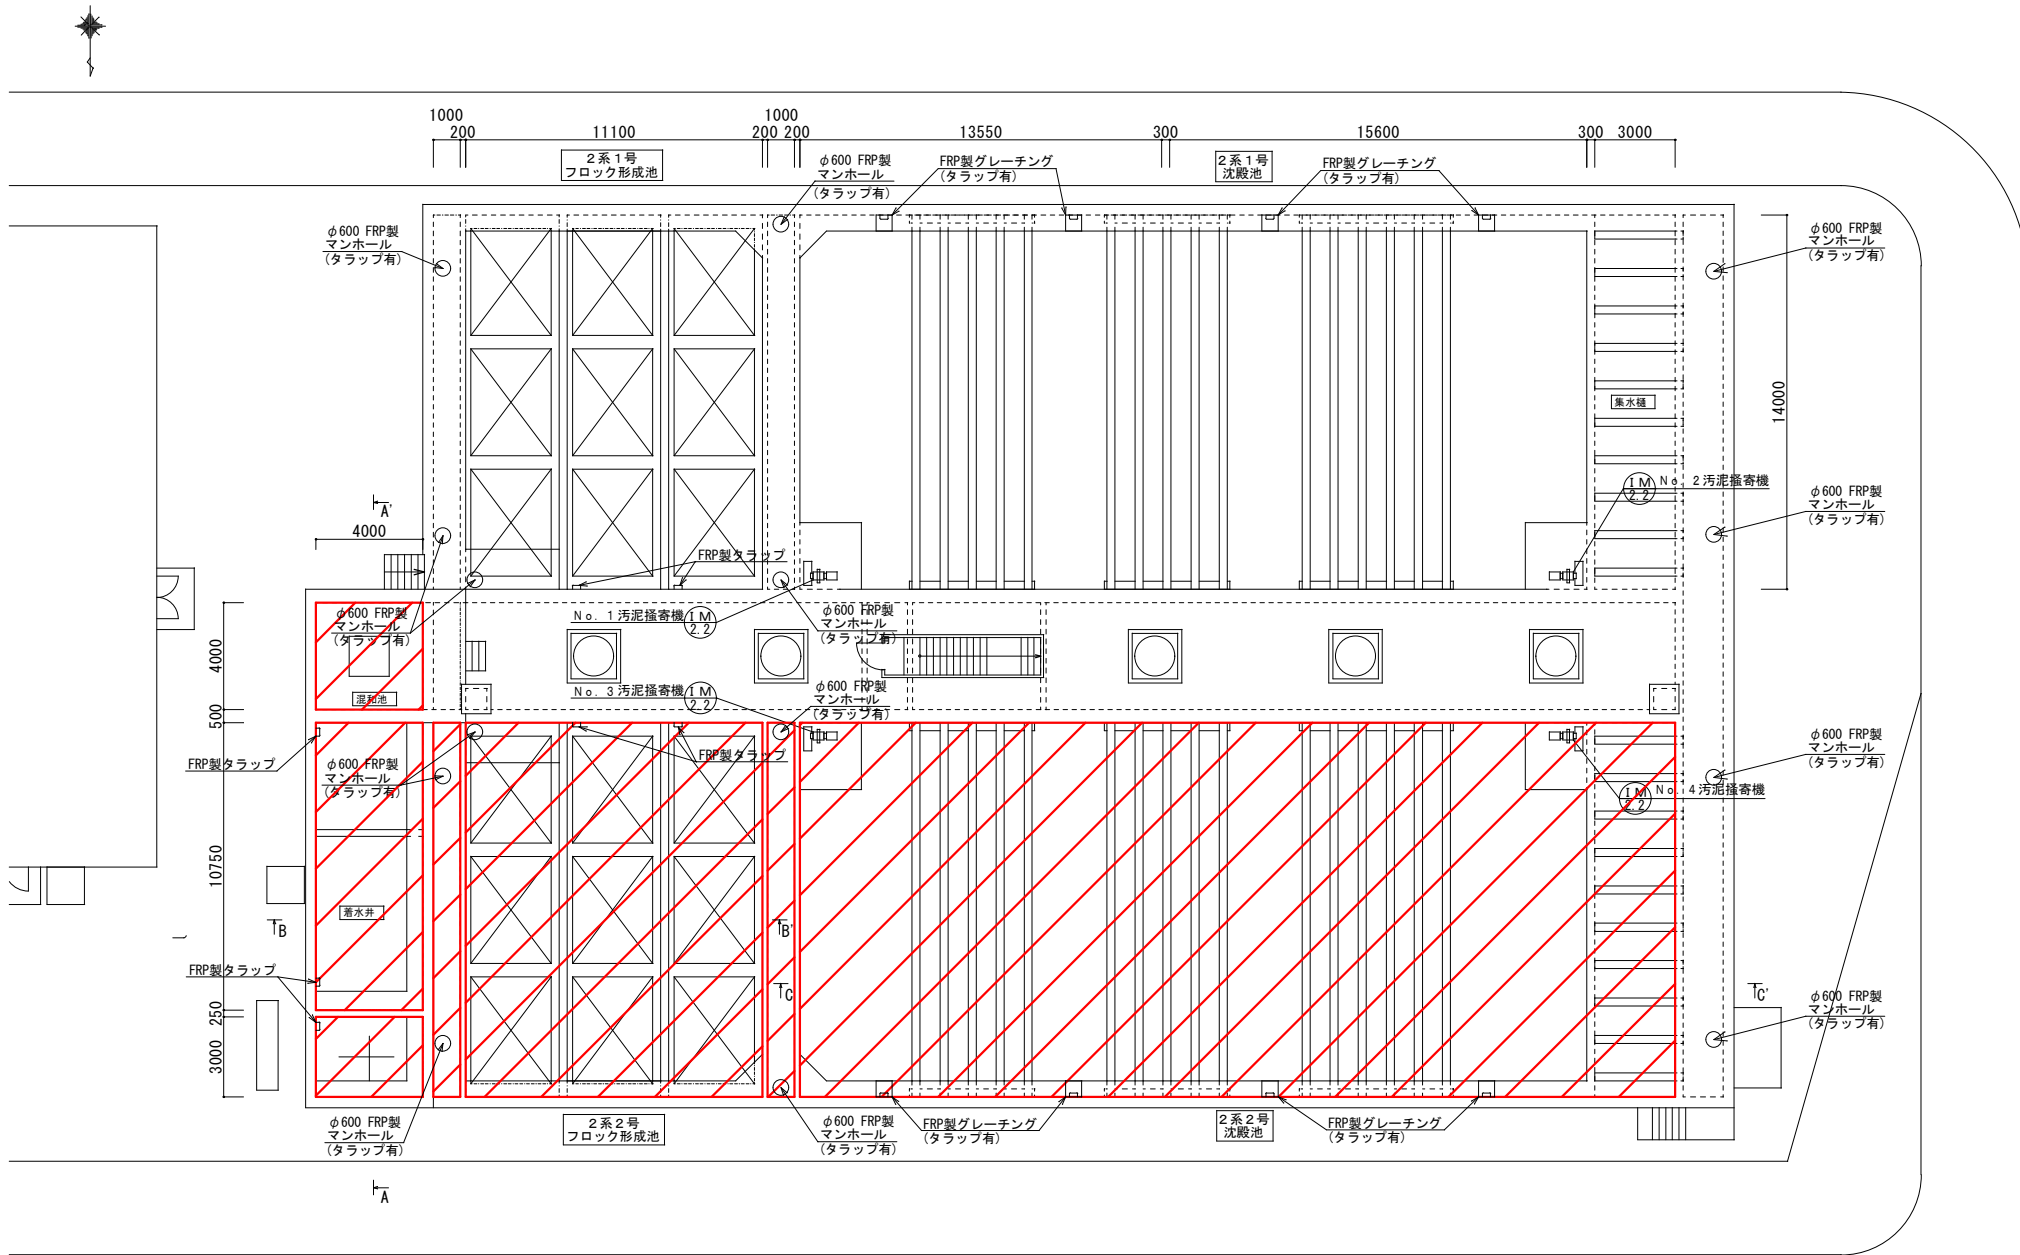


地上平面図

 着色部、今回清掃範囲を示す。


発注部局	久留米市企業局上下水道部浄水管理センター		
図面名称	2系沈殿池平面図		
修繕名称	放光寺浄水場沈殿池清掃業務委託		
事業名	公共水道事業	事業年度	令和4年度
縮尺	—	図面番号	M-05

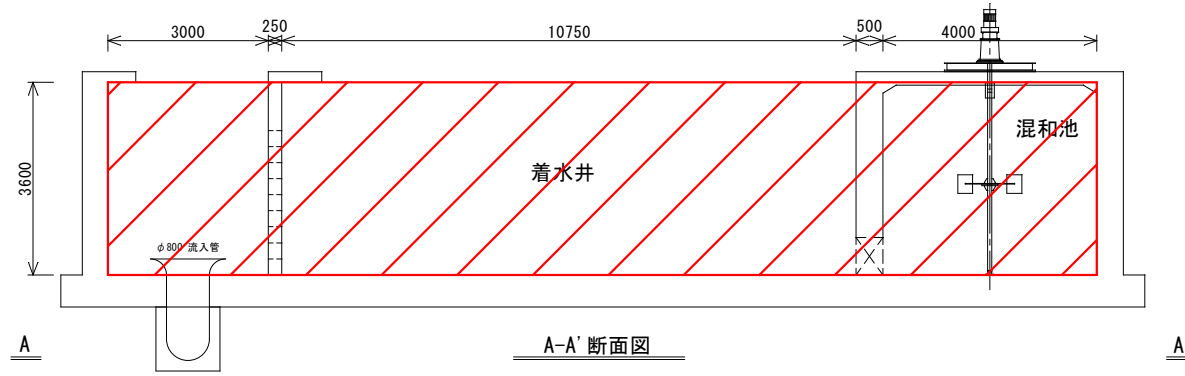

A-A' 断面図

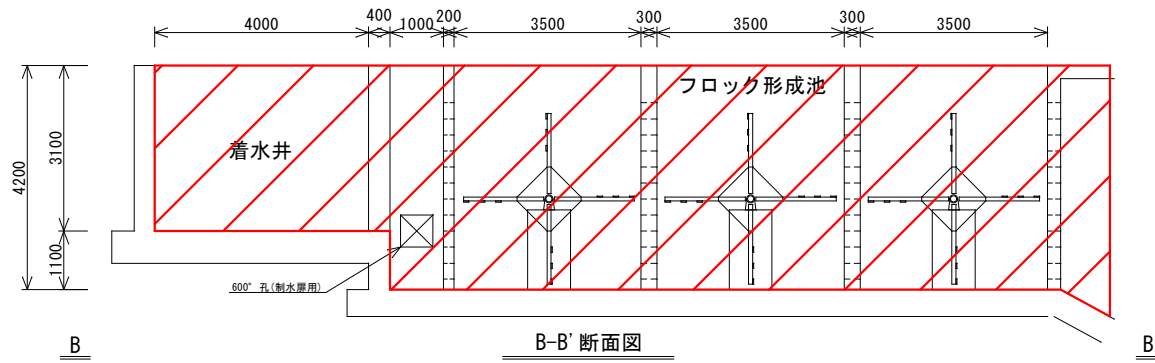

B-B' 断面図

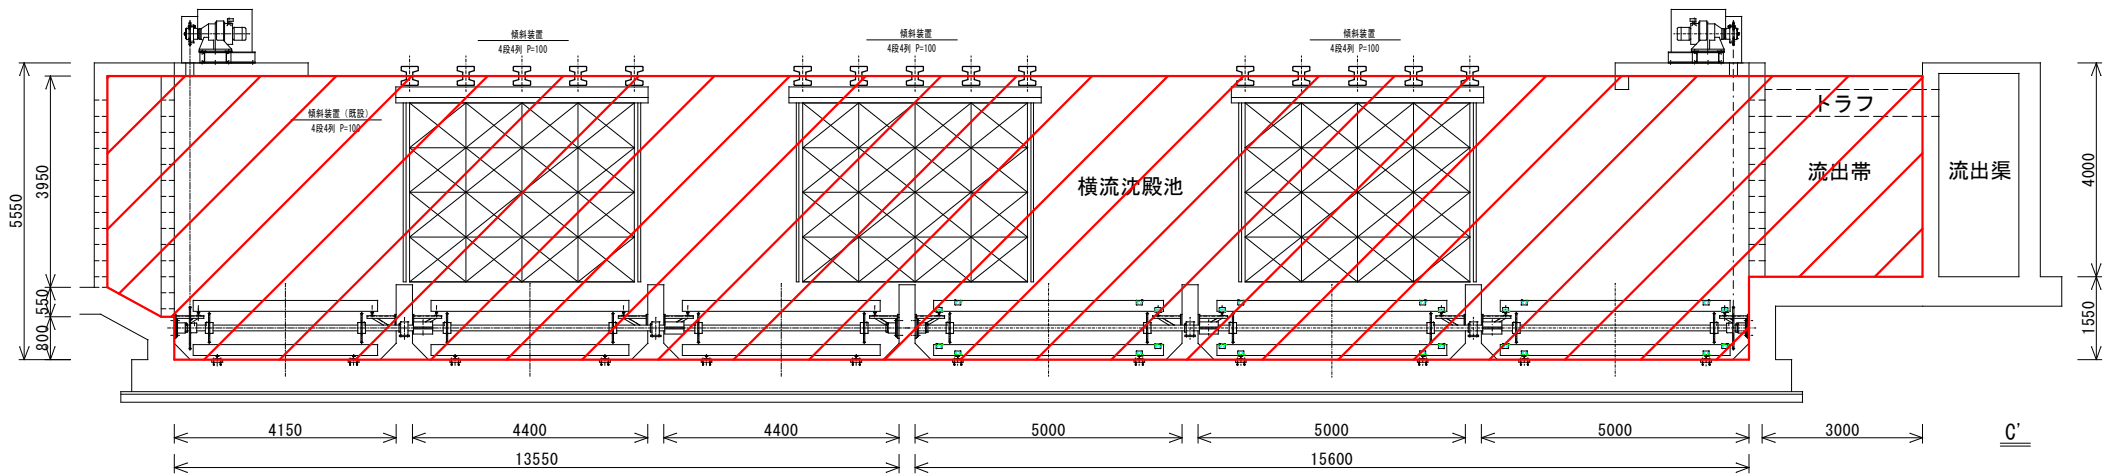

C-C' 断面図

着色部、今回清掃範囲を示す。

発注部局	久留米市企業局上下水道部浄水管理センター		
図面名称	2系沈殿池断面図		
修繕名称	放光寺浄水場沈殿池清掃業務委託		
事業名	公共水道事業	事業年度	令和4年度
縮尺	—	図面番号	M-06